



SECONDO PIANO

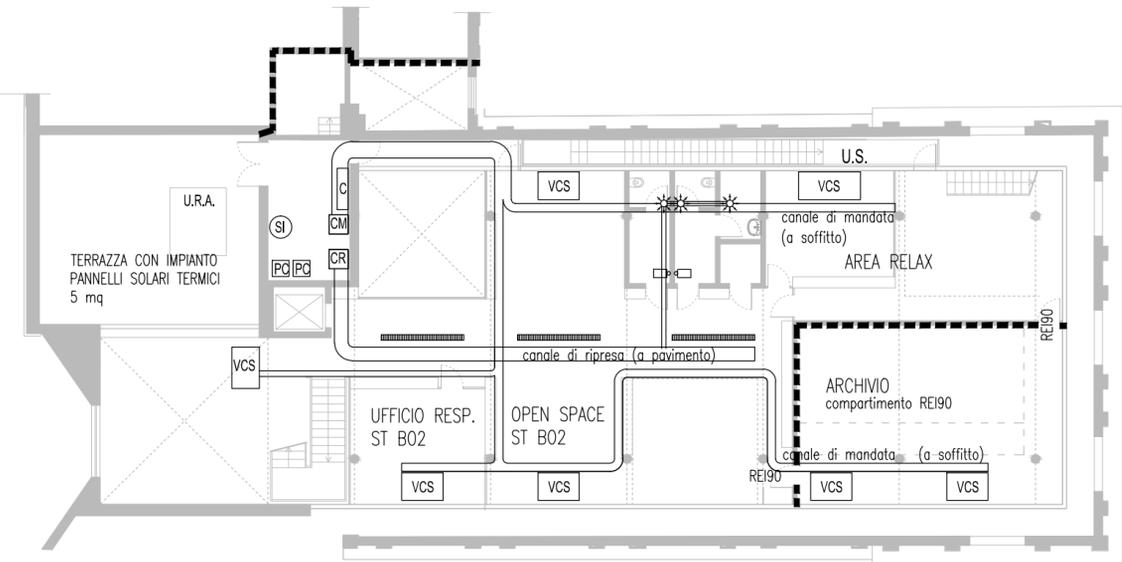

PRIMO PIANO

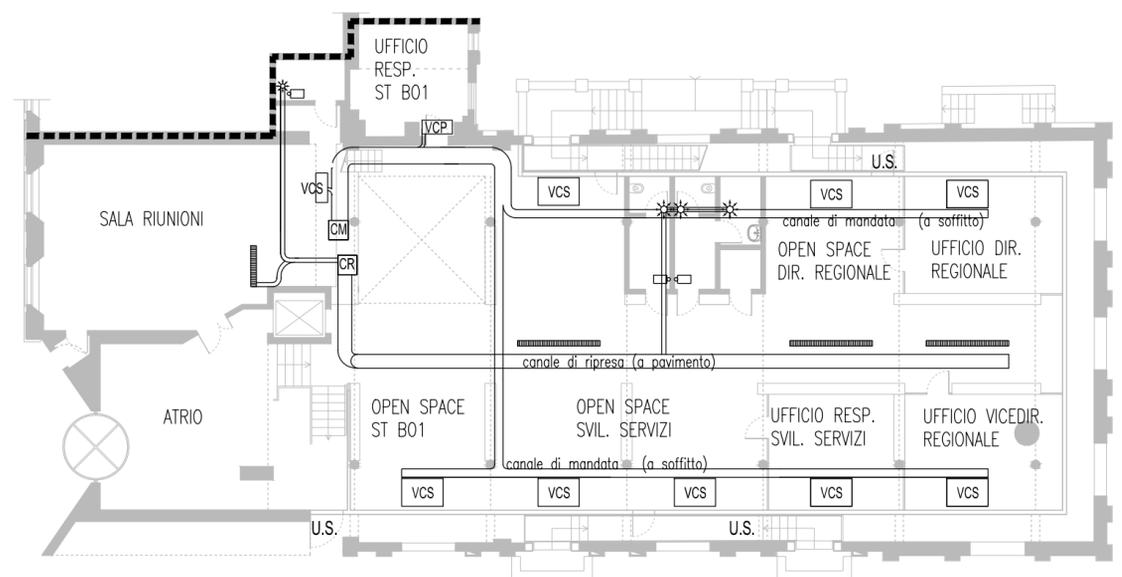

PIANO TERRA


SCHEMI PLANIMETRICI IMPIANTI MECCANICI E PRIME INDICAZIONI ANTINCENDIO - SCALA 1:200

LEGENDA
IMPIANTI MECCANICI

- U.R.A. UNITA' DI RINNOVO DELL'ARIA CON ESTRAZIONE/ESPULSIONE E RECUPERO TERMODINAMICO ATTIVO CON POMPA DI CALORE REVERSIBILE
- PG POMPA DI CALORE GEOTERMICA / ACQUA DI FALDA CALDO / FREDDO
- C COLLETTORE
- SI SERBATOIO INERZIALE
- CM CANALE DI MANDATA
- CR CANALE DI RIPRESA
- VCS VENTILCONVETTORI A SOFFITTO CON GRIGLIE DI MANDATA
- CS CORPI SCALDANTI PER SERVIZI
- * BOCCHETTA A SOFFITTO H 2,10 m
- GRIGLIA DI RIPRESA A PAVIMENTO

PRIME INDICAZIONI ANTINCENDIO

- U.S. USCITA DI SICUREZZA
- COMPARTIMENTAZIONE REI 90
- REI90 PORTA REI 90

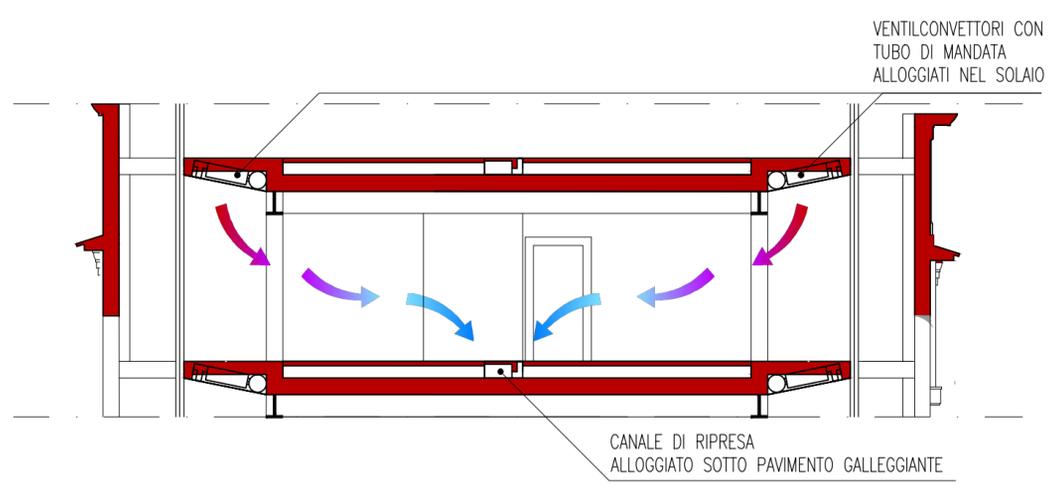

SCHEMA RISCALDAMENTO / RAFFRESCAMENTO, VENTILAZIONE E RICAMBIO ARIA - SCALA 1:100

PAN ASSOCIATI progettisti ARCH. GAETANO SELLERI
collaboratori ARCH. DAVIDE BOSSI

PAN ASSOCIATI S.R.L. - CCIAA Milano 1642624 - cap. soc. 10.000 € i.v. - reg. imp. trib. Milano/c.f./p. IVA 13352030152 Milano
(sede certificata iso 9001:2008) - via don C. Porro 6 20128 - tel. 0227001649 022578982 - fax 022579836
P.E. studio@panassociati.it - www.panassociati.it - pec: studio.panassociati@pec.it

AGENZIA DEL DEMANIO, DIREZIONE REGIONALE EMILIA ROMAGNA
Piazza Malpighi, 19, 40123 Bologna

RECUPERO "EX CINEMA EMBASSY" SITO IN BOLOGNA DA DESTINARSI A NUOVA SEDE DELLA DIREZIONE REGIONALE, via Azzo Gardino 61

PROGETTO DI FATTIBILITA' TECNICO ECONOMICA
SCHEMI IMPIANTI E PRIME INDICAZIONI ANTINCENDIO

NOME FILE: ade01-fte-P11-piante impiantistiche-1705.dwg
SCALA: 1:100/1:200

TAV. **P11**

REDDATTO	CS/DB	VERIFICATO	BS	APPROVATO	CS
AGG.:	DATA:	DESCRIZIONE:	AGG.:	DATA:	DESCRIZIONE:
00	17-05-17	EMISSIONE			
01	01-08-17	REV.			