



Direzione Regionale Puglia e Basilicata

COMUNE DI BRINDISI (BA)

Lavori di ristrutturazione e ri-funzionalizzazione del capannone sito alla Contrada Piccoli

PROGETTO DI FATTIBILITA' TECNICA ED ECONOMICA



Oggetto: PROGETTO IMPIANTO DI CLIMATIZZAZIONE - PIANTE

COMMITTENTE: AGENZIA DEL DEMANIO DIREZIONE REGIONALE PUGLIA e BASILICATA


Il Direttore Regionale: Dott. Vincenzo CAPOBIANCO

RESPONSABILE UNICO PROCEDIMENTO (RUP): Ing. Angelo Labellarte
Responsabile U.O. Servizi Tecnici: Ing. Davide Ardito
Assistente al RUP: Geom. Paolo Netti

PROGETTISTA: Geom. Paolo Netti
COLLABORATORE: Ing. Rosa Lonigro

Data:


TAV.:
11
SCALA: 1:100

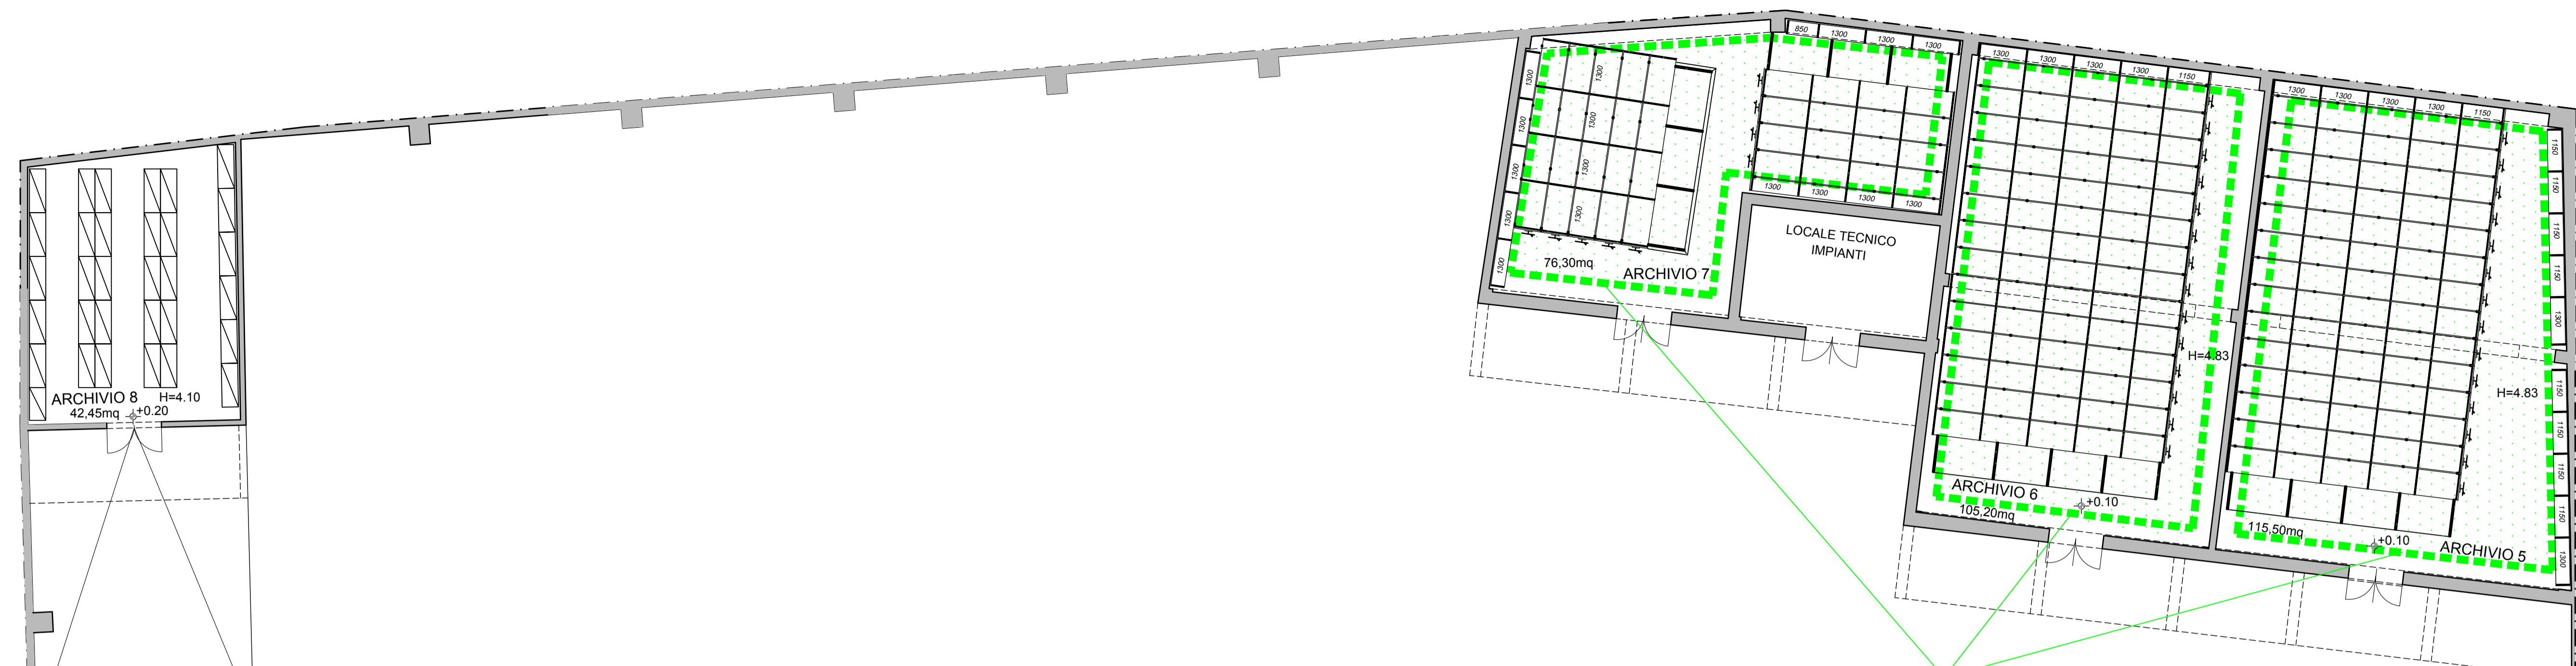

- Impianto di deumidificazione
- Impianto trattamento aria

Piazzale esterno


Piazzale esterno

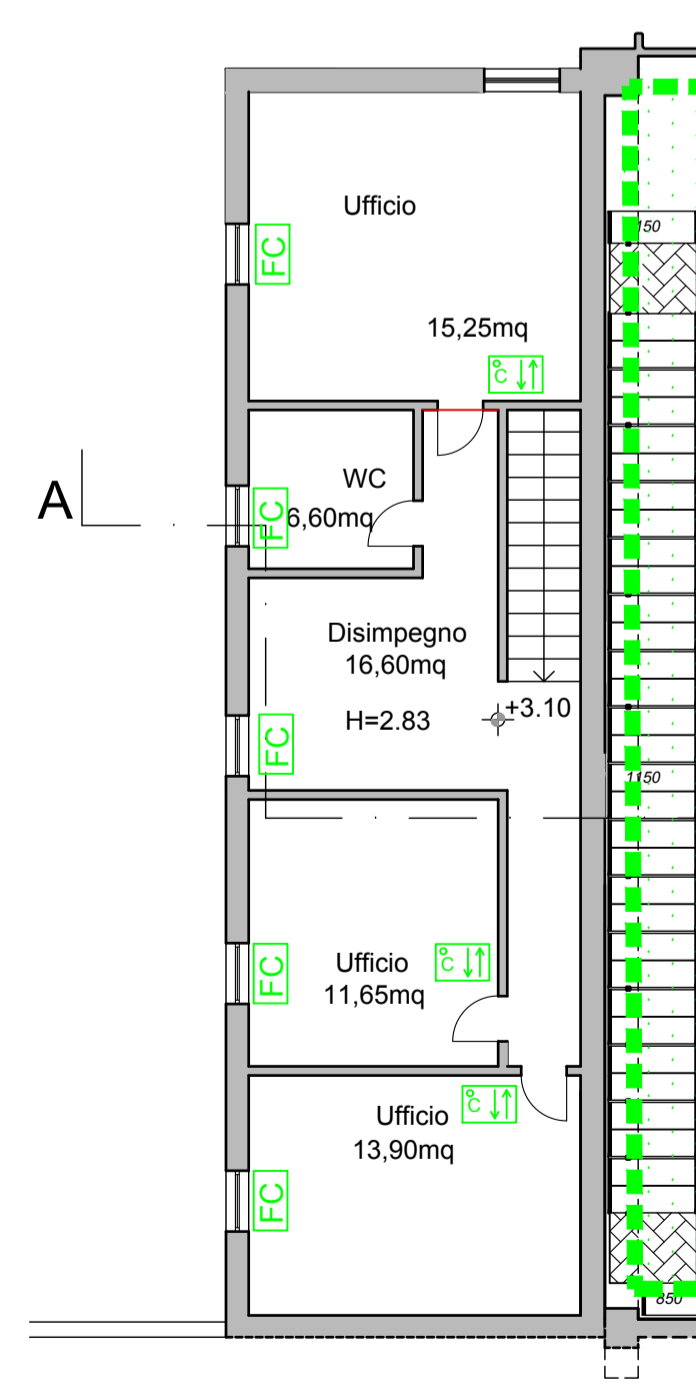

STRALCIO FABBRICATO B - PIANTA PIANO PRIMO

LEGENDA SIMBOLI

- Fan coil
- Fan coil a cassetta
- Termostato Ambiente
- Archivio Climatizzato

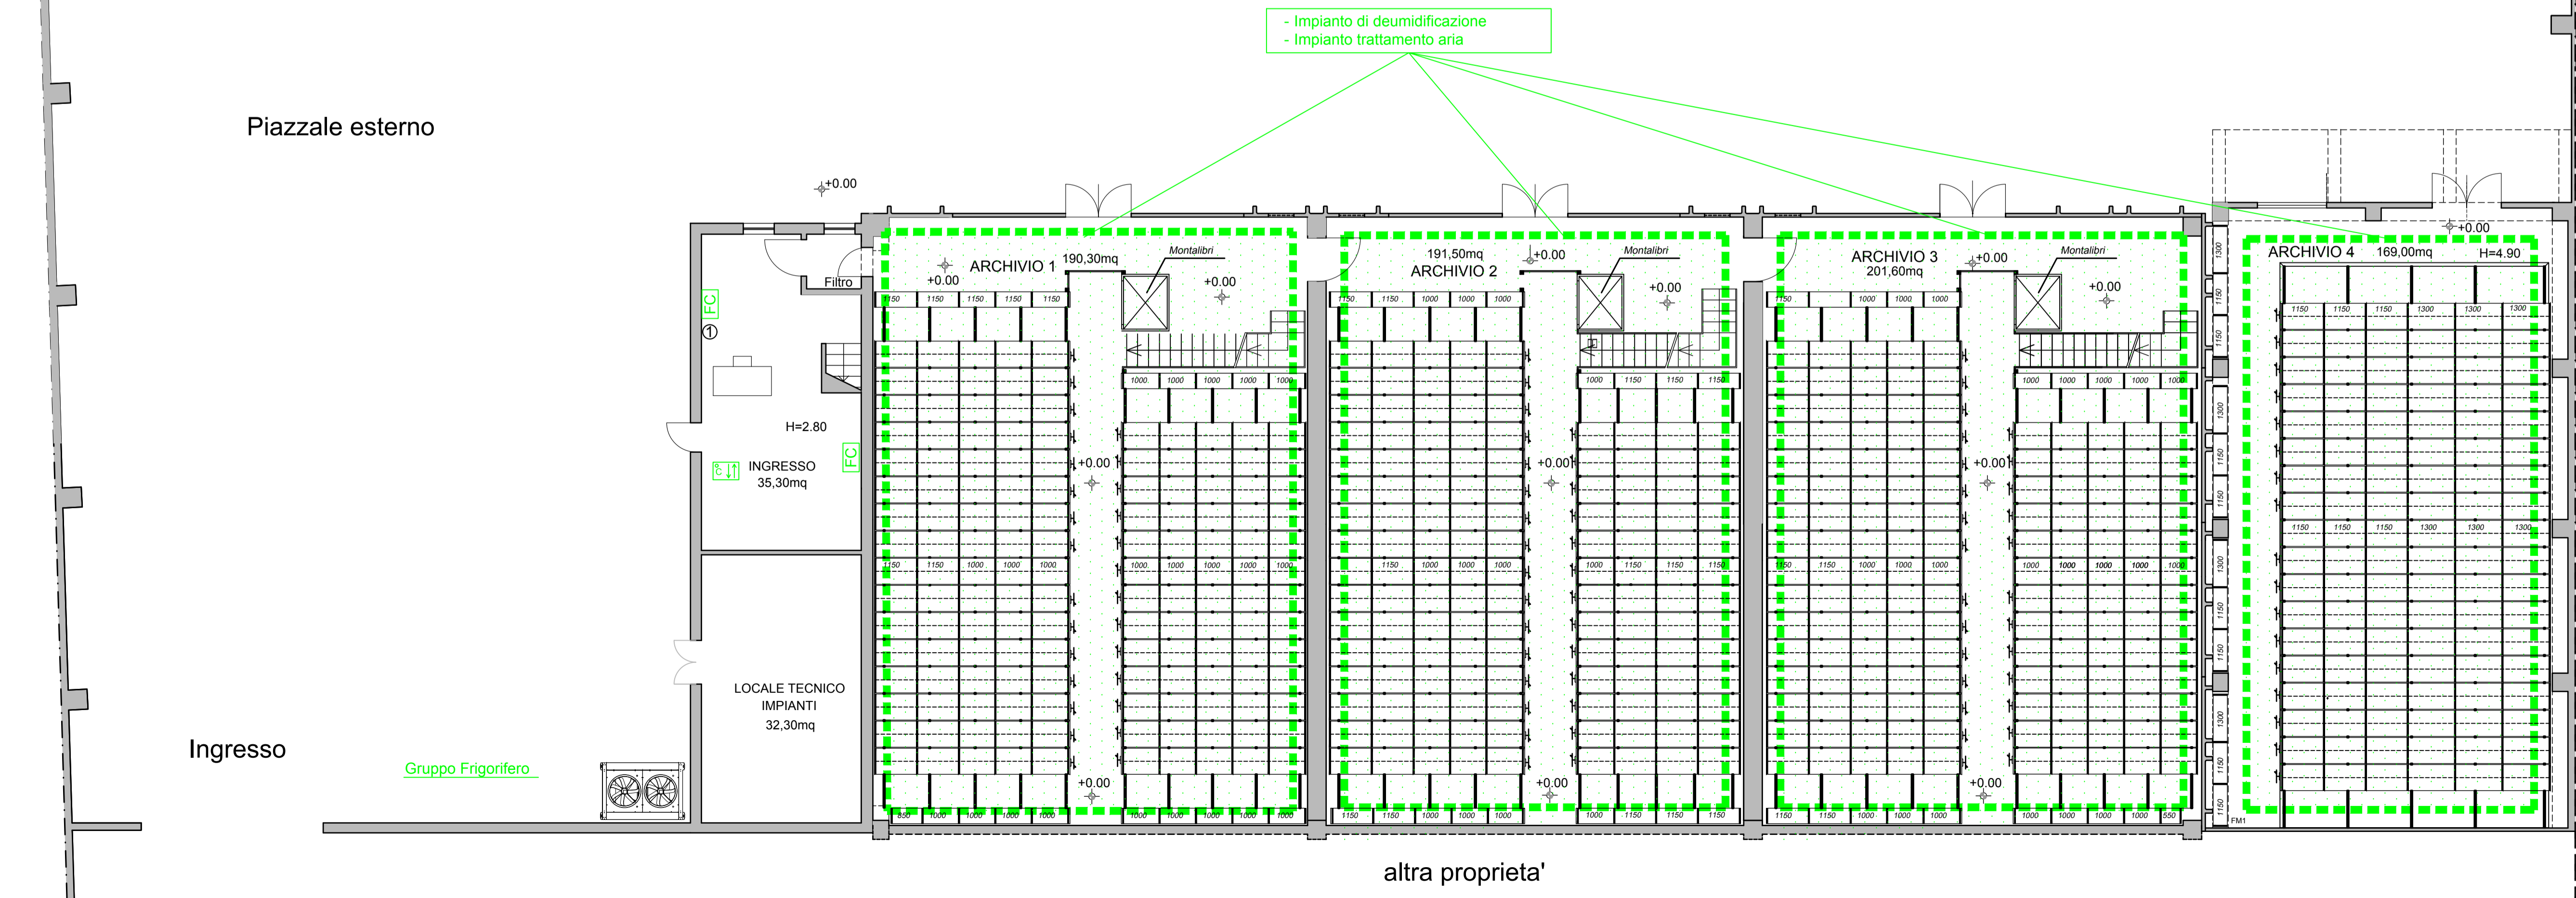

- Impianto di deumidificazione
- Impianto trattamento aria

Piazzale esterno

Ingresso

Gruppo Frigorifero

altra proprieta'