



Direzione Regionale Puglia e Basilicata

COMUNE DI BRINDISI (BA)

Lavori di ristrutturazione e ri-funzionalizzazione del capannone sito alla Contrada Piccoli

PROGETTO DI FATTIBILITA' TECNICA ED ECONOMICA



Oggetto: PROGETTO PRIME INDICAZIONI SICUREZZA ANTINCENDIO

COMMITTENTE: AGENZIA DEL DEMANIO DIREZIONE REGIONALE PUGLIA e BASILICATA
Il Direttore Regionale: Dott. Vincenzo CAPOBIANCO

TAV:


12

RESPONSABILE UNICO PROCEDIMENTO (RUP): Ing. Angelo Labellarte
Responsabile U.O. Servizi Tecnici: Ing. Davide Ardito
Assistente al RUP: Geom. Paolo Netti

PROGETTISTA: Geom. Paolo Netti
COLLABORATORE: Ing. Rosa Lonigro

SCALA: 1:100


Data:

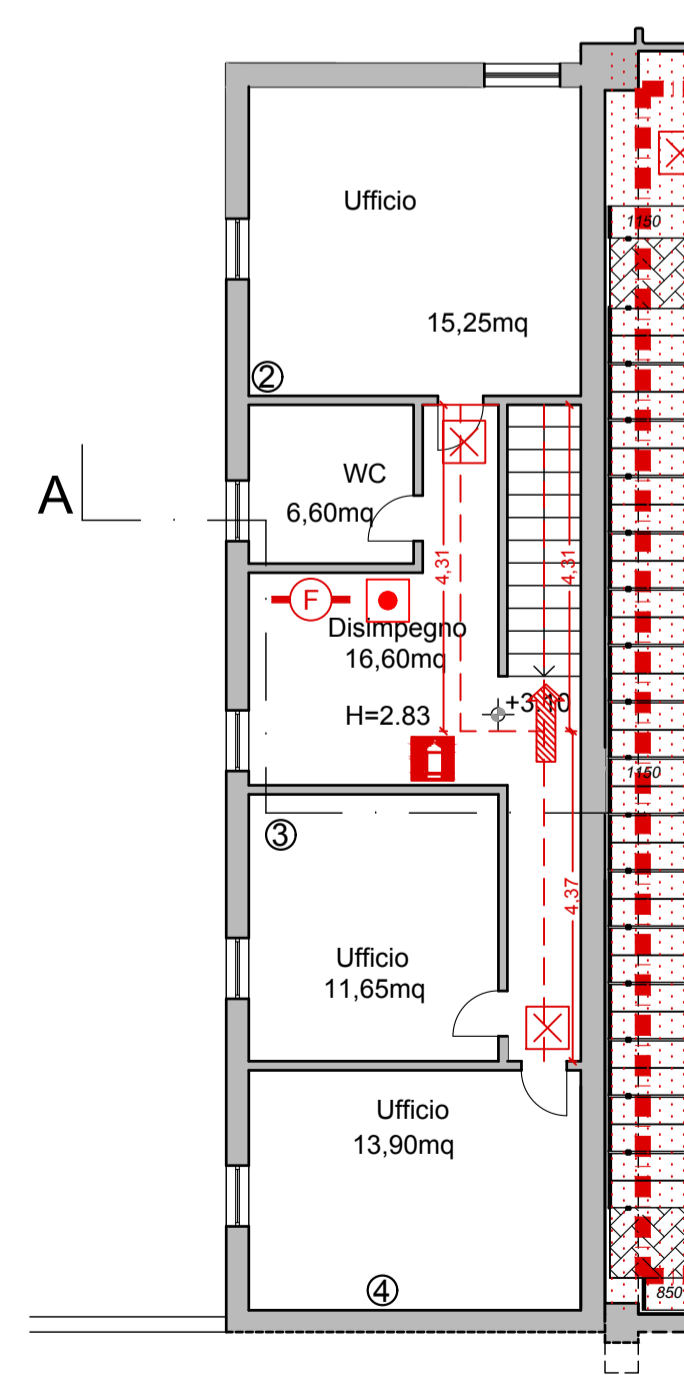

STRALCIO FABBRICATO B - PIANTA PIANO PRIMO

IMPIANTO ANTINCENDIO LEGENDA SIMBOLI

- Vie di fuga
 - Porta resistente al fuoco
 - Uscita di sicurezza
 - Locale compartimentato
 - Sistemi di segnalazioni impianti di allarme
 - Estintore portatile ad anidride carbonica
 - Luci di sicurezza - illuminazione di emergenza
 - Rilevatore di fumo
- ARCHIVI
- COMPARTIMENTAZIONE IN BASE AL CARICO DI INCENDIO
 - RILEVATORI DI FUMO
 - IMPIANTO DI SEGNALAZIONE E ALLARME
 - IMPIANTO DI SPEGNIMENTO
 - PORTE REI
 - LAMPADE DI EMERGENZA

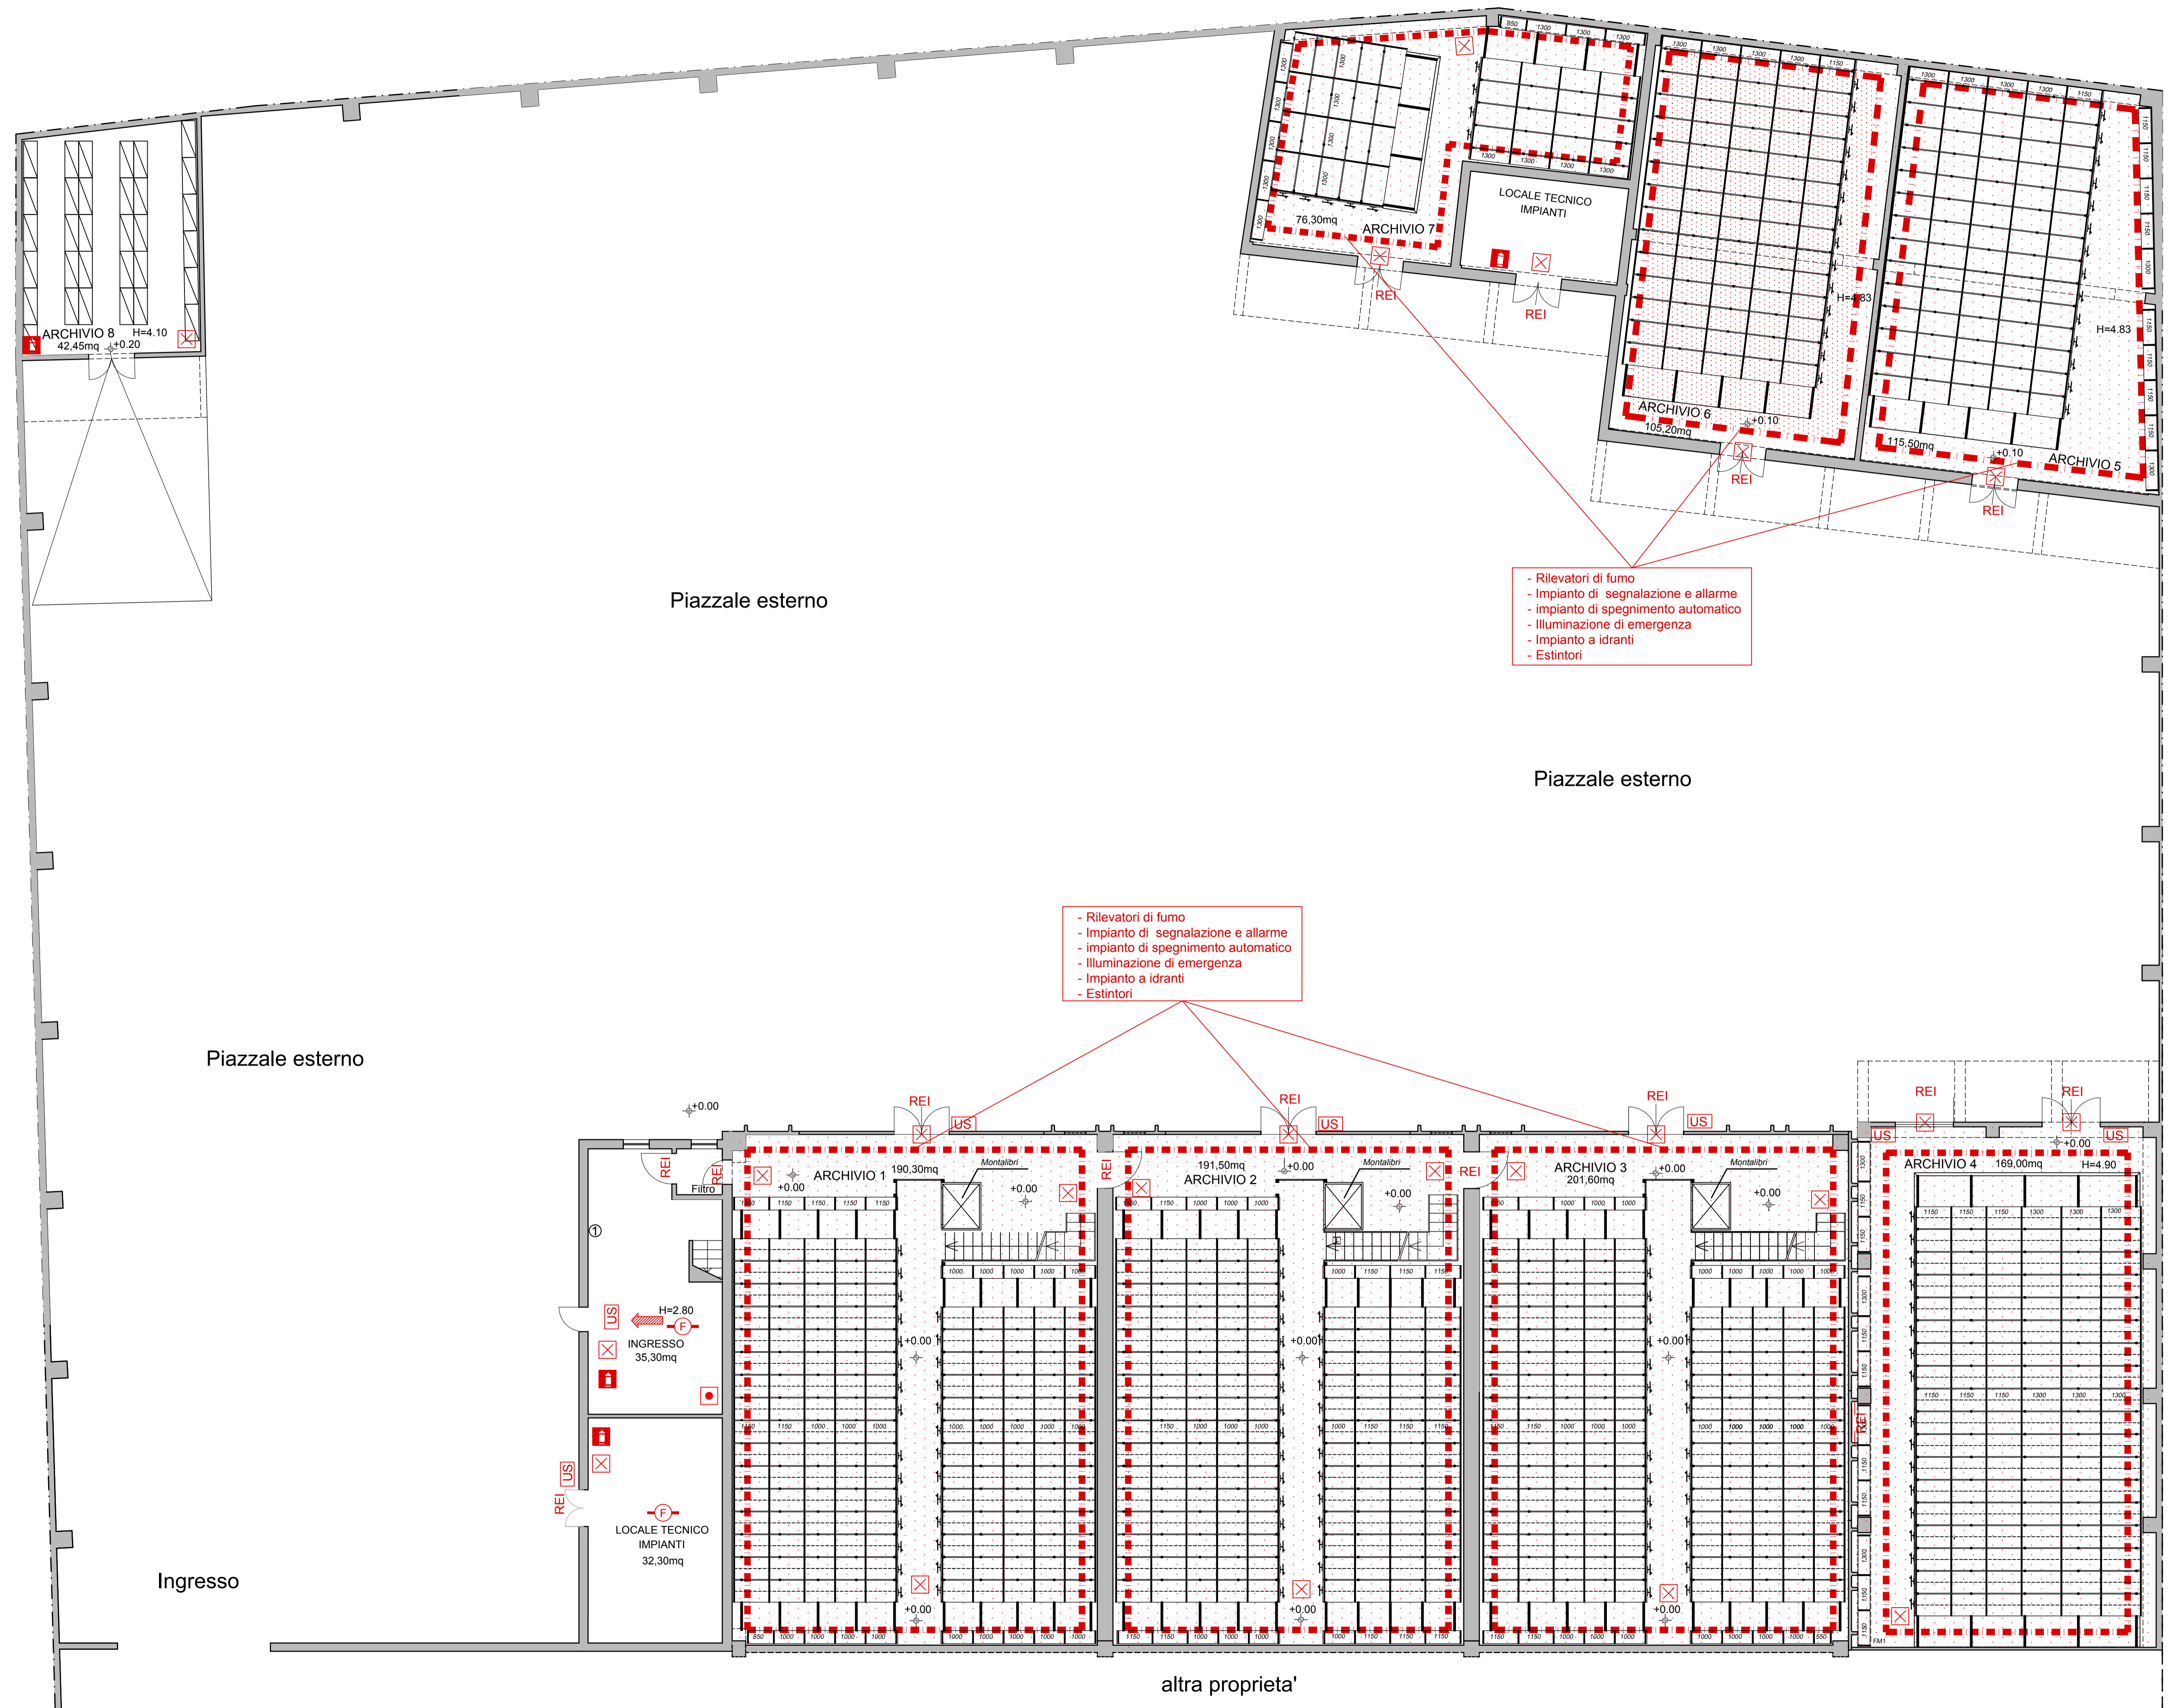

- Rilevatori di fumo
- Impianto di segnalazione e allarme
- impianto di spegnimento automatico
- Illuminazione di emergenza
- Impianto a idranti
- Estintori

- Rilevatori di fumo
- Impianto di segnalazione e allarme
- impianto di spegnimento automatico
- Illuminazione di emergenza
- Impianto a idranti
- Estintori

altra proprieta'