
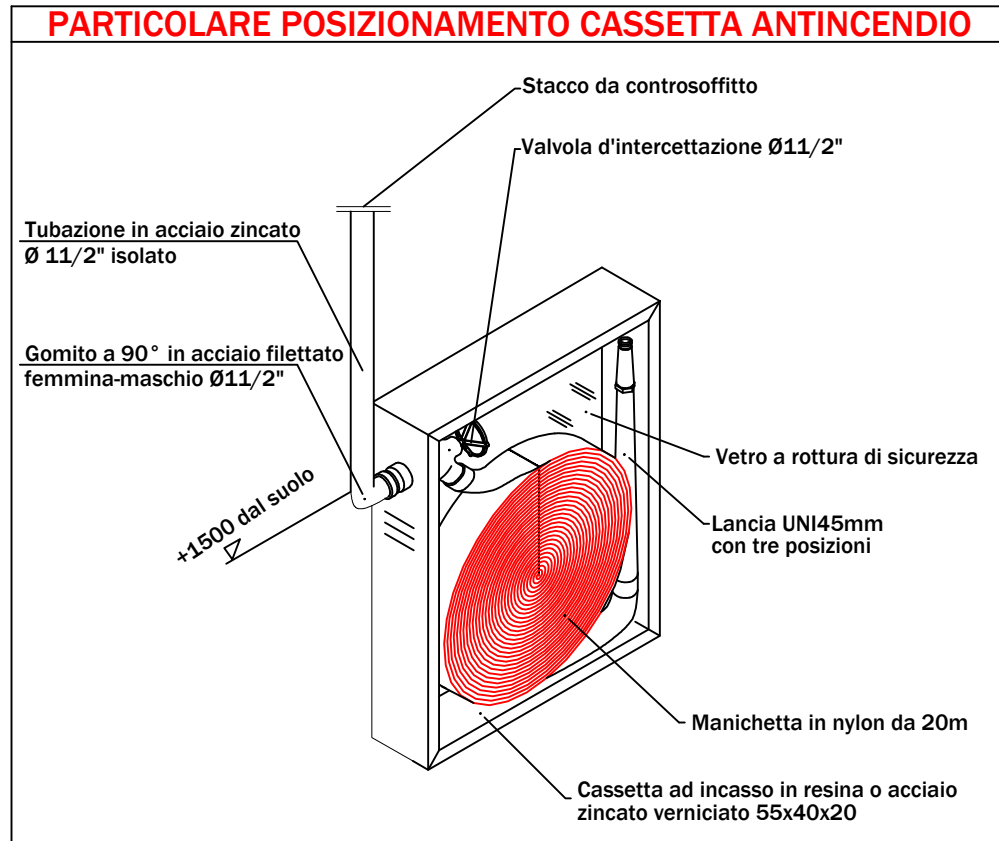
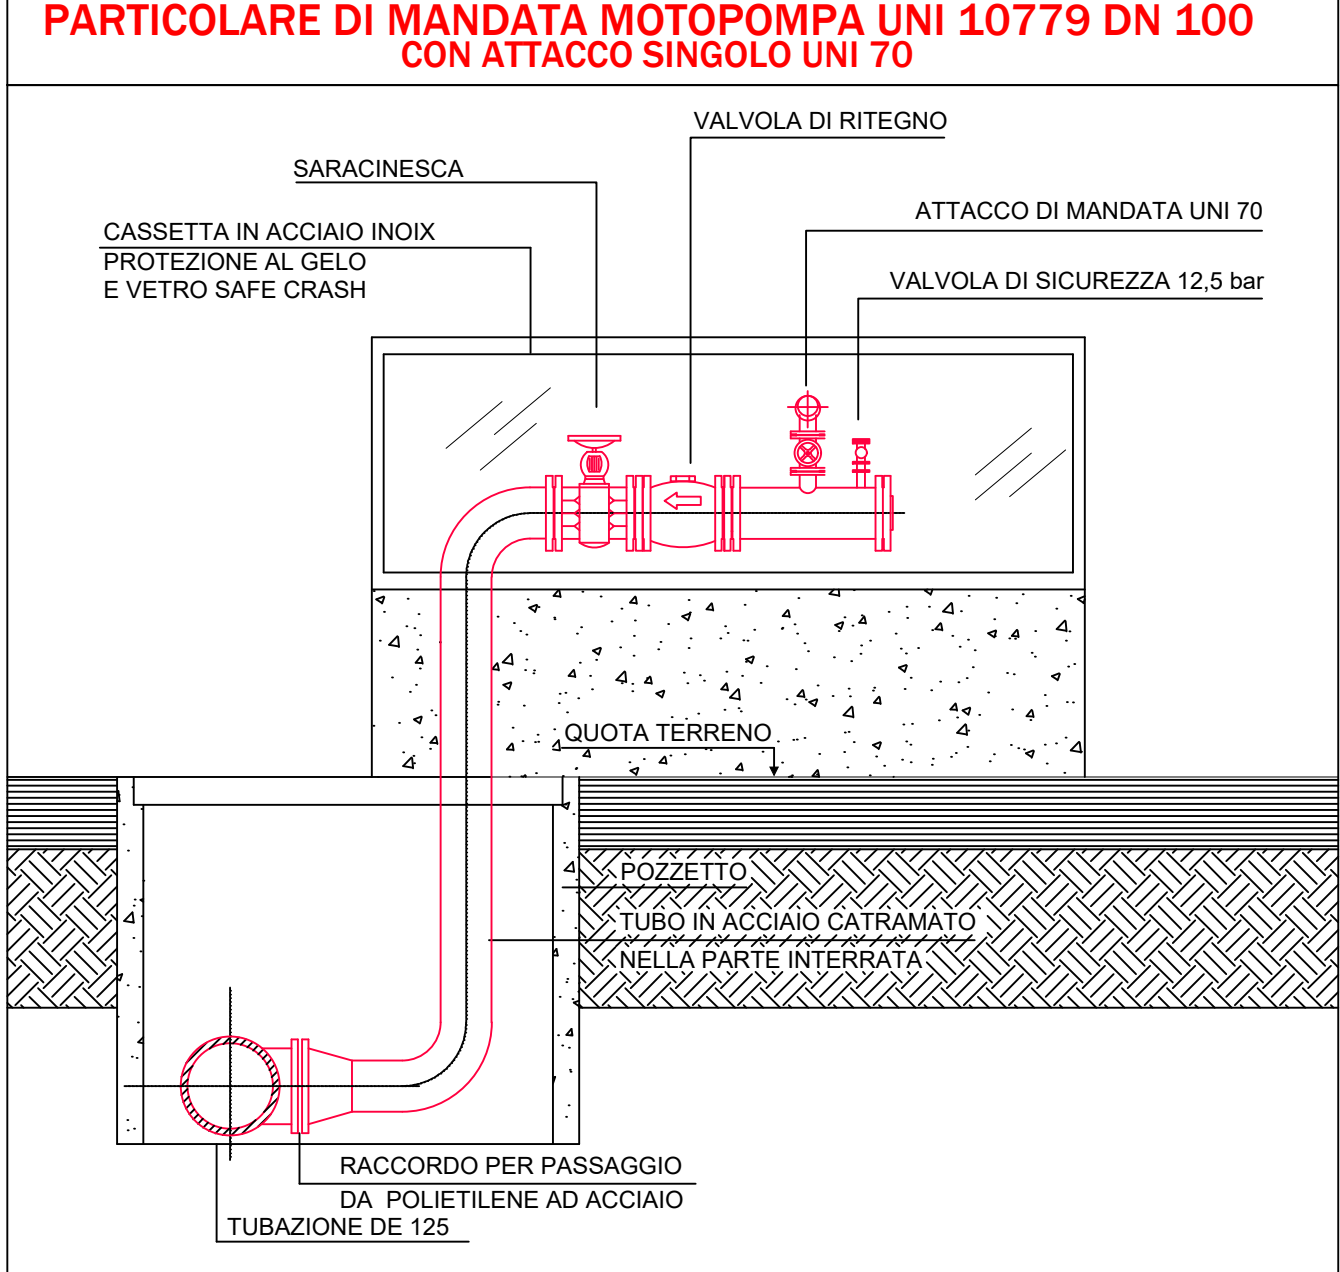


LEGENDA SIMBOLI E RICHIAMI GRAFICI

CATEGORIA	SIMBOLO FIGURATO	DEFINIZIONE
ELEMENTI COSTRUTTIVI E RELATIVE APERTURE		VALVOLA A SFERA
		CONTORE IDRICO
		VALVOLA DI RITEGNO
ESTINTORI		ESTINTORE PORTATILE
		ESTINTORE CARRELLATO
SISTEMI ANTINCENDIO IDRICI		IDRANTE A MURO - UNI 45
		IDRANTE SOPRASSUOLO
		ATTACCO PER AUTOPOMPA SINGOLO
		ATTACCO PER AUTOPOMPA DOPPIO
TUBAZIONI		TUBAZIONE IN ACCIAIO ZINCATO


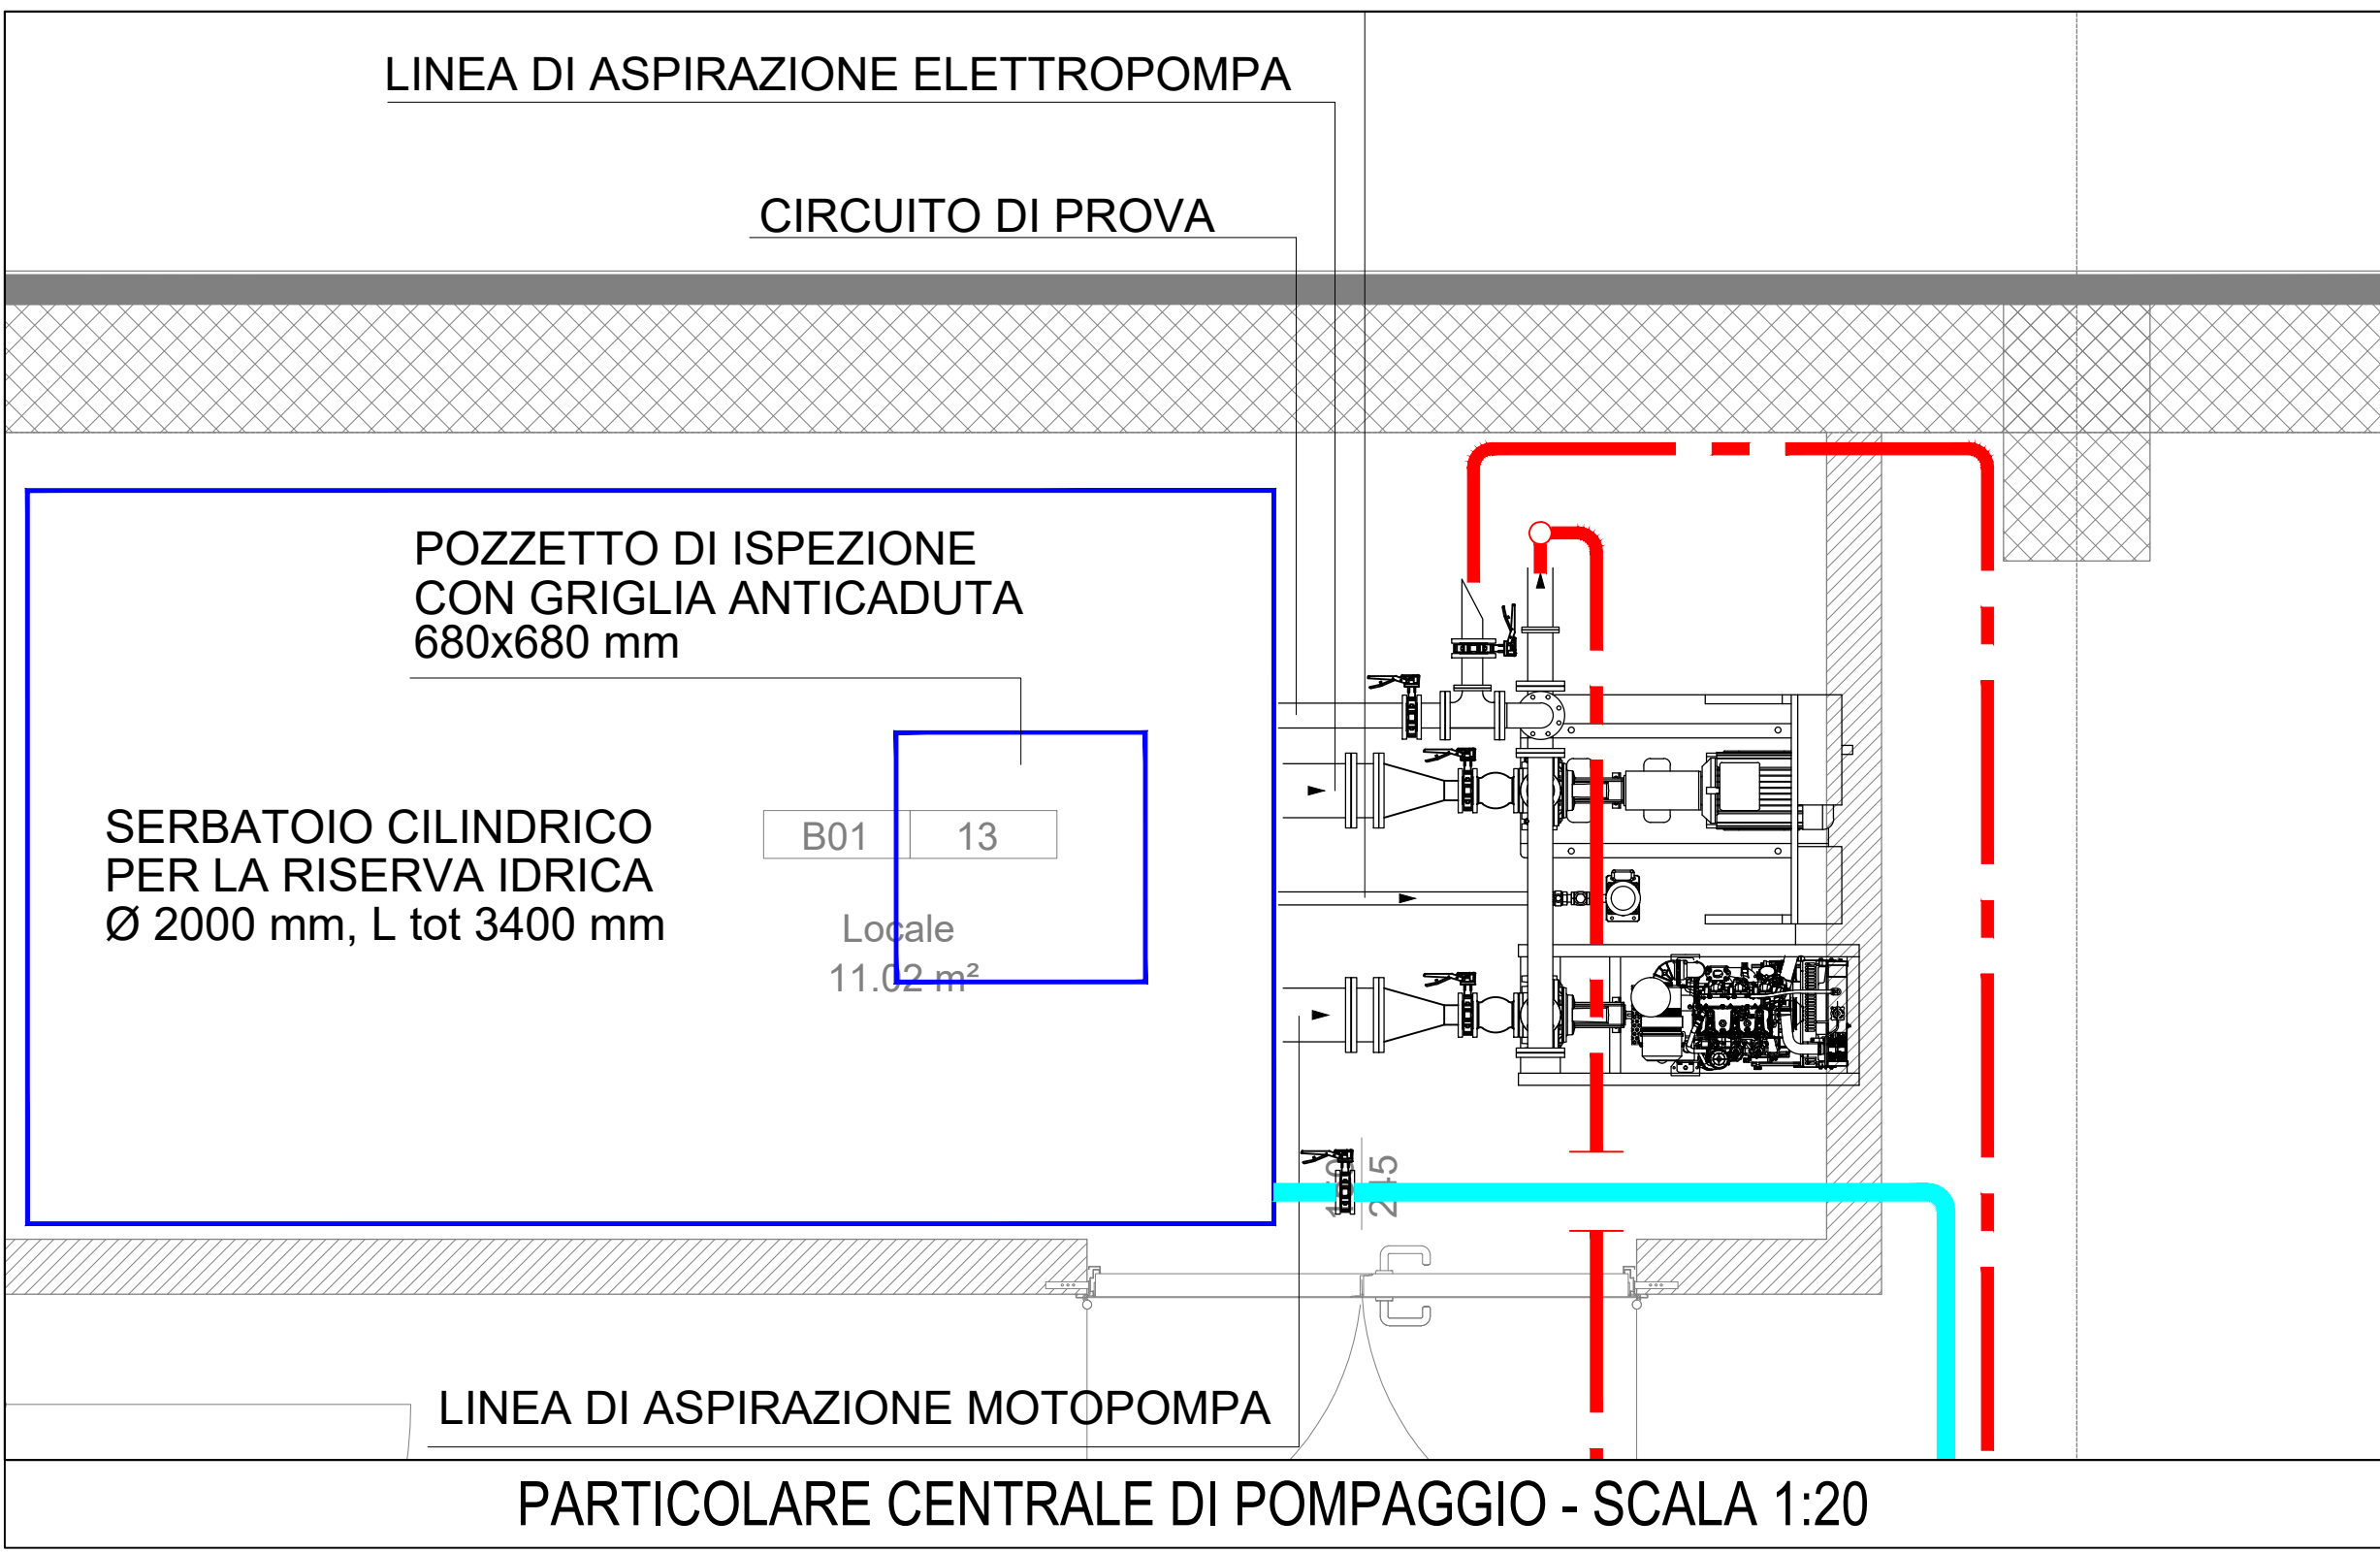


CARTELLONISTICA TIPO

	IN PROSSIMITÀ DI OGNI ESTINTORE		IN PROSSIMITÀ DELLE USCITE
	IN PROSSIMITÀ DI OGNI NASPO		IN PROSSIMITÀ DI OGNI IDRANTE
	PRESCRIZIONE INFORMATIVA		IN PROSSIMITÀ DELLE USCITE
	PRESCRIZIONE INFORMATIVA		IN PROSSIMITÀ DELLE VALVOLE

LEGENDA

	VALVOLA DI INTERCESSIONE
	VALVOLA DI RITEGNO
	VALVOLA DI SCARICO COLONNA con attacco portagomma

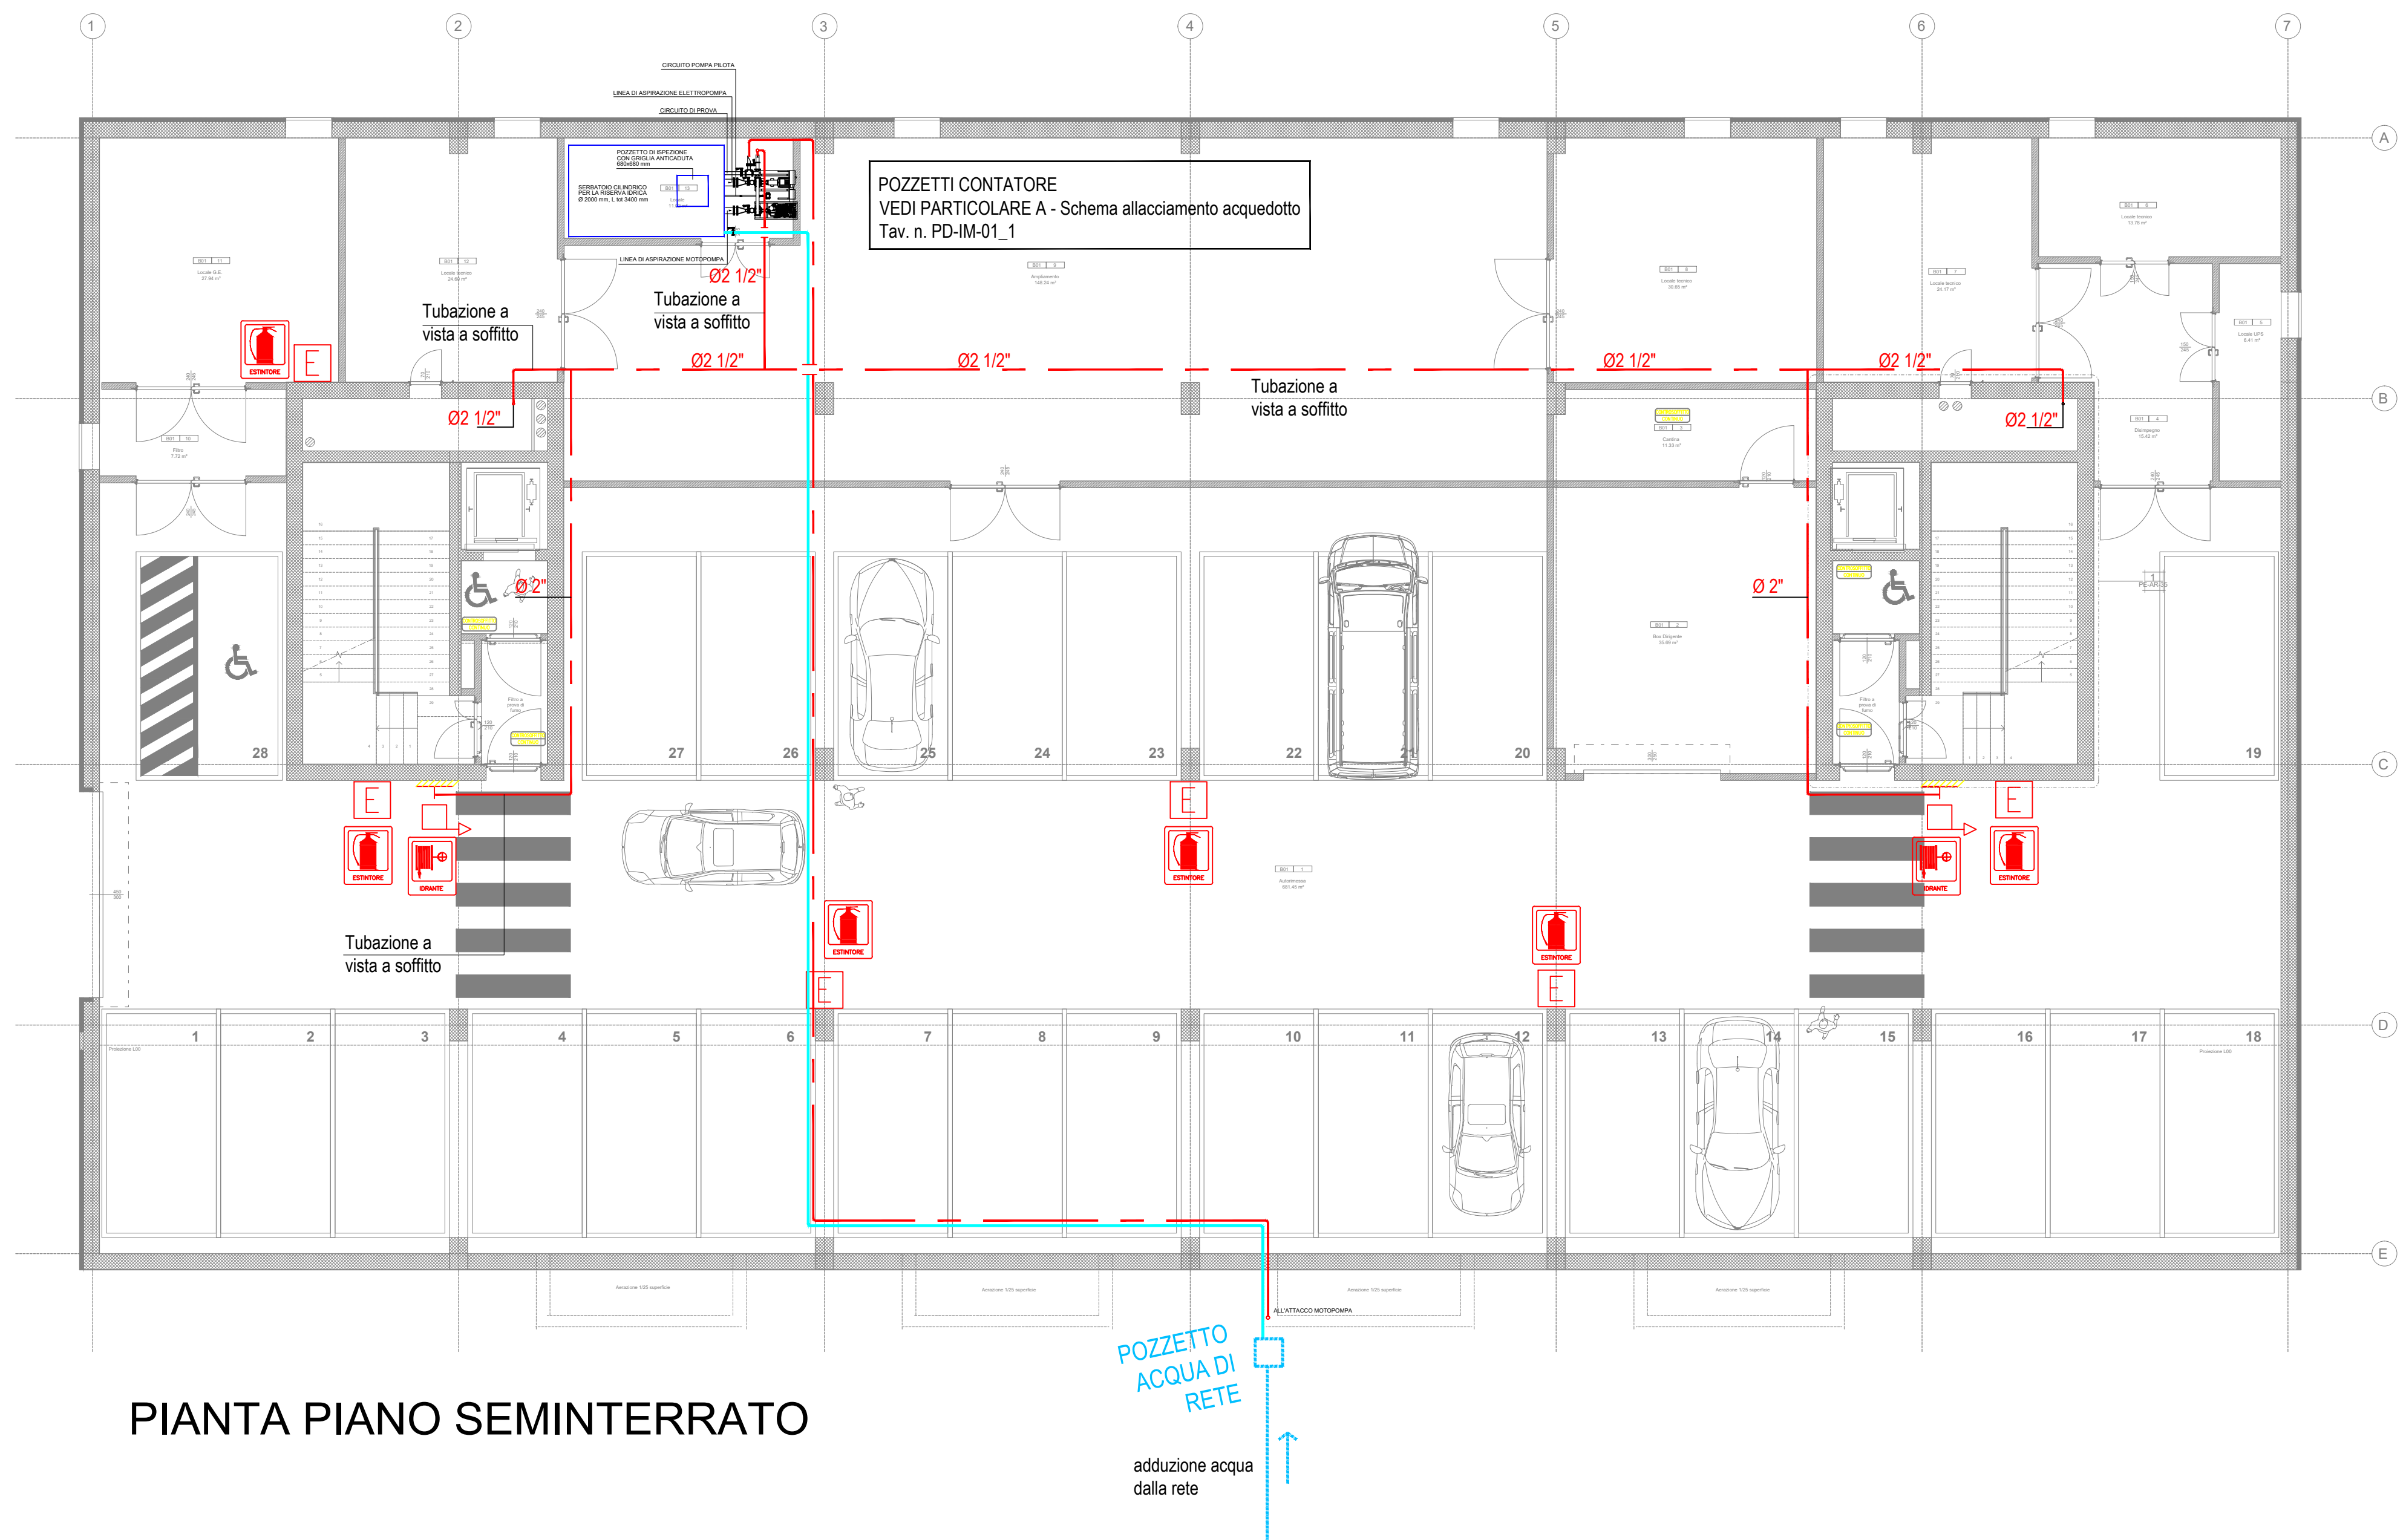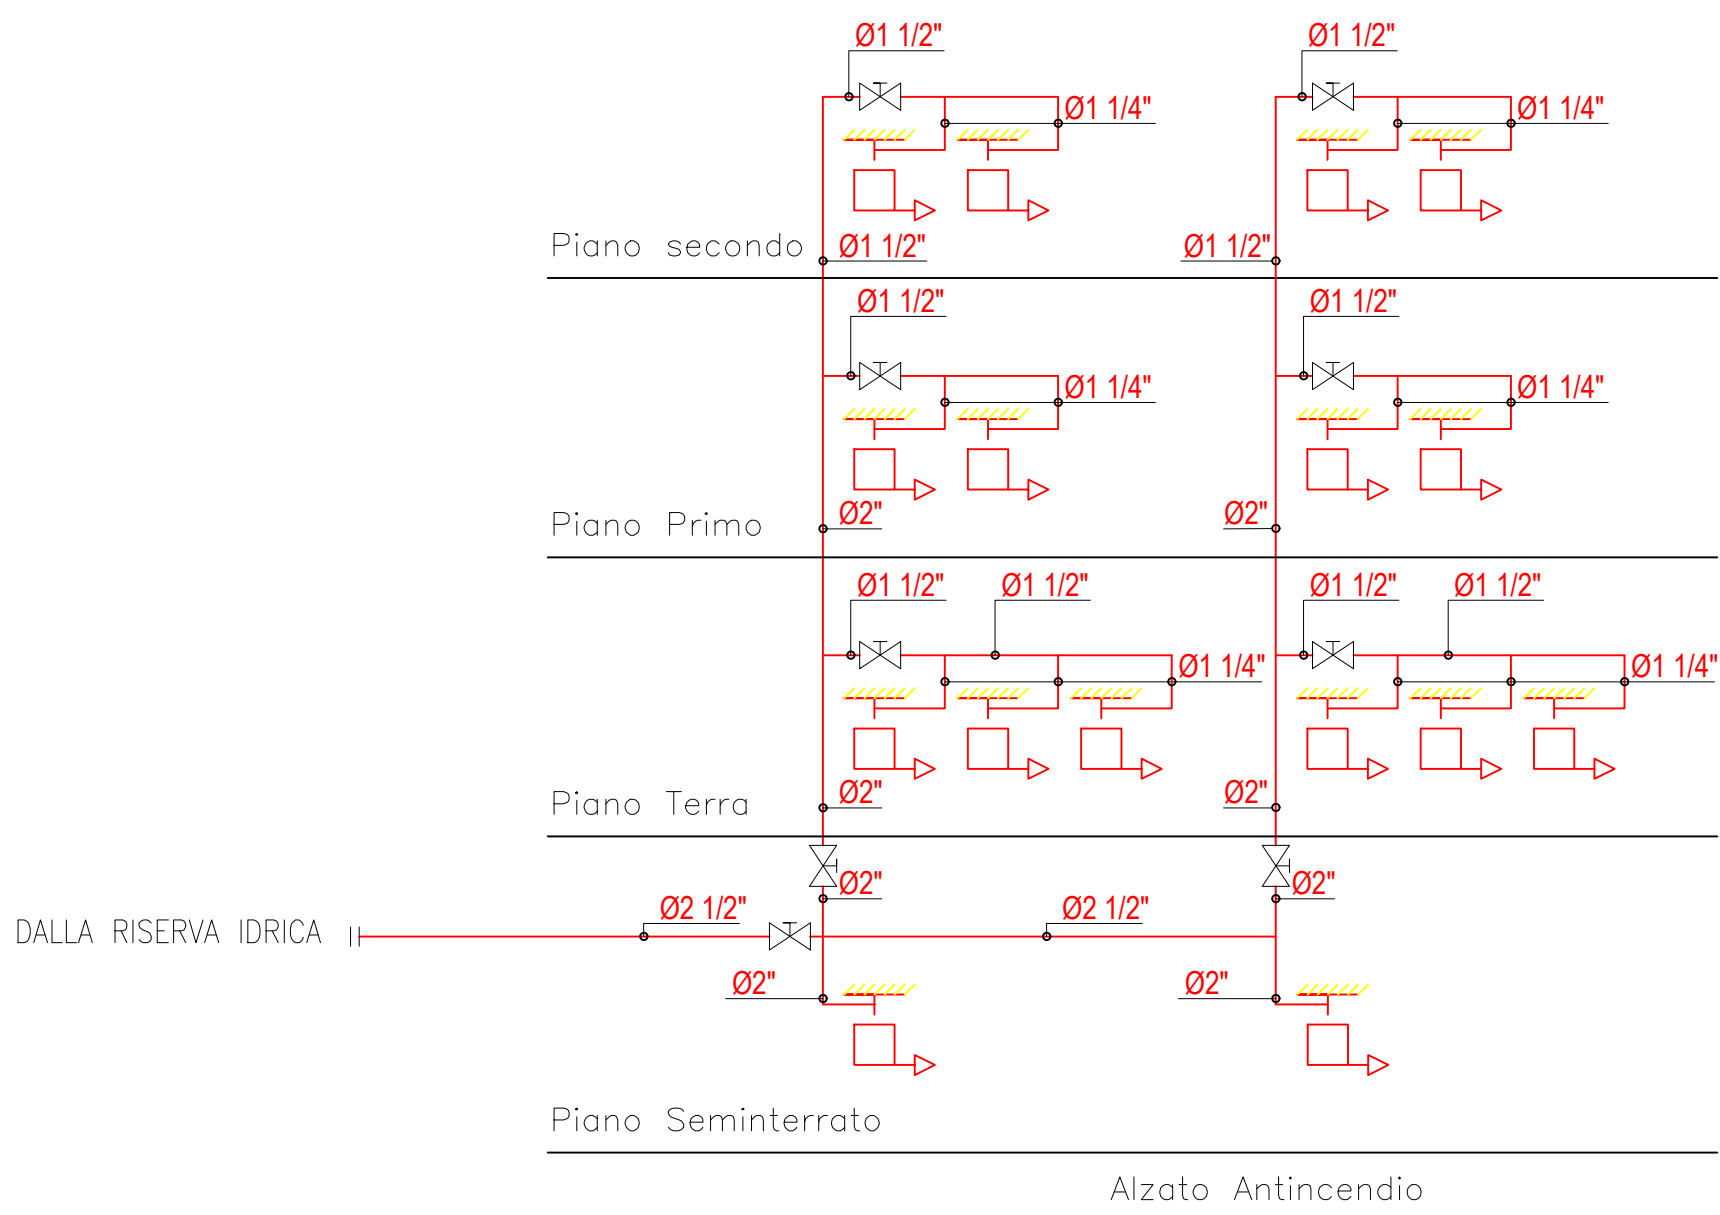

AGENZIA DEL DEMANIO
Direzione Regionale Calabria

VERIFICA/VALIDAZIONE/APPROVAZIONE
DATA E PROT CONSEGNA
VERIFICA/VALIDAZIONE/APPROVAZIONE
DATA E PROT

Affidamento dei servizi di progettazione definitiva ed esecutiva, coordinamento della sicurezza in fase di progettazione e di esecuzione, direzione lavori, contabilità dei lavori ed accatastamento, finalizzati alla realizzazione della nuova sede della D.I.A., sita in Reggio Calabria, Località Santa Caterina

PROGETTO ESECUTIVO

RTP:
MATE SOC. Coop. va (Mandataria)
Sede Legale e Operativa: Viale Garibaldi, 21 - 40122 Bologna (BO)
RESPONSABILI INTERDISCIPLINARI:
TRALE ATTIVITÀ PROGETTUALI:
PROGETTAZIONE STRUTTURALE:
Ing. Mauro Panni

Dott. Geol. Alberto Caprara (Mandante)
Sede Legale e Operativa: Via San Giovanni, 18 - 40133 San Venerando (BO)
PROGETTAZIONE ESECUTIVA:
ARCHITETTO: Ing. Alberto Caprara
PROGETTAZIONE STRUTTURALE:
Ing. Lino Pollastri

PROPRIETÀ:
Agenzia del Demanio
Direzione Regionale Calabria
Via Gioacchino dei Fieschi, 34
88100 Catanzaro (CZ)

Il Responsabile Unico del Procedimento:
Ing. Salvatore Giglio

Il Responsabile Servizi Tecnici:
Ing. Salvatore Conestabile

OGGETTO:
IMPIANTI MECCANICI - PIANTA PIANO SEMINTERRATO
IMPIANTO ANTINCENDIO
SANTA CATERINA, 89122 REGGIO CALABRIA (RC)

TAV. N. PE-IM-32
DATA 31.10.2018
SCALA 1:100

N.	DESCRIZIONE	DATA	REDAATTO	VERIFICATO	APPROVATO
1.	Recupero note progetto esecutivo	25/02/2021	M.C.	L.P.	M.P.
2.	Recupero note progetto esecutivo	30/04/2021	M.C.	L.P.	M.P.
3.					