
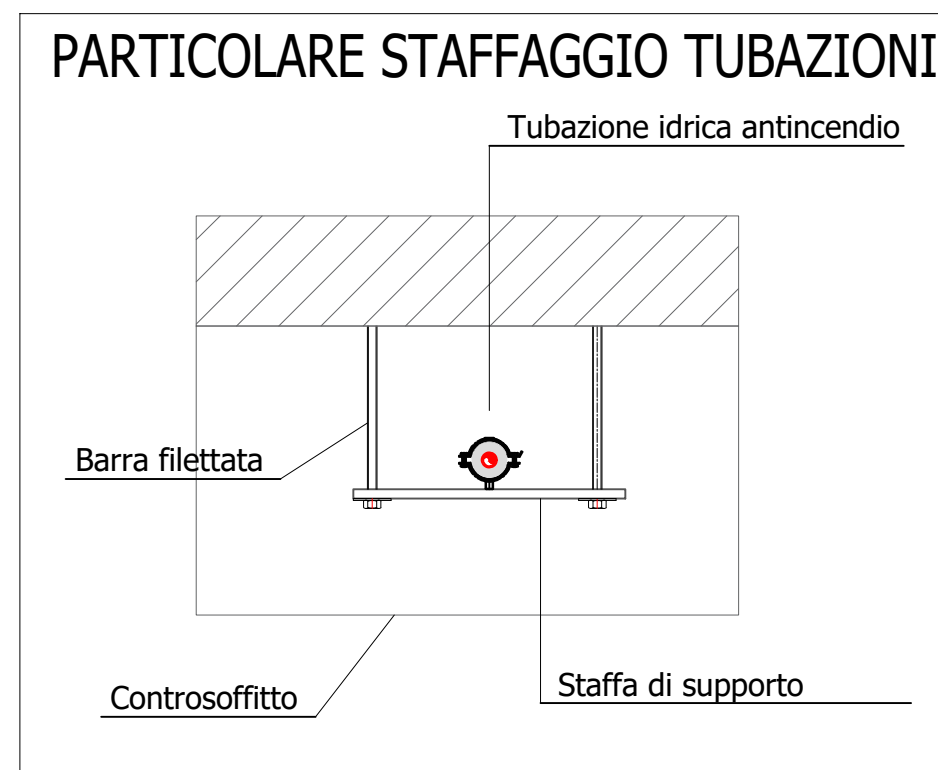


LEGENDA SIMBOLI E RICHIAMI GRAFICI

CATEGORIA	SIMBOLO FIGURATO	DEFINIZIONE
ELEMENTI COSTRUTTIVI E RELATIVE APERTURE		VALVOLA A SFERA
		CONTATORE IDRICO
		VALVOLA DI RITEGNO
ESTINTORI		ESTINTORE PORTATILE
		ESTINTORE CARRELLATO
SISTEMI ANTINCENDIO IDRICI		NASPO
		IDRANTE A MURO - UNI 45
		IDRANTE SOPRASUOLO
		ATTACCO PER AUTOPOMPA SINGOLO
		ATTACCO PER AUTOPOMPA DOPPIO
TUBAZIONI		TUBAZIONE IN ACCIAIO ZINCATO

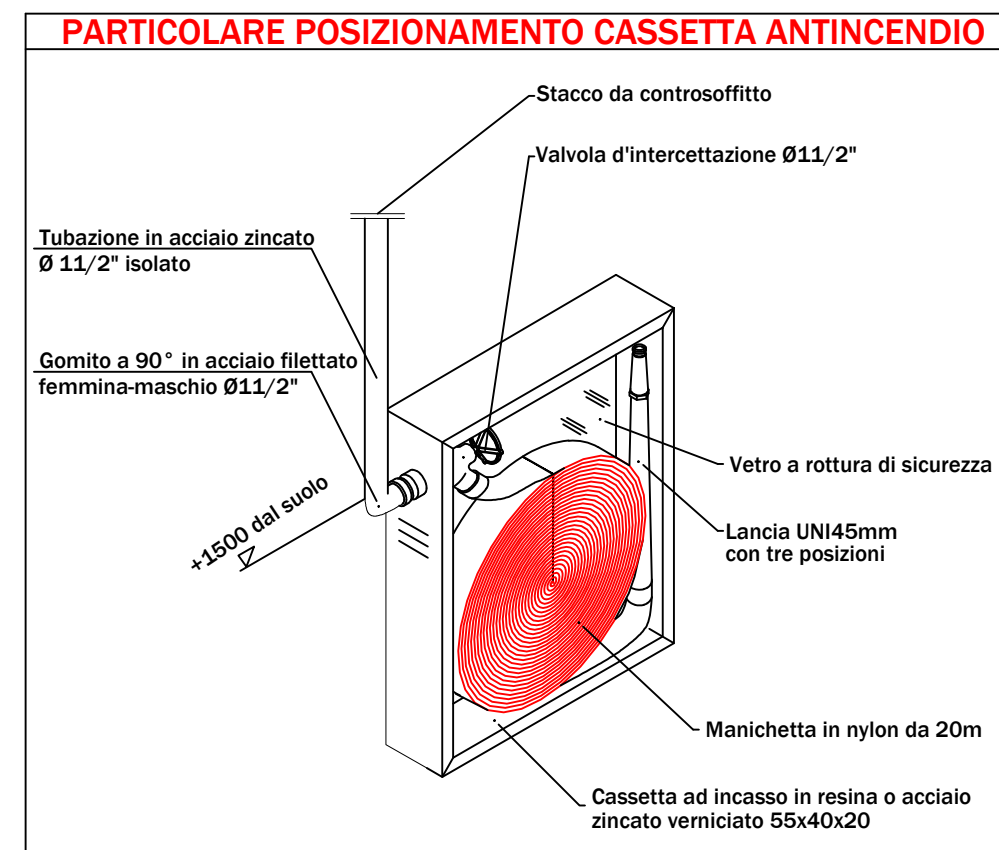

CARTELLONISTICA TIPO

	IN PROSSIMITA' DI OGNI ESTINTORE		IN PROSSIMITA' DELLE USCITE
	IN PROSSIMITA' DI OGNI NASPO		IN PROSSIMITA' DI OGNI IDRANTE
	PRESCRIZIONE INFORMATIVA		IN PROSSIMITA' DELLE USCITE
	PRESCRIZIONE INFORMATIVA		IN PROSSIMITA' DELLE USCITE



PIANTA PIANO PRIMO

AGENZIA DEL DEMANIO
Direzione Regionale Calabria

AGENZIA DEL DEMANIO

VERIFICA/VALIDAZIONE/APPROVAZIONE
DATA E PROT CONSEGNA

VERIFICA/VALIDAZIONE/APPROVAZIONE
DATA E PROT

Affidamento dei servizi di progettazione definitiva ed esecutiva, coordinamento della sicurezza in fase di progettazione e di esecuzione, direzione lavori, contabilità dei lavori ed accatastamento, finalizzati alla realizzazione della **nuova sede della D.I.A.**, sita in Reggio Calabria, Località Santa Caterina

PROGETTO ESECUTIVO

<p>RTP:</p> <p>MATE</p> <p>MATE SOC. Coop.va (Mandataria) Sede Legale e Operativa: Via San Felice, 21 40122 Bologna (BO)</p>	<p>Dott. Geol. Alberto Caprara (Mandante) Sede Legale e Operativa: Via Store SR, Inc. Montevoglio 40053 Valsamoggia (BO)</p>	<p>PROPRIETA':</p> <p>AGENZIA DEL DEMANIO Direzione Regionale Calabria Via Gioacchino da Fiore, 34 88100 Catanzaro (CZ)</p>																									
<p>RESPONSABILITÀ PROGETTAZIONE TRA LE ATTIVITÀ MANIFESTE Arch. Maurizio Pavani</p>	<p>PROGETTAZIONE ARCHITETTONICA Arch. Tommaso Cesaro</p>	<p>PROGETTAZIONE ARCHITETTONICA Arch. Arturo Augelletta</p>																									
<p>PROGETTAZIONE STRUTTURALE Ing. Mauro Perini</p>	<p>PROGETTAZIONE IMPIANTISTICA Ing. Lino Pollastri</p>	<p>GEOLOGIA Dott. Geol. Alberto Caprara</p>																									
<p>CSP Ing. Alessandro Sarina</p>	<p>DIRETTORE TECNICO MATE SOC. Coop.va (Mandataria) Arch. Maurizio Pavani</p>	<p>TEAM DI PROGETTAZIONE: Arch. Fabiana Aneghini Arch. Martina Buccitti Arch. Laura Mazzei</p>																									
<p>OGGETTO: IMPIANTI MECCANICI - PIANTE PIANO PRIMO IMPIANTO ANTINCENDIO SANTA CATERINA, 89122 REGGIO CALABRIA (RC)</p>		<p>TAV N. PE-IM-34</p>																									
		<p>DATA 31.10.2018</p>																									
		<p>SCALA 1:100</p>																									
<p>AGGIORNAMENTI</p> <table border="1" style="width: 100%;"> <thead> <tr> <th>N.</th> <th>DESCRIZIONE</th> <th>DATA</th> <th>REDATTO</th> <th>VERIFICATO</th> <th>APPROVATO</th> </tr> </thead> <tbody> <tr> <td>1</td> <td>Recepimento note progetto esecutivo</td> <td>15/02/2021</td> <td>M.C.</td> <td>L.P.</td> <td>M.P.</td> </tr> <tr> <td>2</td> <td>Recepimento note progetto esecutivo</td> <td>30/04/2021</td> <td>M.C.</td> <td>L.P.</td> <td>M.P.</td> </tr> <tr> <td>3</td> <td></td> <td></td> <td></td> <td></td> <td></td> </tr> </tbody> </table>				N.	DESCRIZIONE	DATA	REDATTO	VERIFICATO	APPROVATO	1	Recepimento note progetto esecutivo	15/02/2021	M.C.	L.P.	M.P.	2	Recepimento note progetto esecutivo	30/04/2021	M.C.	L.P.	M.P.	3					
N.	DESCRIZIONE	DATA	REDATTO	VERIFICATO	APPROVATO																						
1	Recepimento note progetto esecutivo	15/02/2021	M.C.	L.P.	M.P.																						
2	Recepimento note progetto esecutivo	30/04/2021	M.C.	L.P.	M.P.																						
3																											