

AGENZIA DEL DEMANIO
Direzione Regionale Calabria

PROGETTO PRELIMINARE

PROGETTO DEFINITIVO

PROGETTO ESECUTIVO

OGGETTO: Progettazione definitiva ed esecutiva, coordinamento della sicurezza in fase di progettazione e di esecuzione, direzione lavori, contabilità dei lavori ed accantonamento, finalizzati al completamento e all'arriampamento del poligonale "Mangano" per la nuova sede del XII Reparto mobile della Polizia di Stato, in Reggio Calabria, località Santa Caterina.

UBICAZIONE: Località Santa Caterina - Reggio Calabria

COMMITTENTE: Agenzia del Demanio - Direzione Regionale Calabria

CODICE CIG: 712186845 CODICE CUP: G36D1700060001

PREVENZIONE INCENDI

REVISIONI:

REV.	DATA	PIANTA MODIFICA	DISEGNATORE/COMPILATORE
01	10/11/2018	Prima emissione	Ing. Enrico MERRA
02	03/02/2019	Revisione a seguito richiesta integrazione V.V.F.	Ing. Marco QUARANTA

VERIFICATO DA: Ing. Marco QUARANTA
APPROVATO DA: Arch. Valterio TROPEANO

ELABORATO

PARERE ANTINCENDIO EDIFICIO A

PIANTA PIANO TERRA
PREVENZIONE INCENDI SCALA: 1:50

OPEN BIM

IL RESPONSABILE DEL PROCEDIMENTO: Ing. Valterio TROPEANO IL COORDINATORE DELLA SICUREZZA IN FASE DI PROGETTAZIONE: Arch. Valterio TROPEANO

RESPONSABILI

RESPONSABILE PROGETTAZIONE ARCHITETTICA: Arch. Valterio TROPEANO

RESPONSABILE PROGETTAZIONE STRUTTURALE: Ing. Carlo COLETTI

RESPONSABILE INDAGINI GEODINAMICHE: Ing. Nicola FRASCARELLI

RESPONSABILE INDAGINI GEOTECNICHE: Ing. Giovanni MARINO

RESPONSABILE PROGETTAZIONE IMPIANTI MECCANICI: Ing. Valterio TROPEANO

RESPONSABILE PROGETTAZIONE IMPIANTI ELETTRICI: Ing. Valterio TROPEANO

RESPONSABILE PROGETTAZIONE SICUREZZA: Arch. Valterio TROPEANO

GRUPPO DI LAVORO

Ing. Antonio GRADANO
Ing. Stefano RIBONDI
Ing. Marco SALVATORE
Ing. Giovanni DE MATTEA
Ing. Nicola FRASCARELLI
Arch. Valterio TROPEANO
Geom. Franco RIBBICO
Arch. Valterio TROPEANO

CONSULENTI SCIENTIFICI

Prof. Ing. Luigi RUFFO
Prof. Gaetano Francesco Maria GUADAGNO



ASSOCIATO

oice

Officina di Ingegneria e Architettura

LEGENDA SIMBOLI ANTINCENDIO

	NUMERO DI PERSONE PREVISTE LUNGO LE VIE DI USCITA
	PERCORSO DI USCITA ORIZZONTALE
	PERCORSO DI USCITA IN BASSO
	CARTELLI DI INDICAZIONE VIA DI USCITA
	MURI TAGLIAFUOCO REI 30
	MURI TAGLIAFUOCO REI 120
	PERIMETRO SCALA PROTETTA
	INDICAZIONE SCALA PROTETTA
	PORTA REI
	SERRANDA TAGLIAFUOCO
	USCITE DI SICUREZZA
	NASPI DN 25
	ATTACCO PER AUTOPOMPA
	IMPIANTO DI SPEGNIMENTO AD AEROSOL
	ESTINTORE PORTATILE A POLVERE
	ESTINTORE PORTATILE A CO2
	PULSANTE ALLARME ANTINCENDIO
	SEGNALATORE OTTICO-ACUSTICO ALLARME INCENDIO
	RILEVATORI FUMI
	DIFFUSORE SONORO ALLARME INCENDIO
	QUADRO ELETTRICO GENERALE
	INTERRUTTORE DI SGANCIO DI EMERGENZA SOTTOVETRO FRANGIBILE

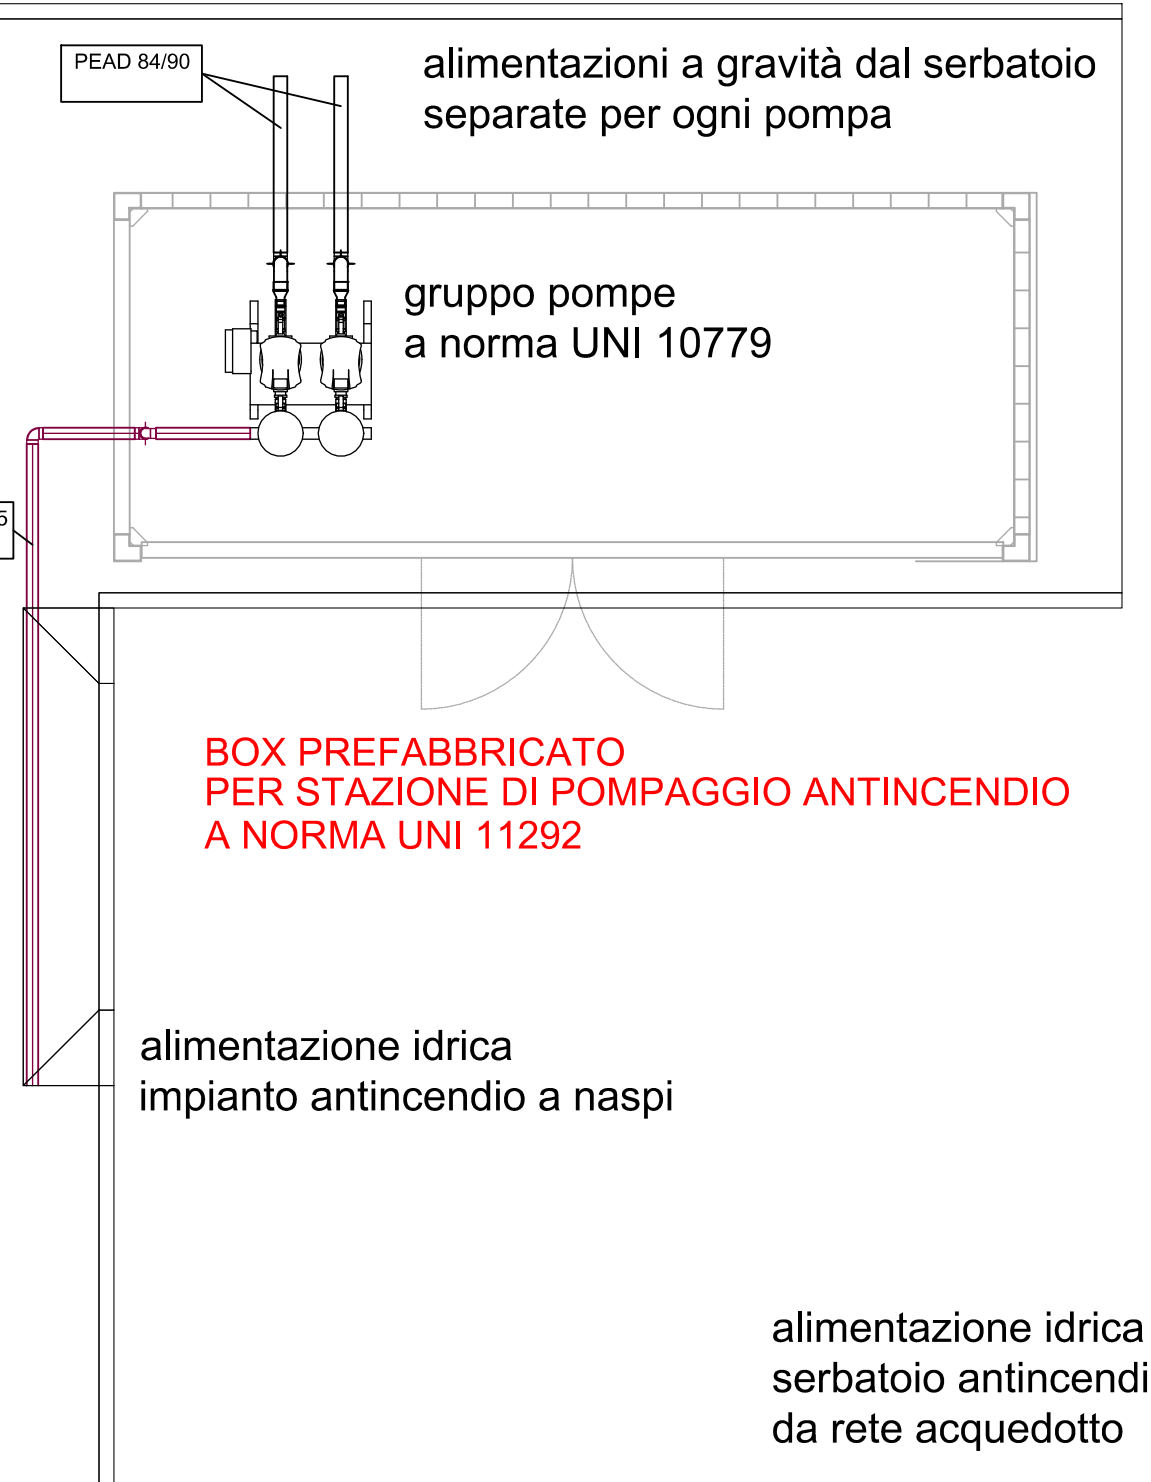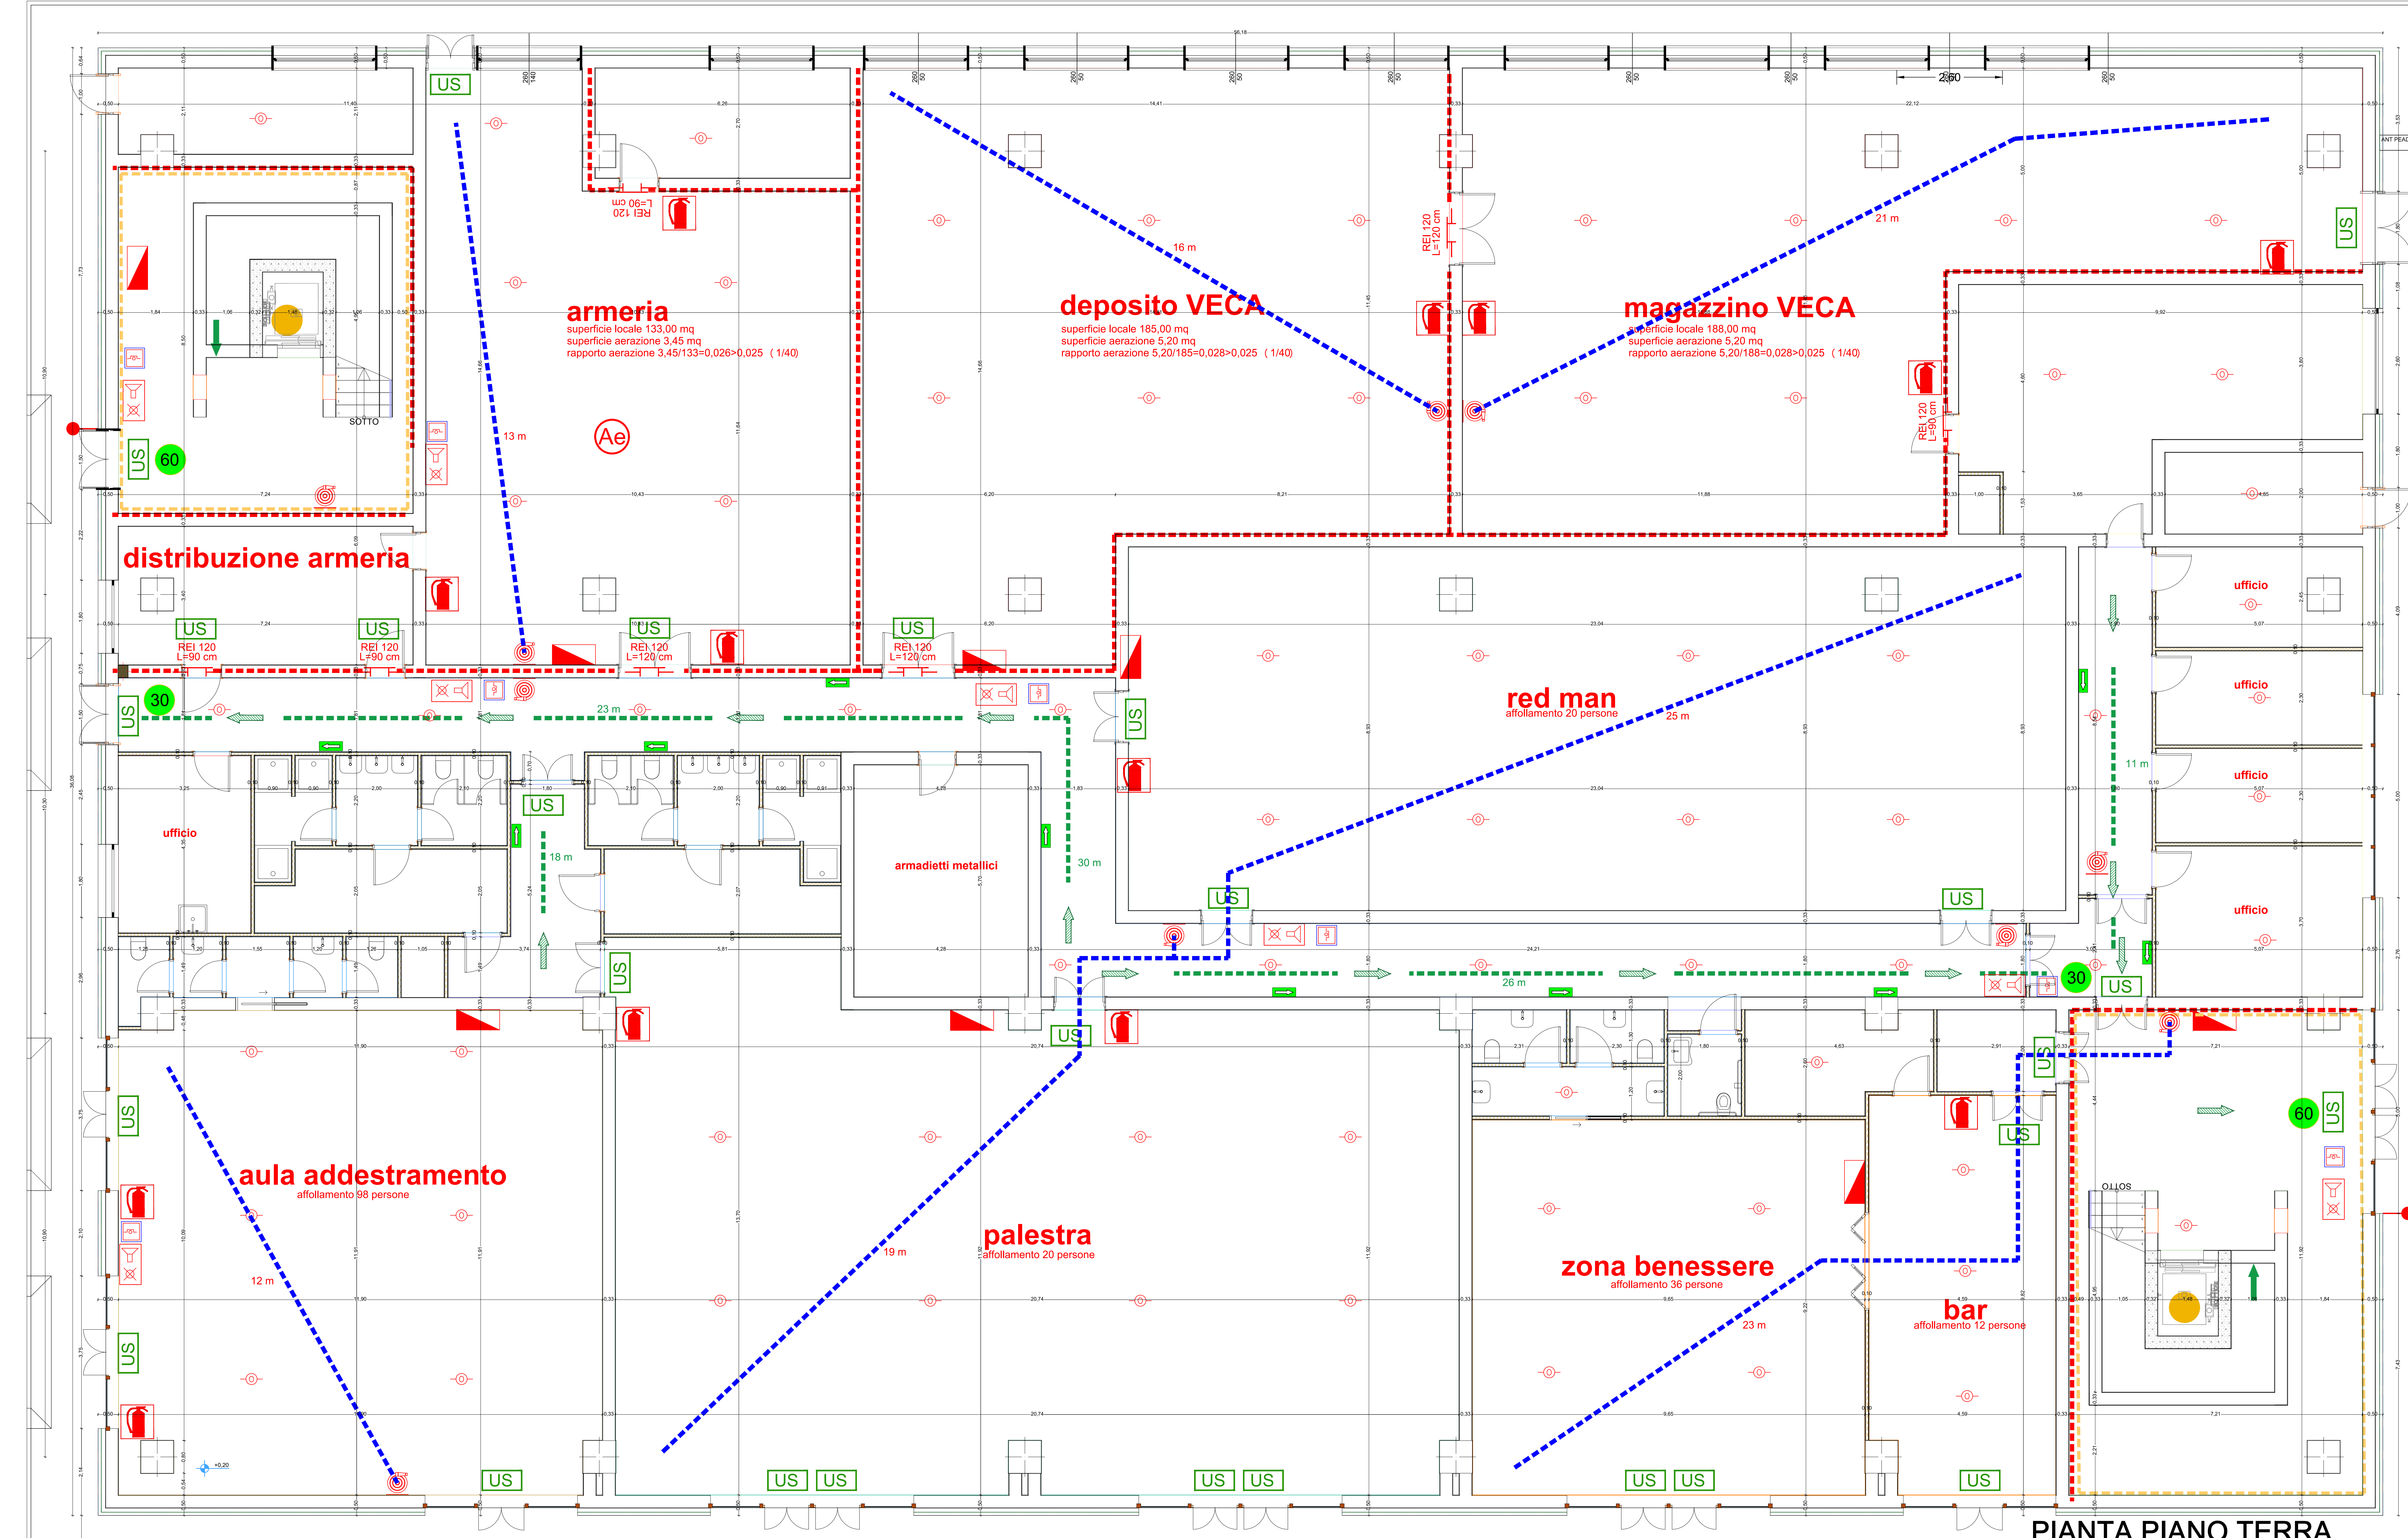

PIANTA PIANO TERRA