

AGENZIA DEL DEMANIO
 Direzione Regionale Calabria

PROGETTO PRELIMINARE **PROGETTO DEFINITIVO** **PROGETTO ESECUTIVO**

OGGETTO: Progettazione definitiva ed esecutiva, coordinamento della sicurezza in fase di progettazione e di esecuzione, direzione lavori, contabilità dei lavori ed accantonamento, finalizzati al completamento e all'ampliamento del polifunzionale "Mangano" per la nuova sede del XII Reparto mobile della Polizia di Stato, in Reggio Calabria, località Santa Caterina - Reggio Calabria.

UBICAZIONE: Località Santa Caterina - Reggio Calabria

COMMITTENTE: Agenzia del Demanio - Direzione Regionale Calabria

CODICE CIG: 712196645 CODICE CUP: G36D1700000001

PREVENZIONE INCENDI

REV.	DATA	MODIFICA	DISEGNATORE/COMPILATORE
01	15/11/2019	Prima emissione	Ing. Bruno Serra
02	03/02/2019	Revisione a seguito richiesta integrazione VV.F.	Ing. Mauro Guarniero

VERIFICATO DA: Arch. Valentino Tropeano

ELABORATO

PARERE ANTINCENDIO EDIFICIO A

05/17-MA.EG04/01 PIANITA PIANO SECONDO PREVENZIONE INCENDI SCALA 1:50

OPEN BIM

IL RESPONSABILE DEL PROCEDIMENTO: Ing. Salvatore Concettino

IL COORDINATORE DELLA SICUREZZA IN FASE DI PROGETTAZIONE: Arch. Valentino Tropeano

PROGETTISTA RESPONSABILE COORDINATORE: Arch. Valentino Tropeano

GRUPPO DI LAVORO:
 Ing. Antonio Graziano
 Ing. Letizia Iannace
 Ing. Massimo Salvatore
 Ing. Domenico De Mattia
 Arch. Paolo Lo Presti
 Arch. Paolo Guarniero
 Arch. Stefano Saccardo
 Geom. Franco Sibero
 Per. Ing. Antonio Festa


CONSULENTI SEVERIPI:
 Prof. Ing. Luigi Petri

ASSOCIATO oce

AICI Engineering srl
 Sede: via Salaria 10 - 80130 Montebelluna (TV)
 Telefono: +39 0423 672123 - www.aiciengineering.it
 Email: aici@iciengineering.com - info@iciengineering.com - sales@iciengineering.com
 P. IVA: 02425460464 - Capitale sociale € 10.000,00
 Iscritta al R.E.A. della Provincia di Treviso n. 105623

LEGENDA SIMBOLI ANTINCENDIO

	NUMERO DI PERSONE PREVISTE LUNGO LE VIE DI USCITA
	PERCORSO DI USCITA ORIZZONTALE
	PERCORSO DI USCITA IN BASSO
	CARTELLI DI INDICAZIONE VIA DI USCITA
	MURI TAGLIAFUOCO REI 30
	MURI TAGLIAFUOCO REI 120
	PERIMETRO SCALA PROTETTA
	INDICAZIONE SCALA PROTETTA
	PORTA REI
	SERRANDA TAGLIAFUOCO
	USCITE DI SICUREZZA
	NASPI DN 25
	ATTACCO PER AUTOPOMPA
	IMPIANTO DI SPEGNIMENTO AD AEROSOL
	ESTINTORE PORTATILE A POLVERE
	ESTINTORE PORTATILE A CO2
	PULSANTE ALLARME ANTINCENDIO
	SEGNALATORE OTTICO-ACUSTICO ALLARME INCENDIO
	RILEVATORI FUMI
	DIFFUSORE SONORO ALLARME INCENDIO
	QUADRO ELETTRICO GENERALE
	INTERRUTTORE DI SGANCIO DI EMERGENZA SOTTOVETRO FRANGIBILE

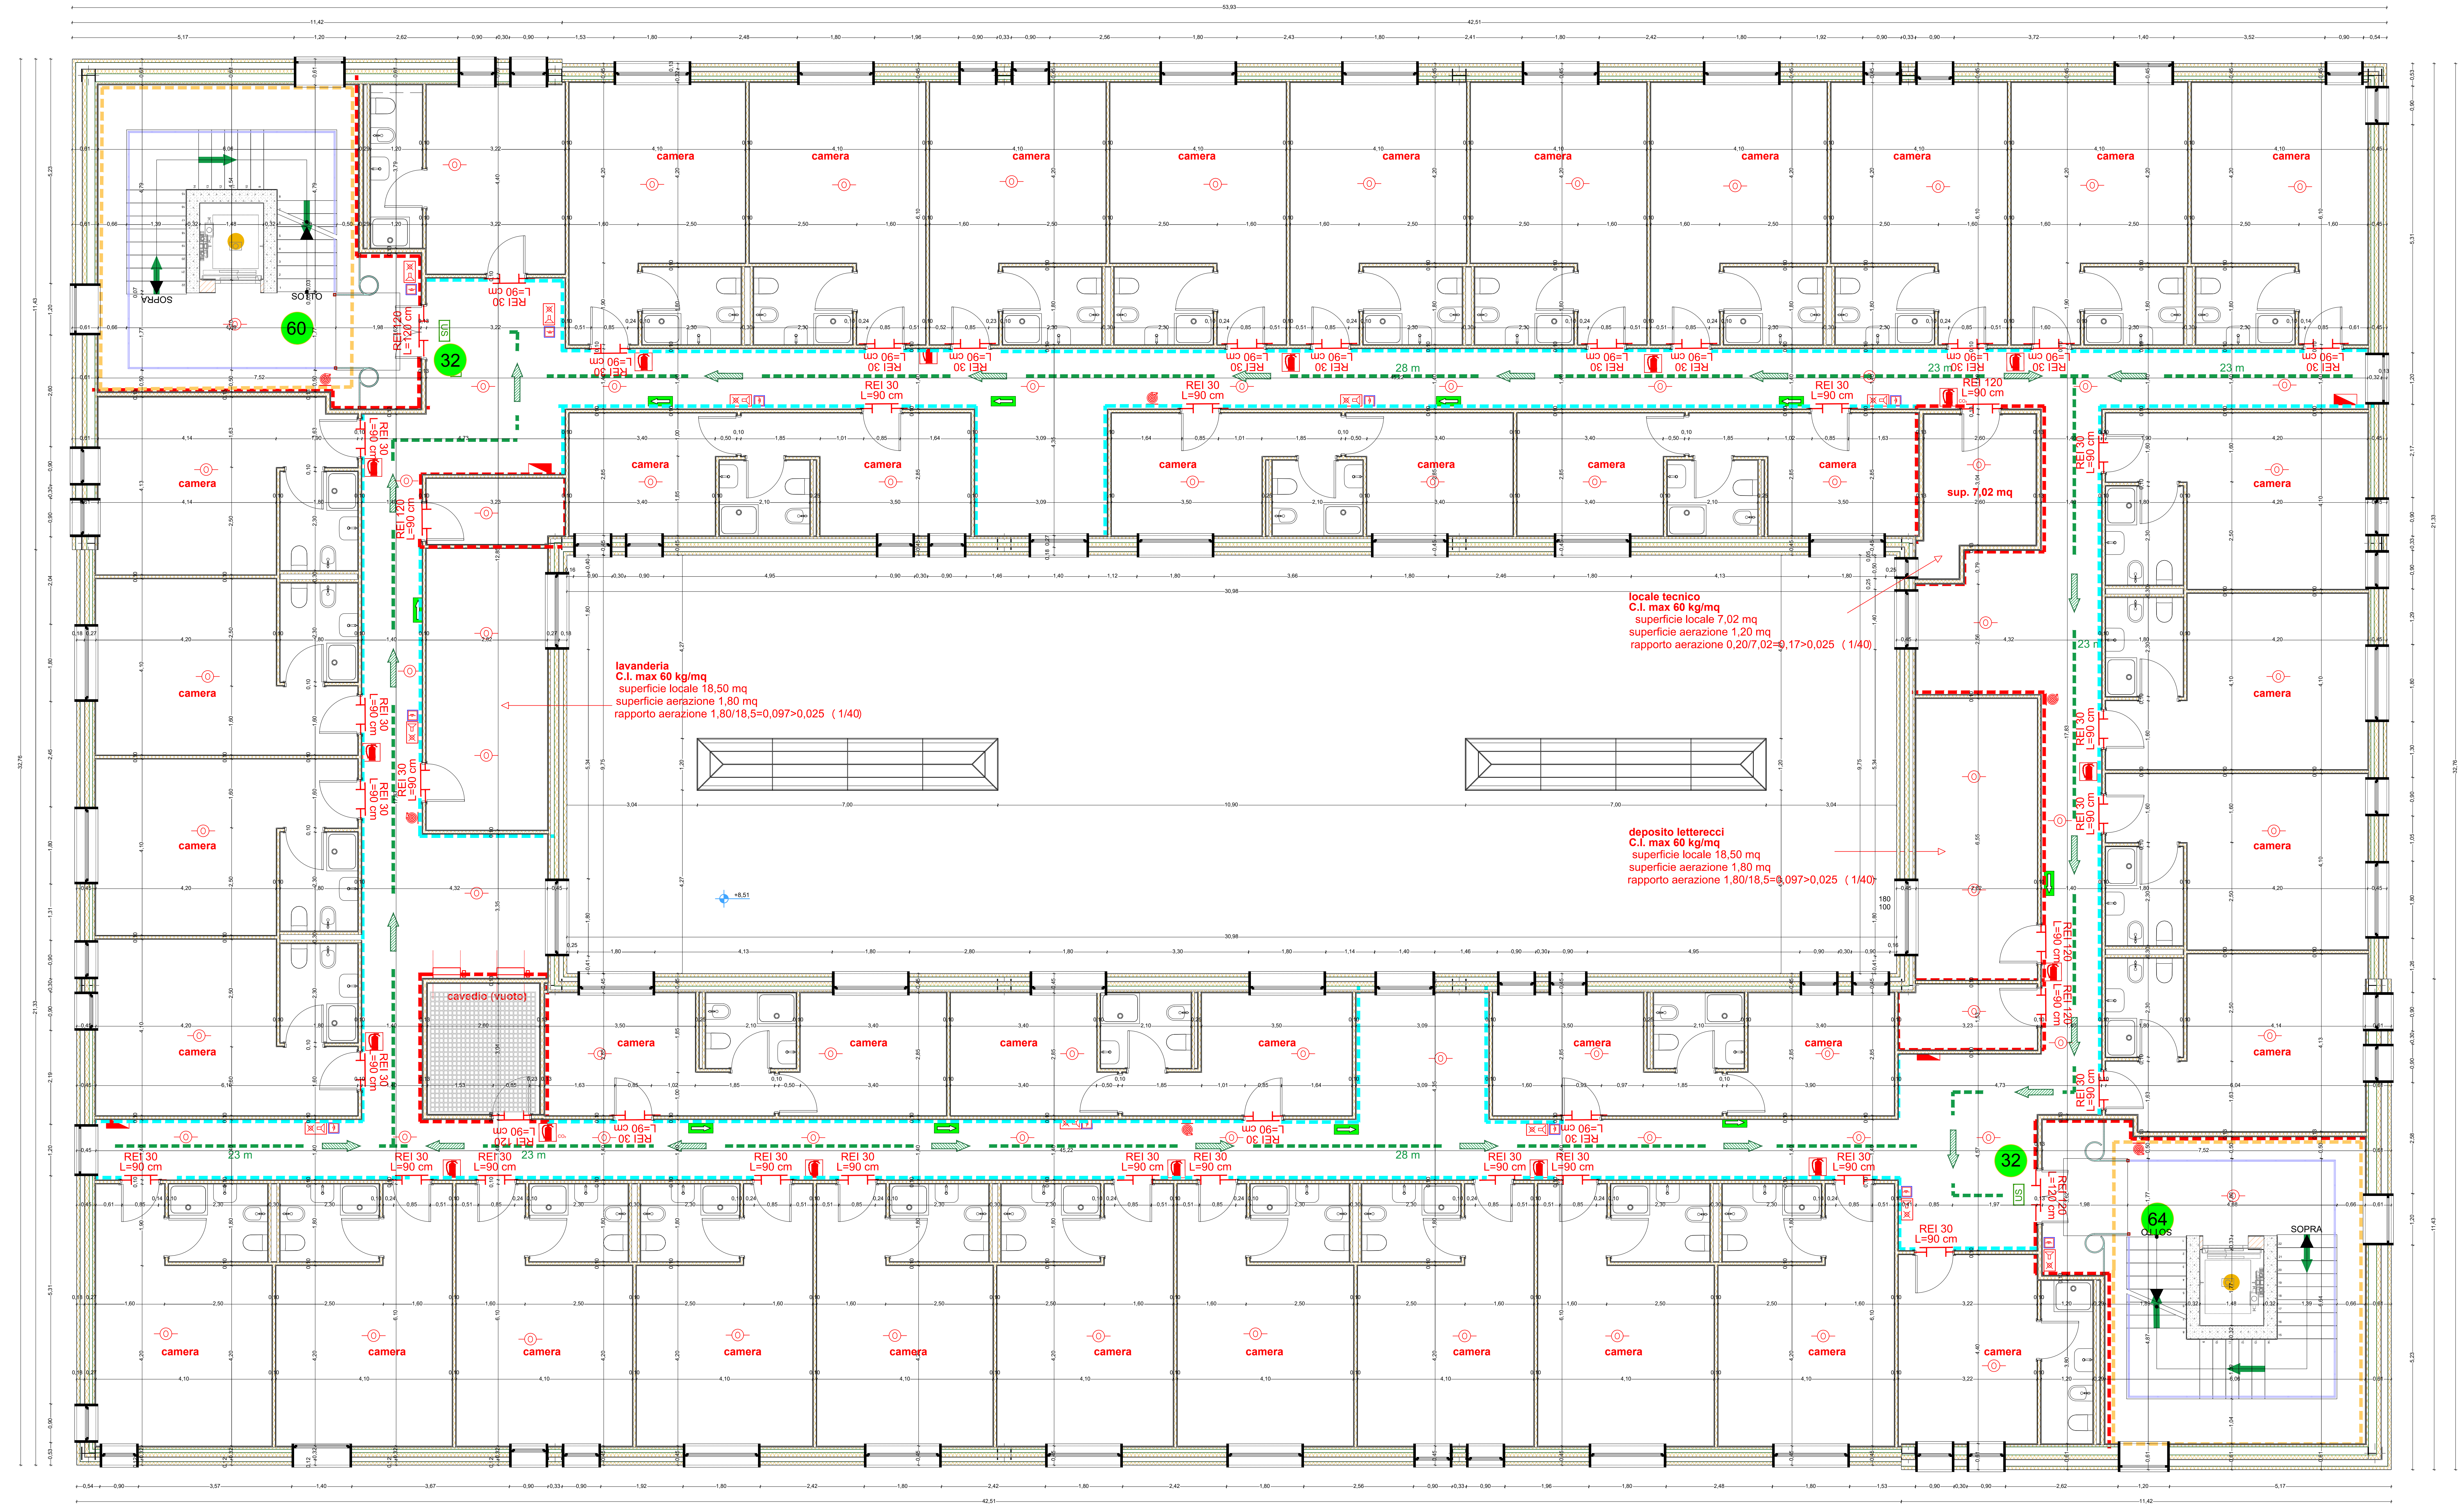

PIANTA PIANO SECONDO