


LEGENDA SIMBOLI	
Simbolo	Descrizione
	Quadro elettrico di distribuzione.
	Passerella a filo con setto separatore a servizio degli impianti elettrici/speciali, dimensioni indicate in planimetria. Installazione nel controsoffitto.
	Passerella a filo con setto separatore a servizio degli impianti elettrici/speciali, dimensioni indicate in planimetria. Installazione nel pavimento galleggiante.
	Montante di salita / discesa.

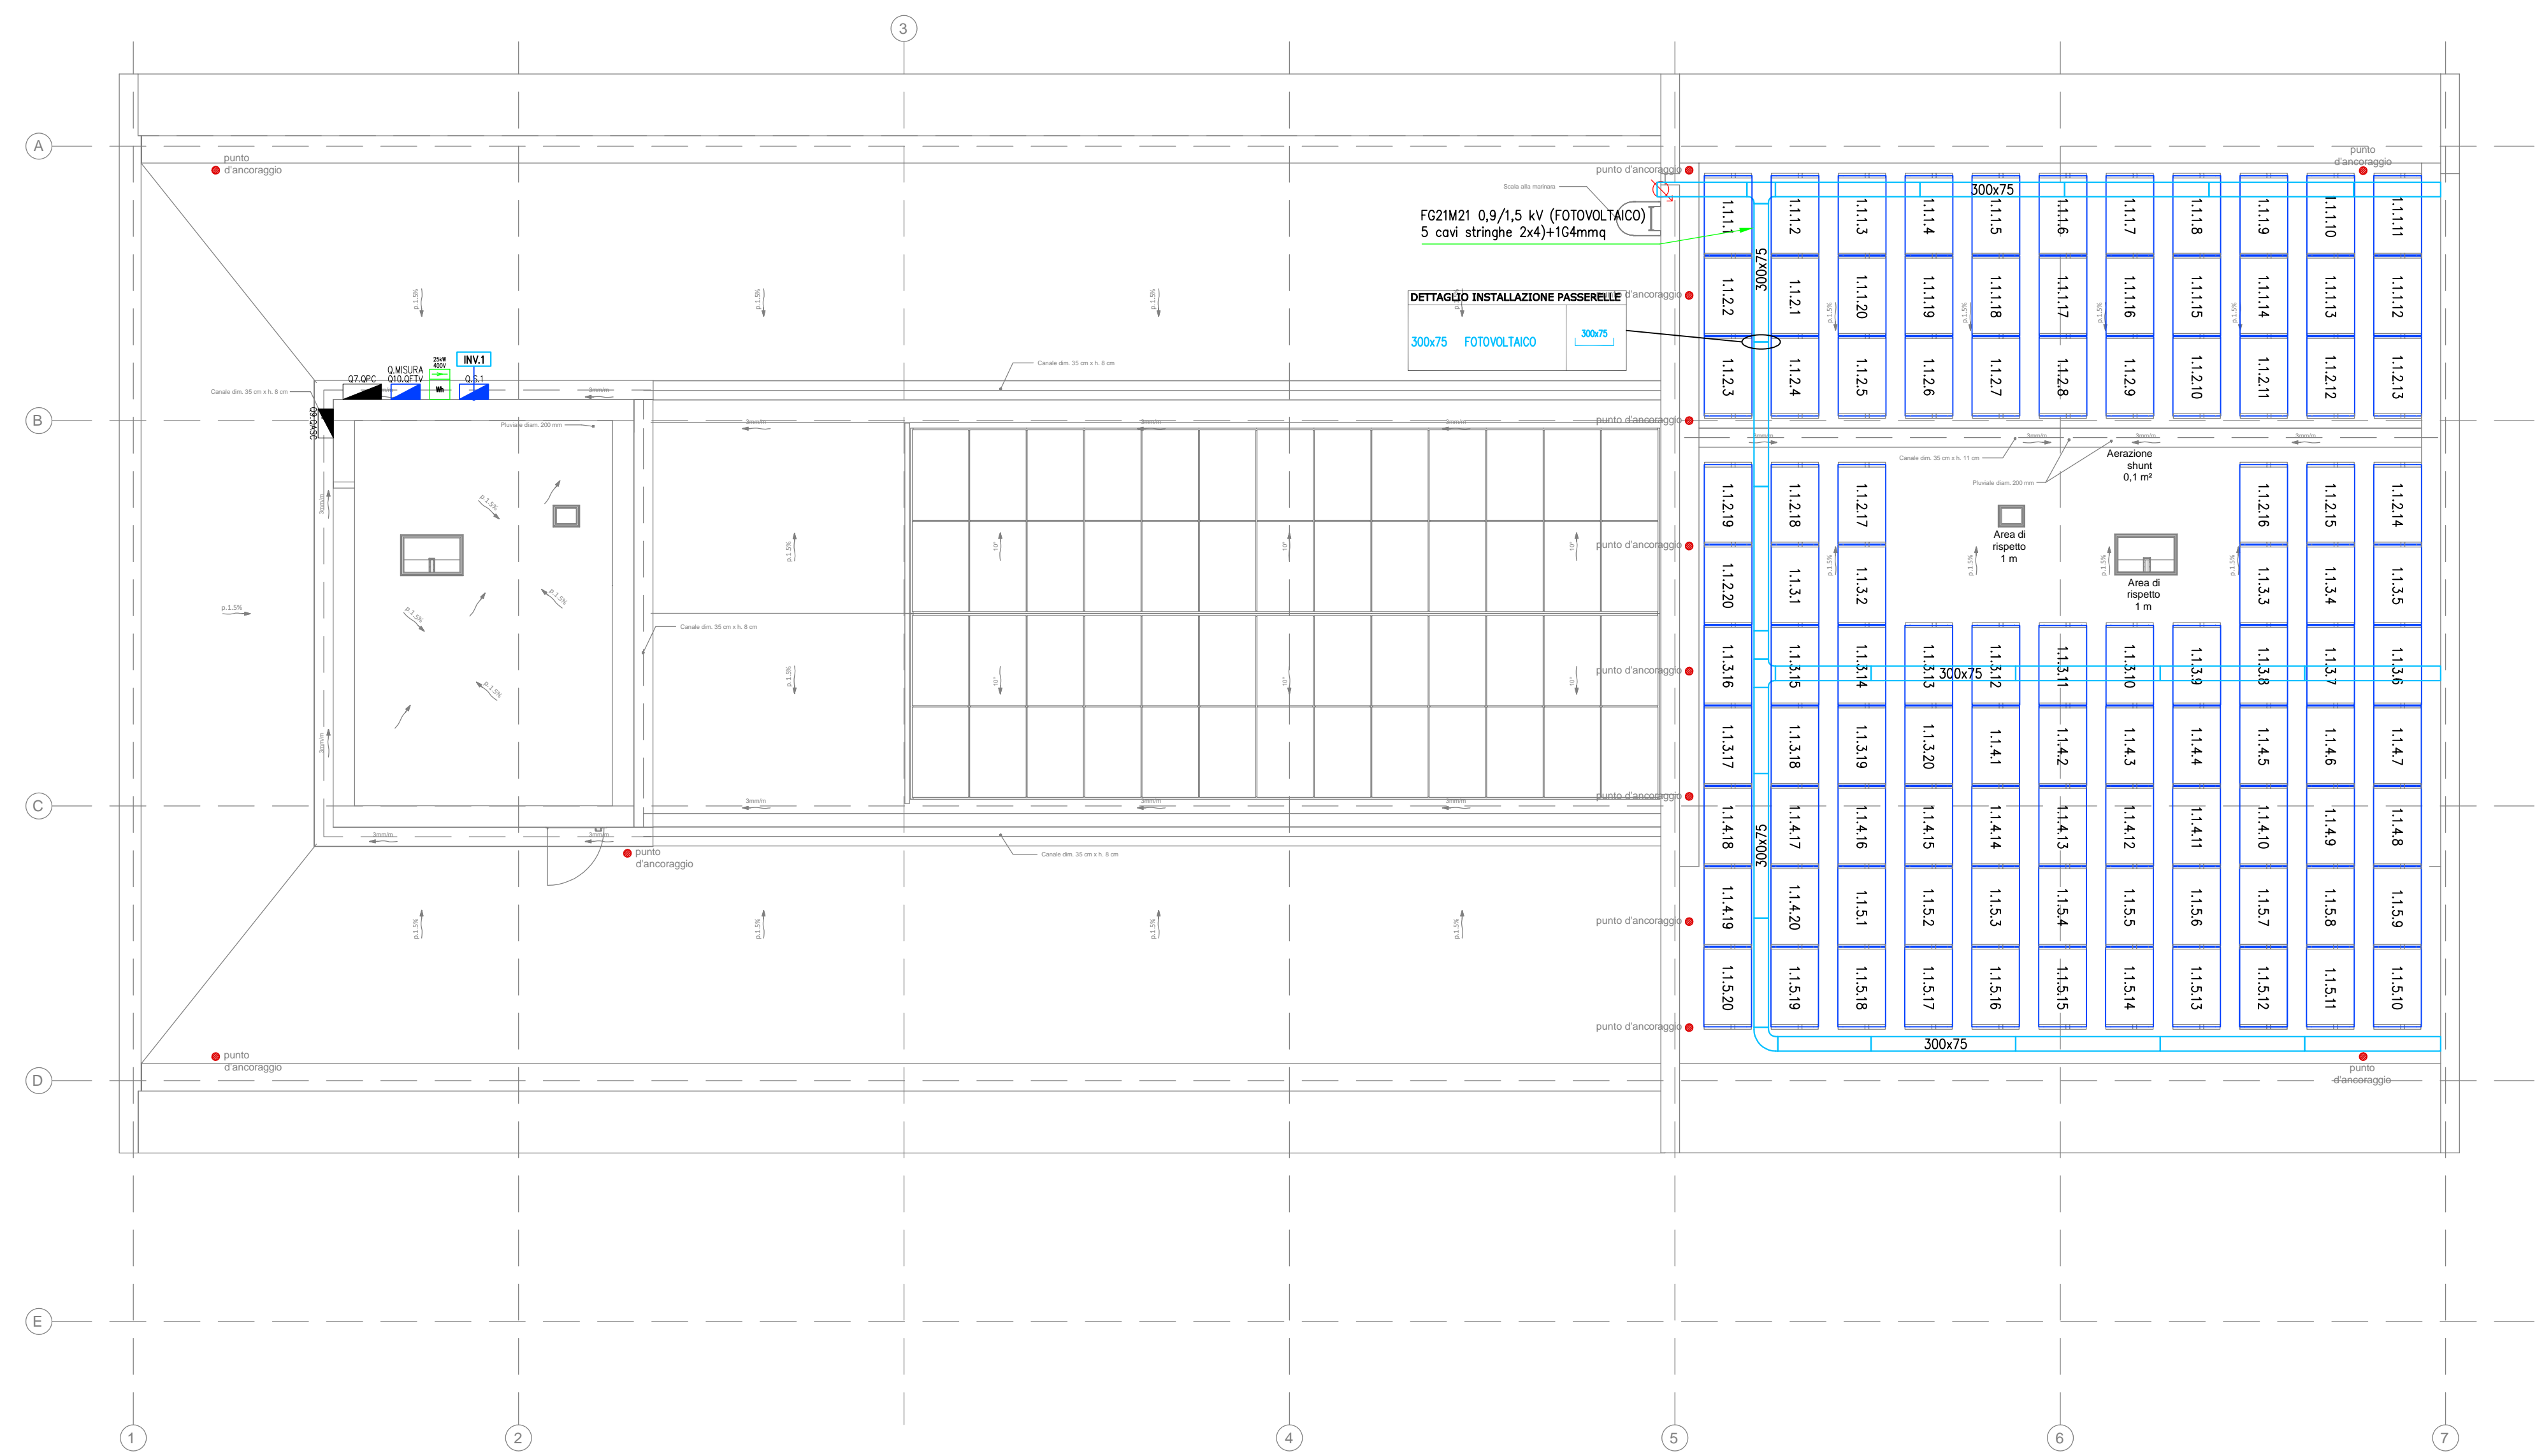

AGENZIA DEL DEMANIO
Direzione Regionale Calabria

VERIFICA/VALIDAZIONE/APPROVAZIONE
DATA E PROT CONSEGNA
VERIFICA/VALIDAZIONE/APPROVAZIONE
DATA E PROT

Affidamento dei servizi di progettazione definitiva ed esecutiva, coordinamento della sicurezza in fase di progettazione e di esecuzione, direzione lavori, contabilità dei lavori ed accatastamento, finalizzati alla realizzazione della **nuova sede della D.I.A.**, sita in Reggio Calabria, Località Santa Caterina

PROGETTO ESECUTIVO

<p>RTP:</p> <p>MATE MATE SOC. Coop.va (Mandataria) Sede Legale e Operativa: Via San Felice, 21 40122 Bologna (BO)</p>	<p>Dott. Geol. Alberto Caprara (Mandante) Sede Legale e Operativa: Via Store 9/B, loc. Montevoglio 40053 Valdemone (BO)</p>	<p>PROPRIETA':</p> <p>AGENZIA DEL DEMANIO Direzione Regionale Calabria Via Gioacchino da Fiore, 34 88100 Catanzaro (CZ)</p>																									
<p>RESPONSABILE PROGETTO: ARCHITETTO TOMMASO CESARO Arch. Tommaso Cesaro</p>	<p>PROGETTAZIONE ARCHITETTICA: ARCHITETTO CESARO Arch. Tommaso Cesaro</p>	<p>PROGETTAZIONE GEOMETRICA: ARCHITETTO CESARO Arch. Tommaso Cesaro</p>																									
<p>PROGETTAZIONE STRUTTURALE: Ing. Mauro Perini</p>	<p>PROGETTAZIONE IMPIANTISTICA: Ing. Lino Pollastri</p>	<p>GEOLOGIA: Dott. Geol. Alberto Caprara</p>																									
<p>CSP: Ing. Alessandro S.</p>	<p>DIRETTORE TECNICO: MATE SOC. Coop.va (Mandataria) Arch. Mauro Perini</p>	<p>TEAM DI PROGETTAZIONE: Arch. Fabiana Aneghini Arch. Martina Buccotti Arch. Laura Mazzei</p>																									
<p>OGGETTO: IMPIANTI ELETTRICI - PIANTE PIANO COPERTURA INSTALLAZIONE IMPIANTO ELETTRICO DISTRIBUZIONE PRINCIPALE IMPIANTI ELETTRICI E SPECIALI SANTA CATERINA, 89122 REGGIO CALABRIA (RC)</p>		<p>TAV N. PE-IE-07_1</p>																									
		<p>DATA 31.10.2018</p>																									
		<p>SCALA 1:100</p>																									
<p>AGGIORNAMENTI</p> <table border="1" style="width: 100%;"> <thead> <tr> <th>N.</th> <th>DESCRIZIONE</th> <th>DATA</th> <th>REDATTO</th> <th>VERIFICATO</th> <th>APPROVATO</th> </tr> </thead> <tbody> <tr> <td>1</td> <td>Recupero note progetto esecutivo</td> <td>15/02/2021</td> <td>M.C.</td> <td>L.P.</td> <td>M.P.</td> </tr> <tr> <td>2</td> <td></td> <td></td> <td></td> <td></td> <td></td> </tr> <tr> <td>3</td> <td></td> <td></td> <td></td> <td></td> <td></td> </tr> </tbody> </table>				N.	DESCRIZIONE	DATA	REDATTO	VERIFICATO	APPROVATO	1	Recupero note progetto esecutivo	15/02/2021	M.C.	L.P.	M.P.	2						3					
N.	DESCRIZIONE	DATA	REDATTO	VERIFICATO	APPROVATO																						
1	Recupero note progetto esecutivo	15/02/2021	M.C.	L.P.	M.P.																						
2																											
3																											