

LEGENDA SIMBOLI

QUADRO ELETTRICO

PUNTO LUCE

ARMATURA NEON

INTERRUTTORE




POSTO DI LAVORO CON PRESE ELETTRICHE E DATI

CITOFONO/VIDEOCITOFONO

legenda simboli

ALTRA AMMINISTRAZIONE

LIMITE AMMINISTRAZIONI

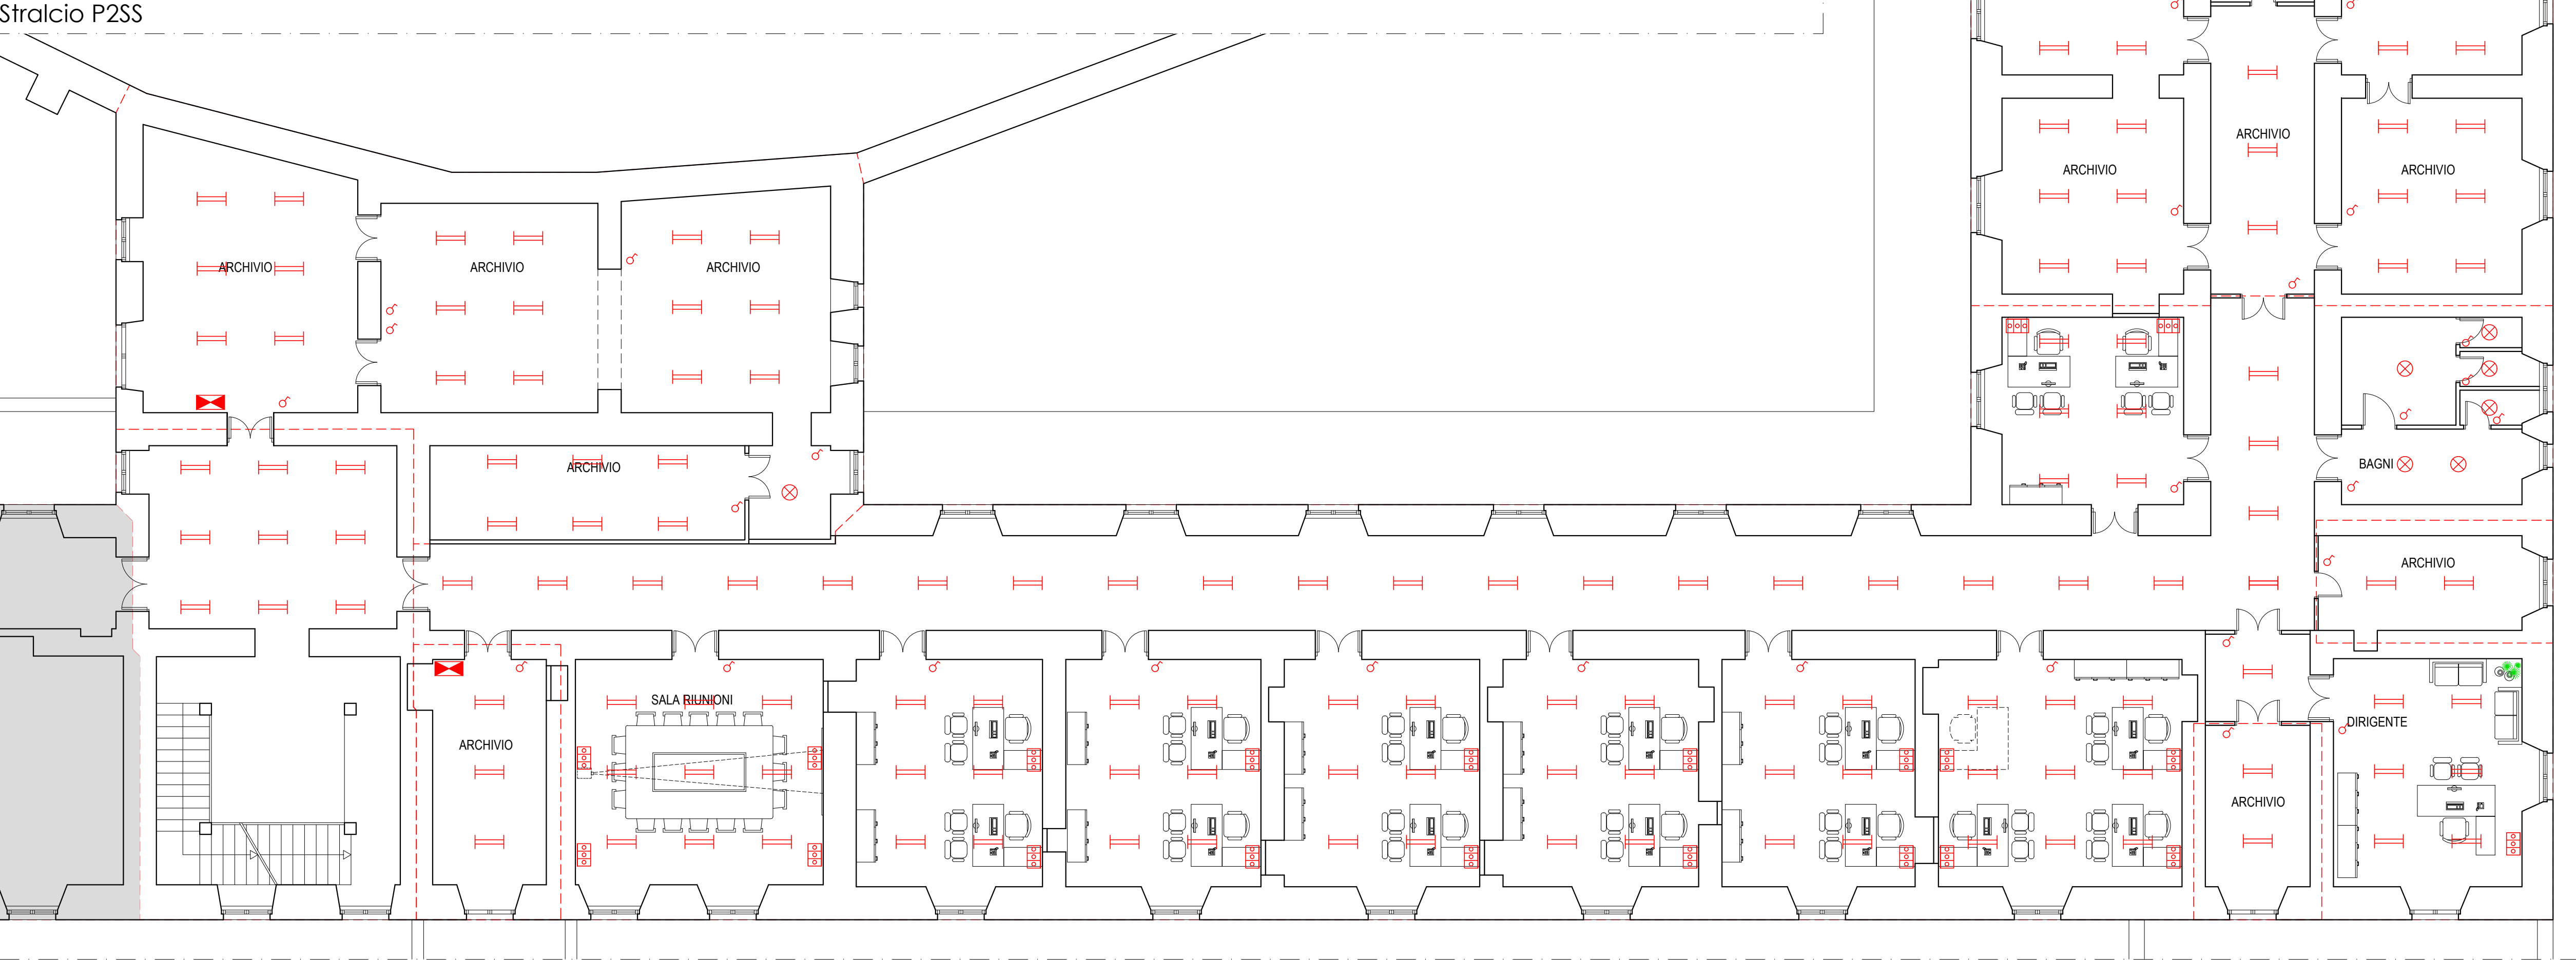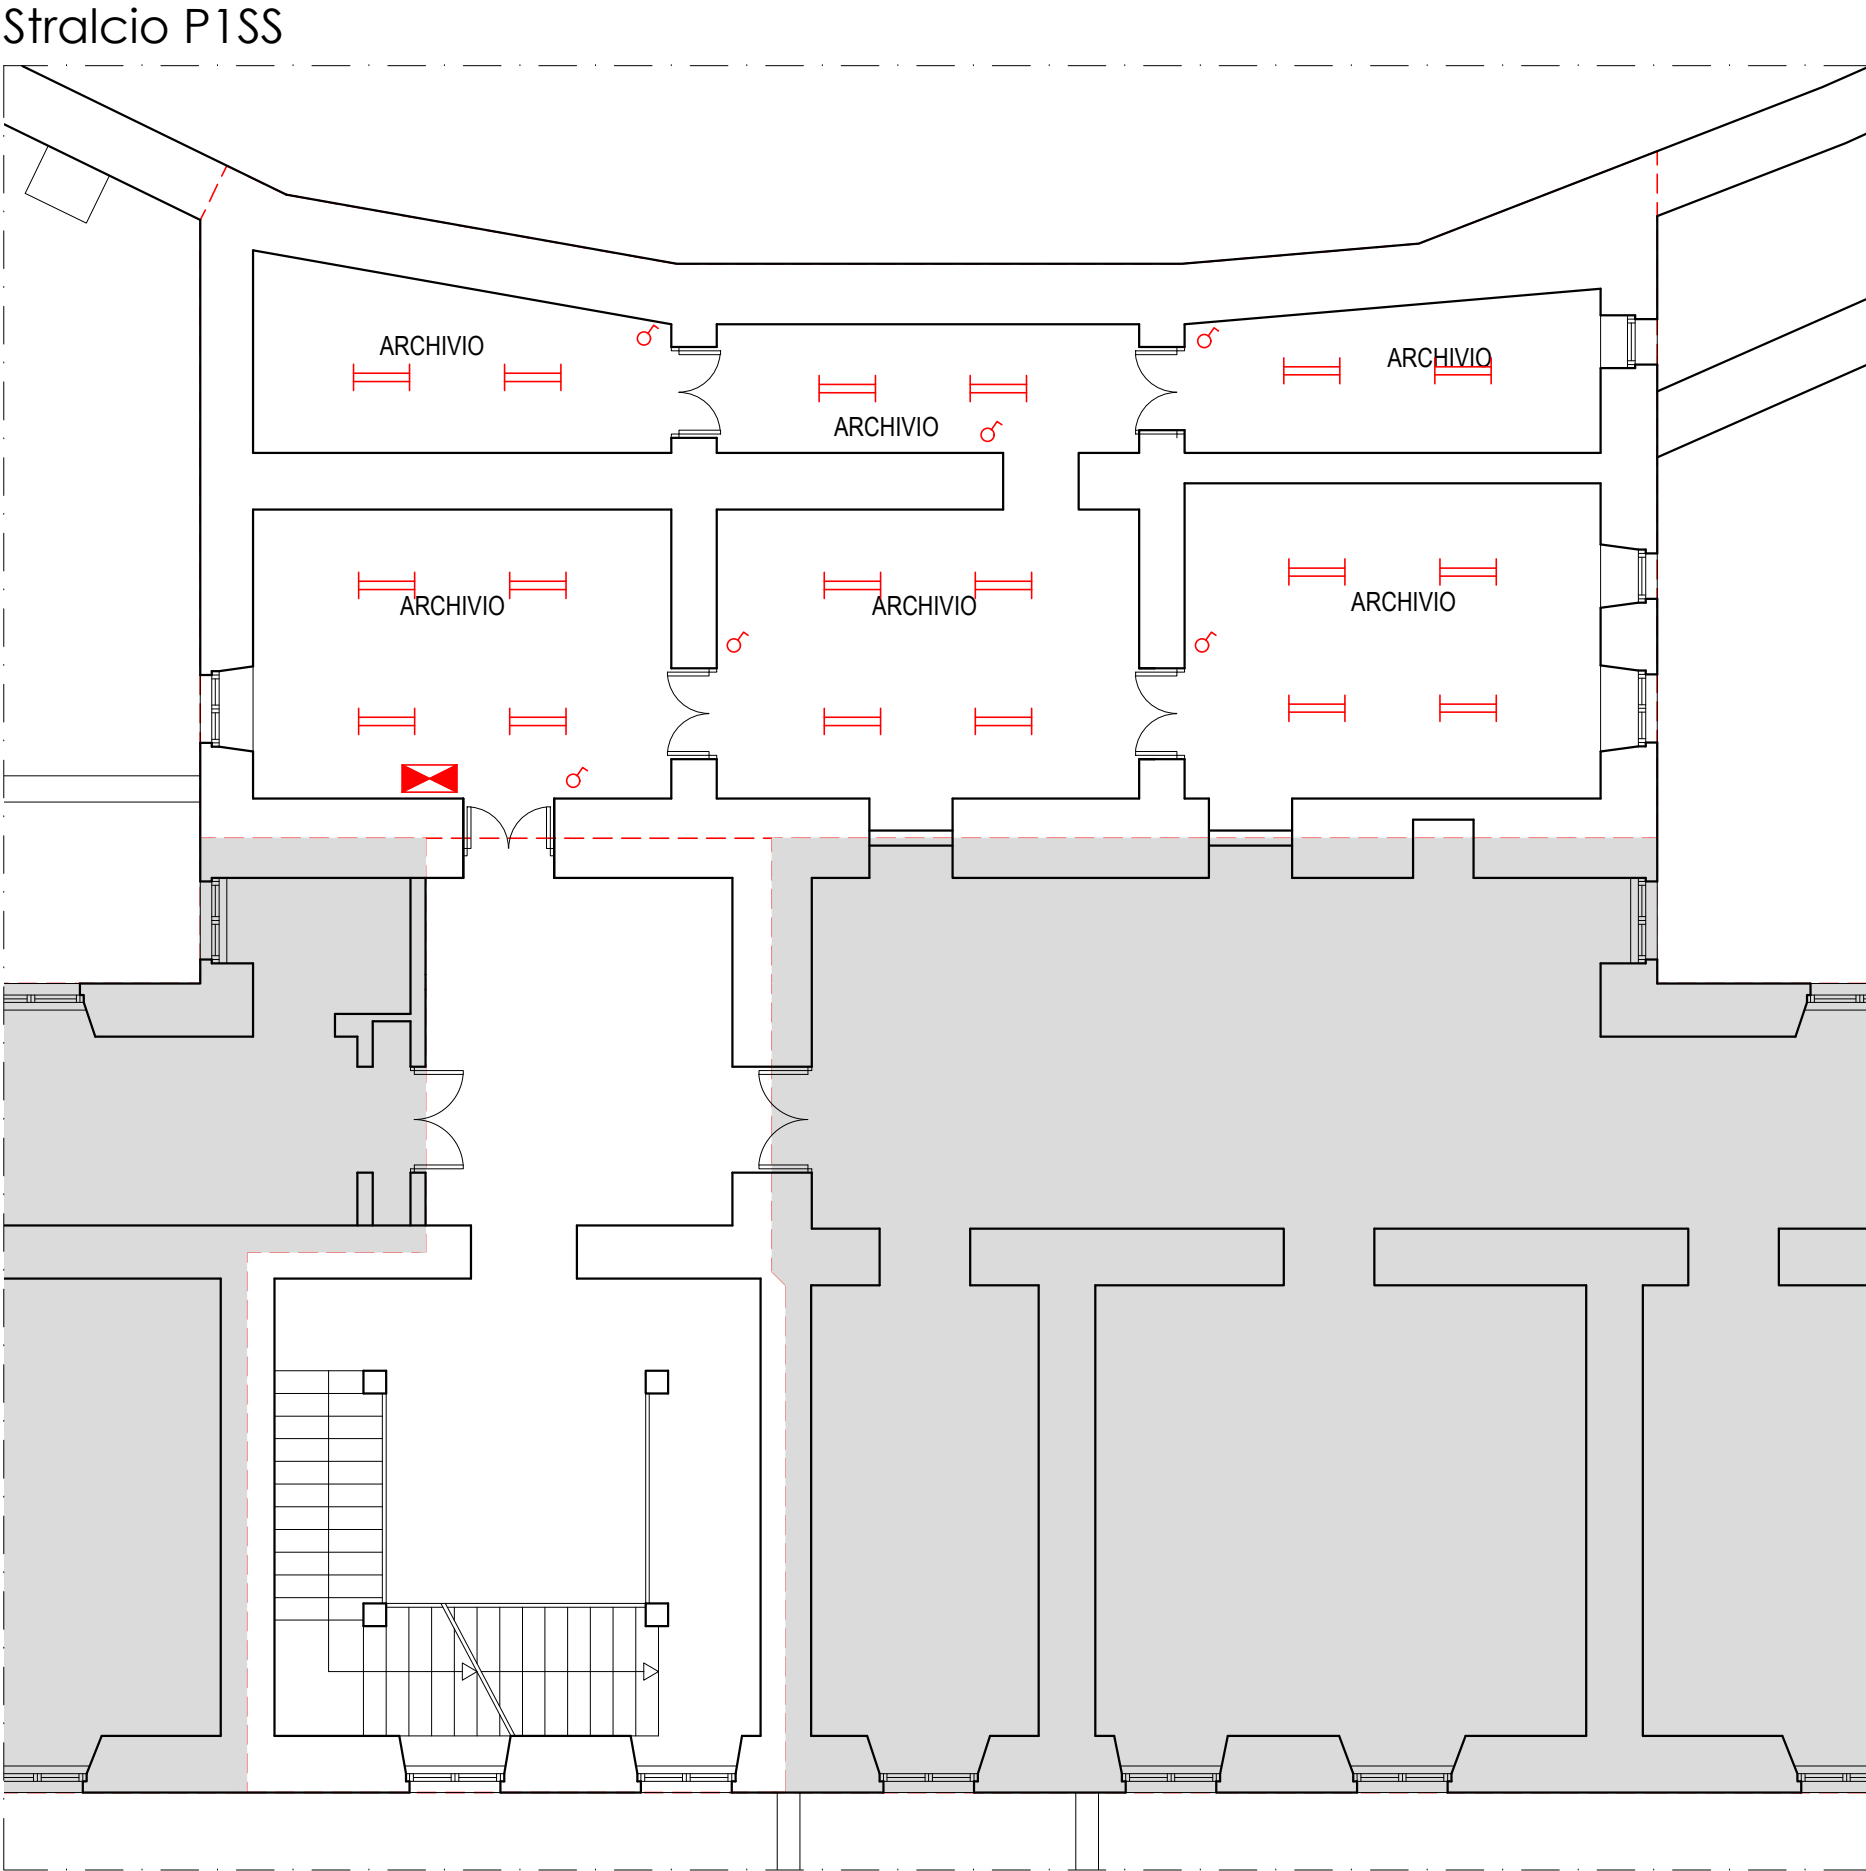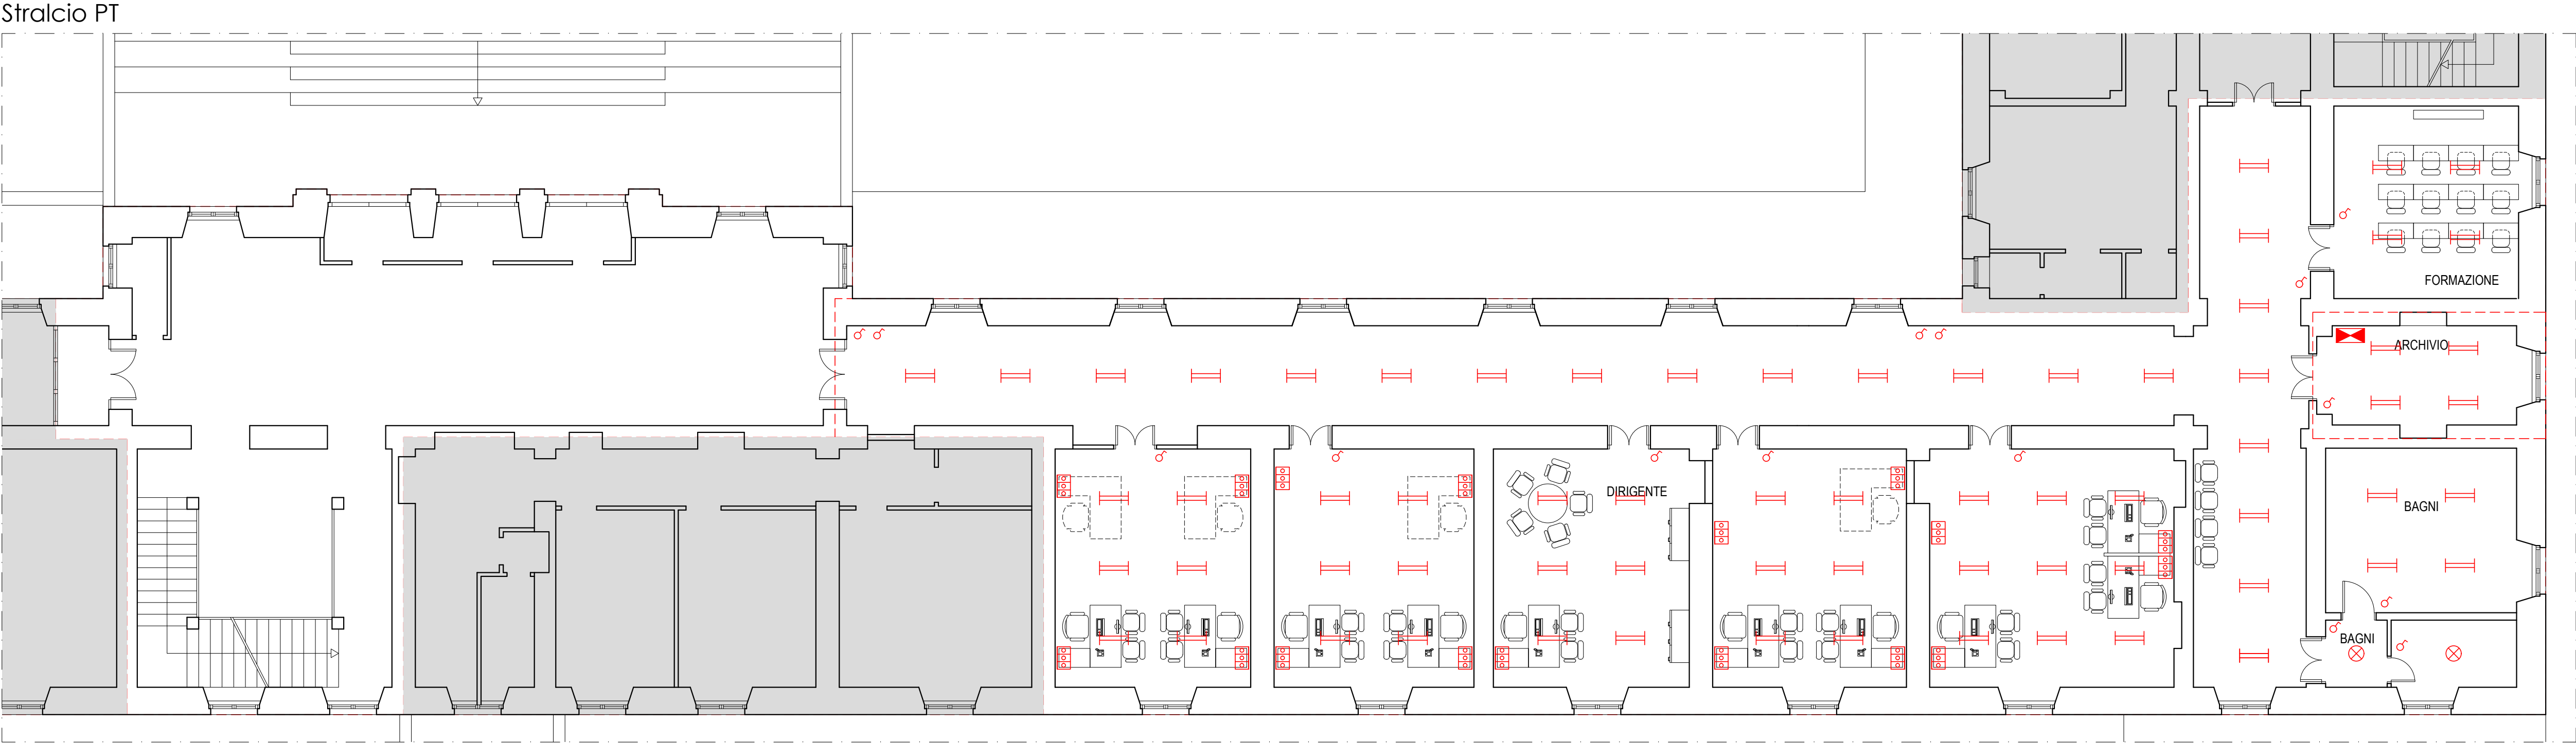

Direzione Regionale Puglia e Basilicata
COMUNE DI POTENZA

PROGETTO DI FATTIBILITÀ TECNICA ED ECONOMICA
Manutenzione straordinaria di porzioni del Palazzo degli Uffici Governativi, ubicato a Potenza in corso XVIII Agosto 1860, sede di Amministrazioni Pubbliche



IPOTESI PROGETTUALE:
Oggetto: PRIME INDICAZIONI IMPIANTO ELETTRICO
PIANTA PIANO TERRA, PIANTA PIANO 1° E 2° SOTTOSTRADA

COMMITTENTE: AGENZIA DEL DEMANIO
DIREZIONE REGIONALE PUGLIA e BASILICATA
Direttore Regionale: Dott. Vincenzo CAPOBIANCO

RESPONSABILE UNICO PROCEDIMENTO (RUP): Ing. Massimo Notari
Responsabile U.O. Servizi Tecnici: Ing. Davide Ardito
Assistenti al RUP: Ing. Leonardo Trentadue
Geom. Arcangelo Siculo

PROGETTISTA: Ing. Massimo Notari

Data: giugno 2019

TAV.: 10.1

SCALA: 1:100