

IMPIANTO TERMICO/CLIMATIZZAZIONE
LEGENDA SIMBOLI

FC

Fan coil

⊗

Fan coil a cassetta

⊗

Termostato Ambiente

u

Deumidificatore

legenda simboli

Altra amministrazione

Limite amministrazioni



Direzione Regionale Puglia e Basilicata
COMUNE DI POTENZA

PROGETTO DI FATTIBILITÀ TECNICA ED ECONOMICA
Manutenzione straordinaria di porzioni del Palazzo degli
Uffici Governativi, ubicato a Potenza in corso XVIII Agosto
1860, sede di Amministrazioni Pubbliche



IPOTESI PROGETTUALE:
Oggetto: PRIME INDICAZIONI IMPIANTO TERMICO/CLIMATIZZAZIONE
PIANTA PIANO TERRA, PIANTE PIANO 1° E 2° SOTTOSTRADA

COMMITTENTE: AGENZIA DEL DEMANIO
DIREZIONE REGIONALE PUGLIA e BASILICATA
Direttore Regionale: Dott. Vincenzo CAPOBIANCO

RESPONSABILE UNICO PROCEDIMENTO (RUP): Ing. Massimo Notari
Responsabile U.O. Servizi Tecnici:
Assistenti al RUP: Ing. Leonardo Trentadue
Geom. Arcangelo Siculo


PROGETTISTA: Ing. Massimo Notari

Data: giugno 2019


TAV.:
11.1

SCALA: 1:100

Stralcio PT

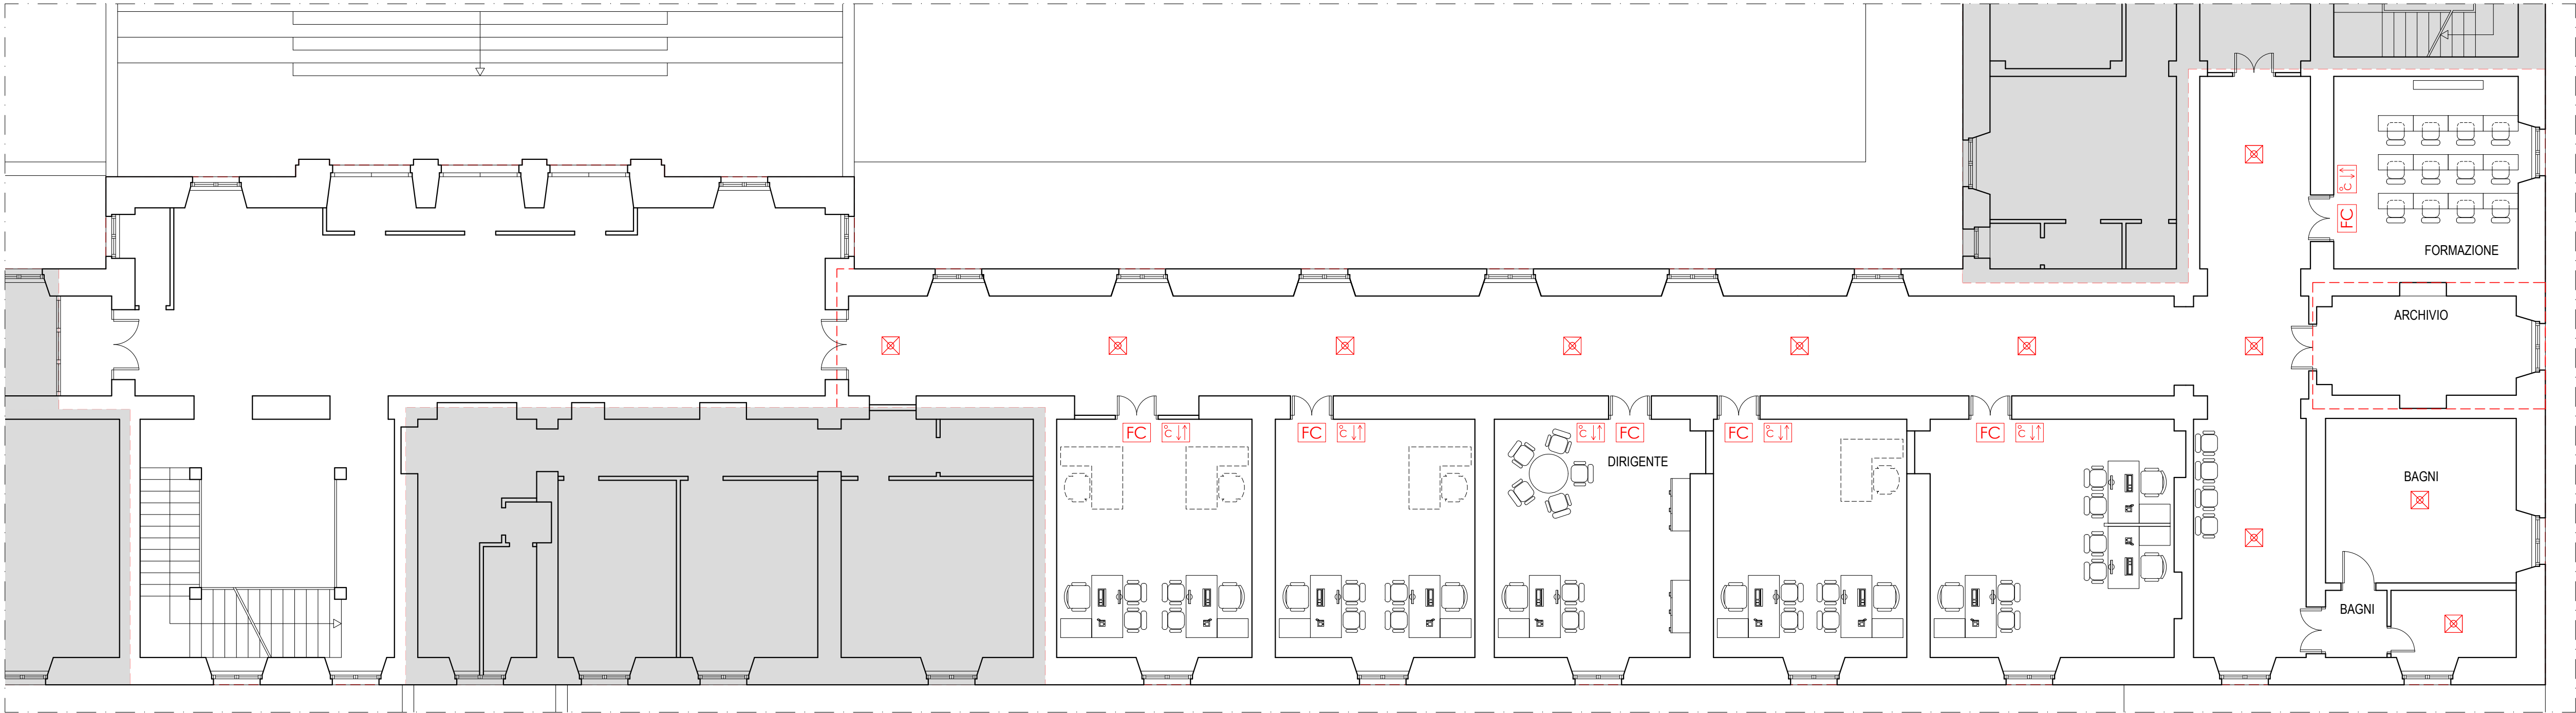

Stralcio P1SS

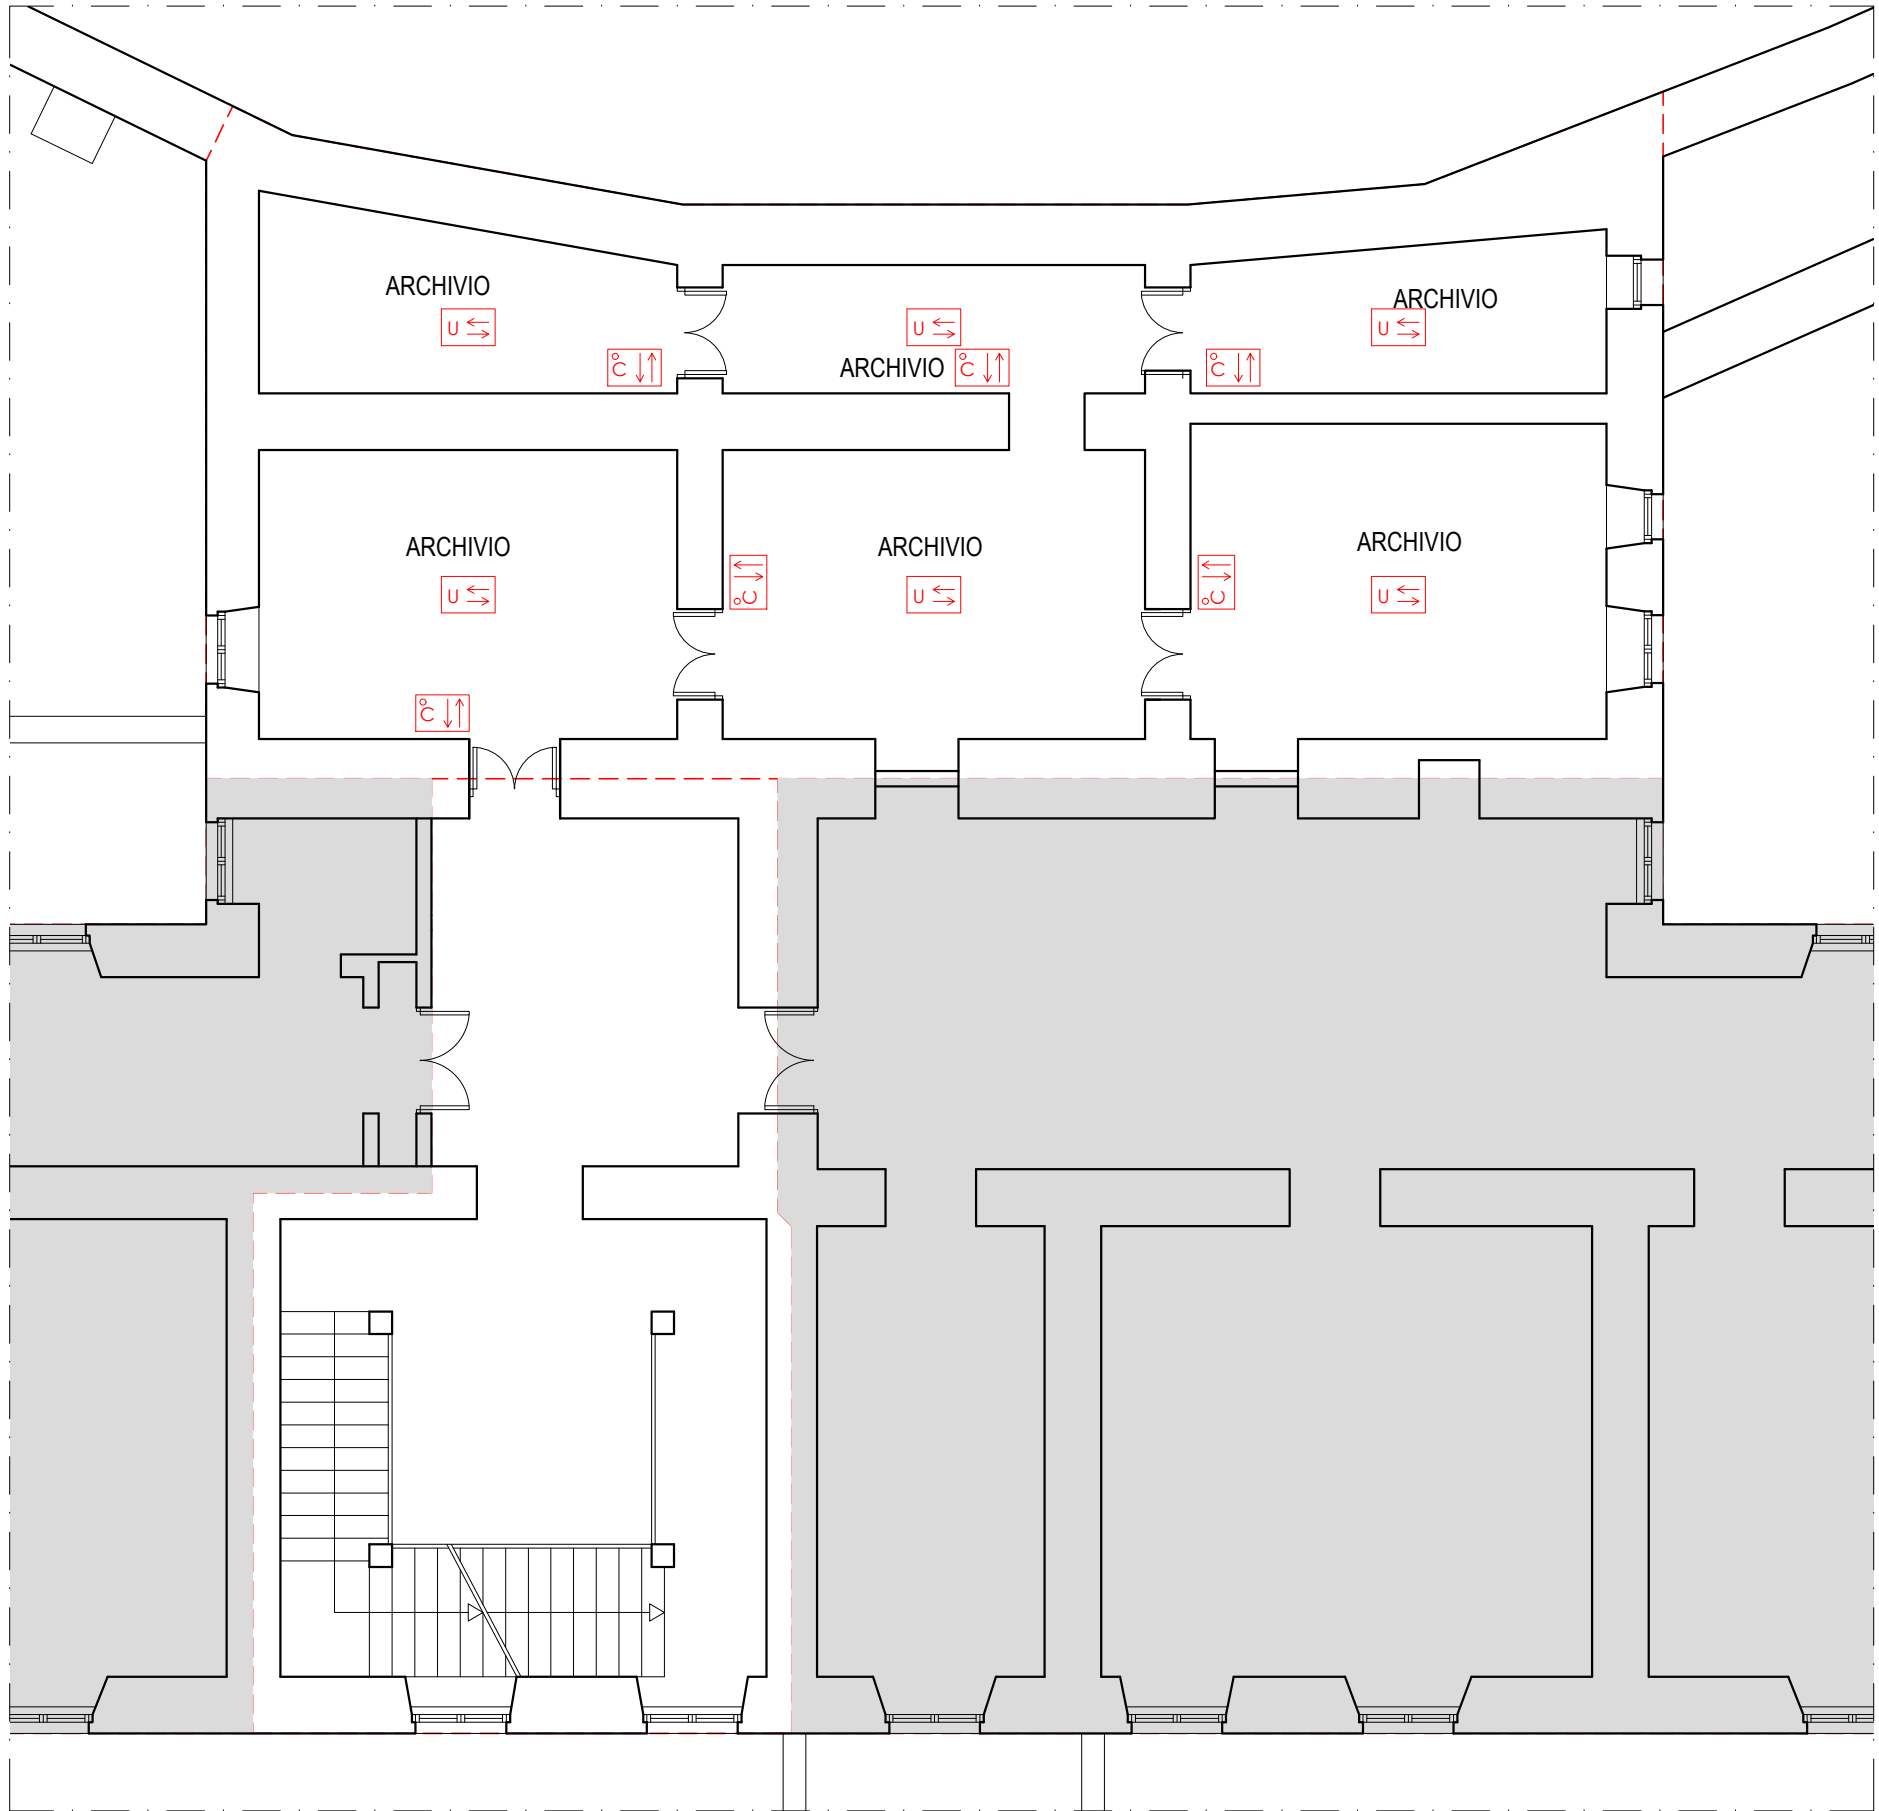

Stralcio P2SS

