

- IMPIANTO ANTINCENDIO
legenda simboli
- VIE DI FUGA
 - REI PORTA RESISTENTE AL FUOCO
 - USCITA DI SICUREZZA
 - LUCI DI SICUREZZA - ILLUMINAZIONE EMERGENZA
 - SISTEMA DI SEGNALAZIONE IMPIANTI ALLARME
 - ESTINTORE PORTATILE
 - RILEVATORE DI FUMO
 - CENTRALINA RILEVAZIONE FUMI + CENTRALINA EVAC
 - DIFFUSORE EVAC
 - COMPARTIMENTO ANTINCENDIO
 - COMPARTIMENTAZIONE IN BASE AL CARICO DI INCENDIO
 - RILEVATORI DI FUMO
 - IMPIANTO DI SEGNALAZIONE E ALLARME
 - IMPIANTO DI SPEGNIMENTO
 - SEPARAZIONE CON PORTE REI
 - LAMPADE DI EMERGENZA
 - IMPIANTO EVAC

- legenda simboli
- ALTRA AMMINISTRAZIONE
 - LIMITE AMMINISTRAZIONI



Direzione Regionale Puglia e Basilicata
COMUNE DI POTENZA

PROGETTO DI FATTIBILITÀ TECNICA ED ECONOMICA
**Manutenzione straordinaria di porzioni del Palazzo degli
Uffici Governativi, ubicato a Potenza in corso XVIII Agosto
1860, sede di Amministrazioni Pubbliche**



IPOTESI PROGETTUALE:

Oggetto: PRIME INDICAZIONI IMPIANTO ANTINCENDIO
PIANTA PIANO TERRA, PIANA PIANO 1° E 2° SOTTOSTRADA

COMMITTENTE: AGENZIA DEL DEMANIO
DIREZIONE REGIONALE PUGLIA e BASILICATA
Direttore Regionale: Dott. Vincenzo CAPOBIANCO

RESPONSABILE UNICO PROCEDIMENTO (RUP): Ing. Massimo Notari
Responsabile U.O. Servizi Tecnici:

Assistenti al RUP: Ing. Leonardo Trentadue
Geom. Arcangelo Siculo


PROGETTISTA: Ing. Massimo Notari

Data: giugno 2019


TAV:
9.1

SCALA: 1:100

Stralcio PT

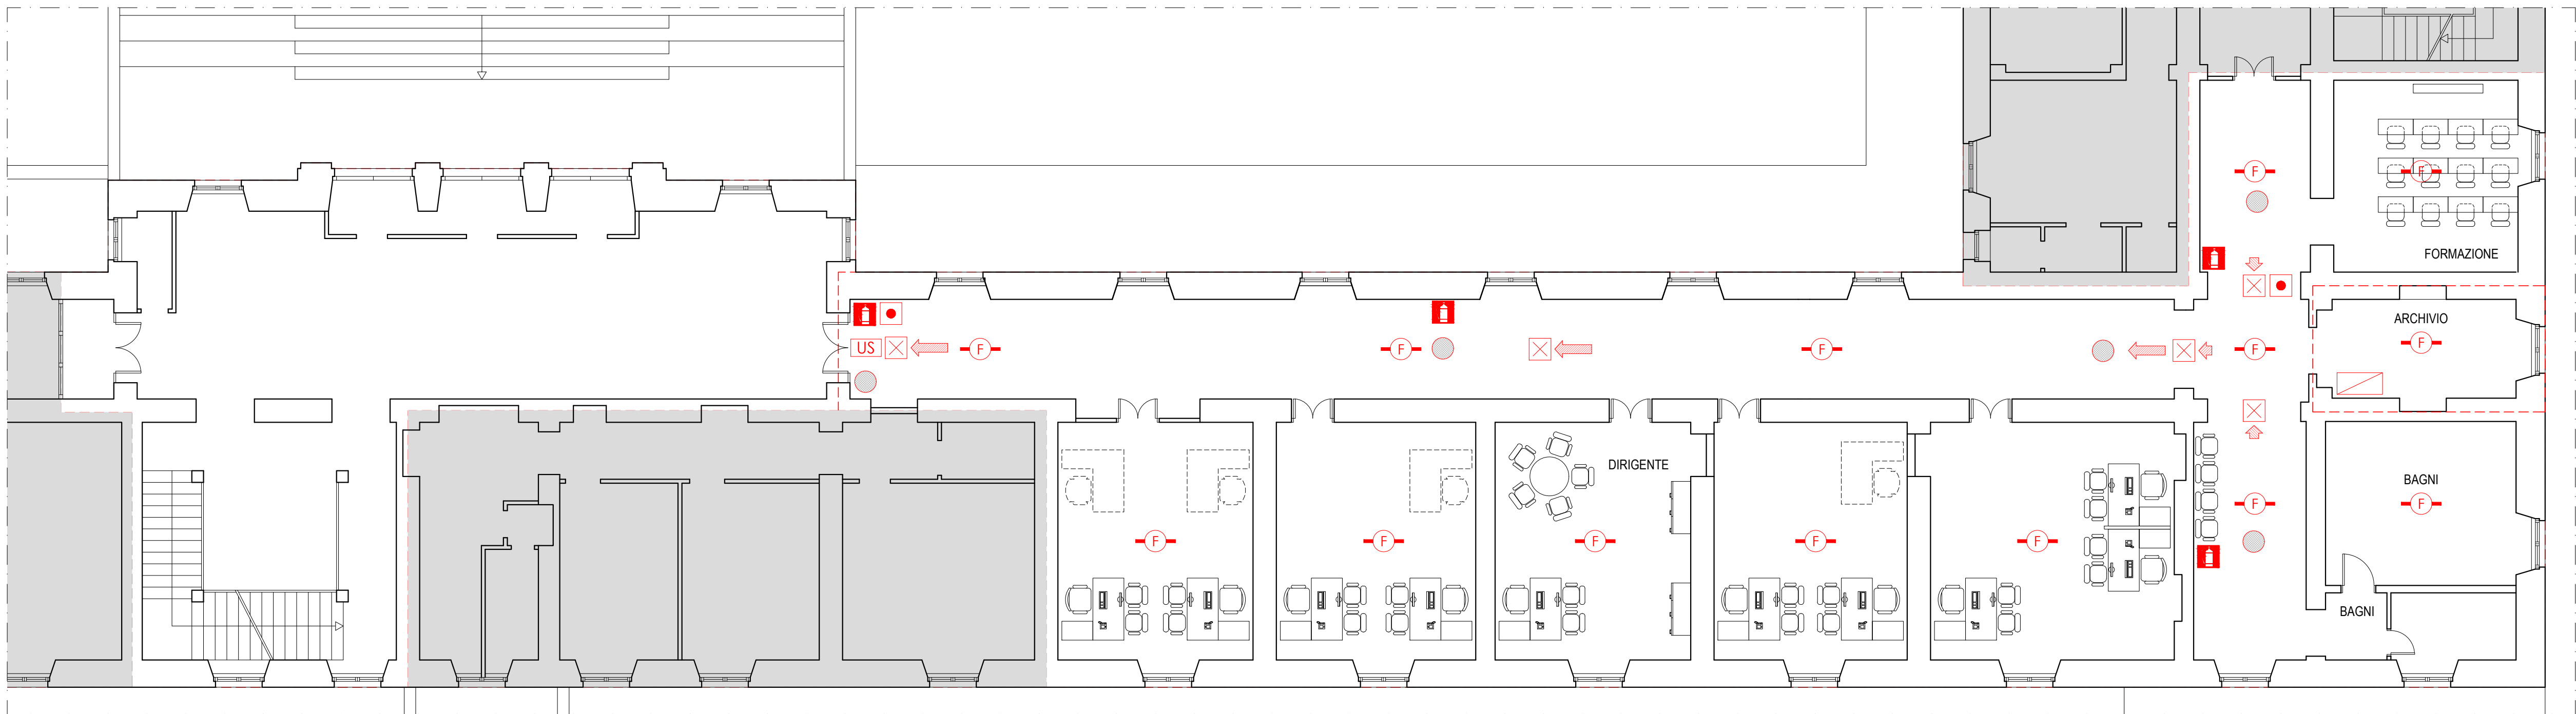

Stralcio P1SS

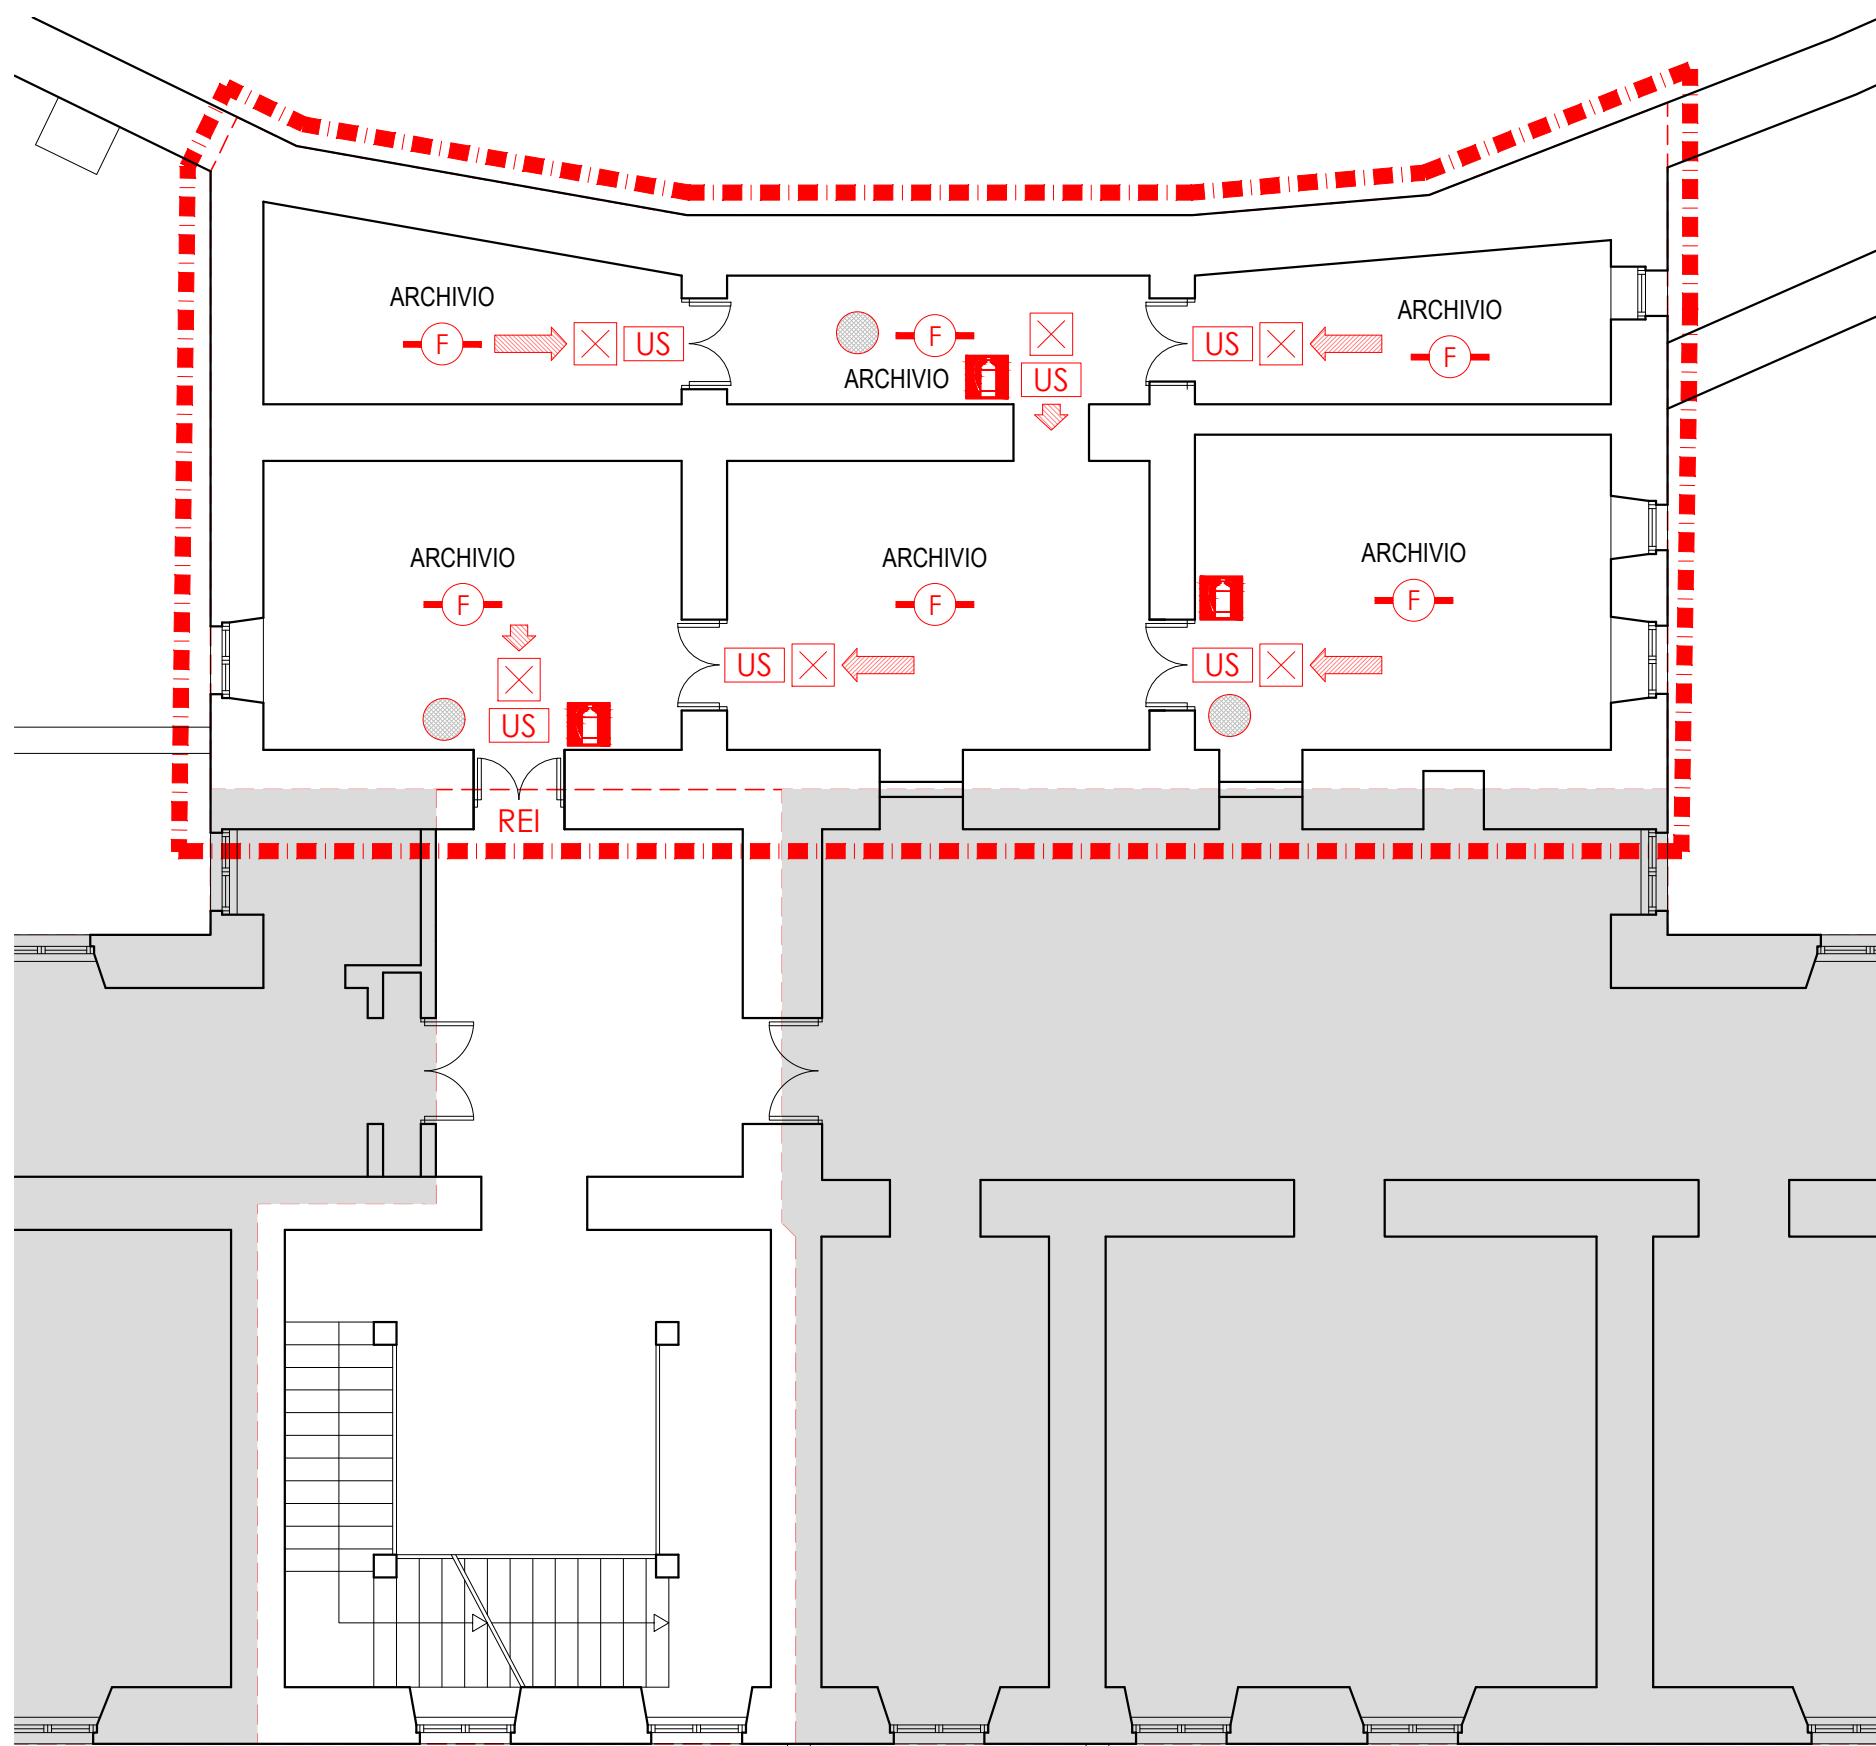

Stralcio P2SS

