


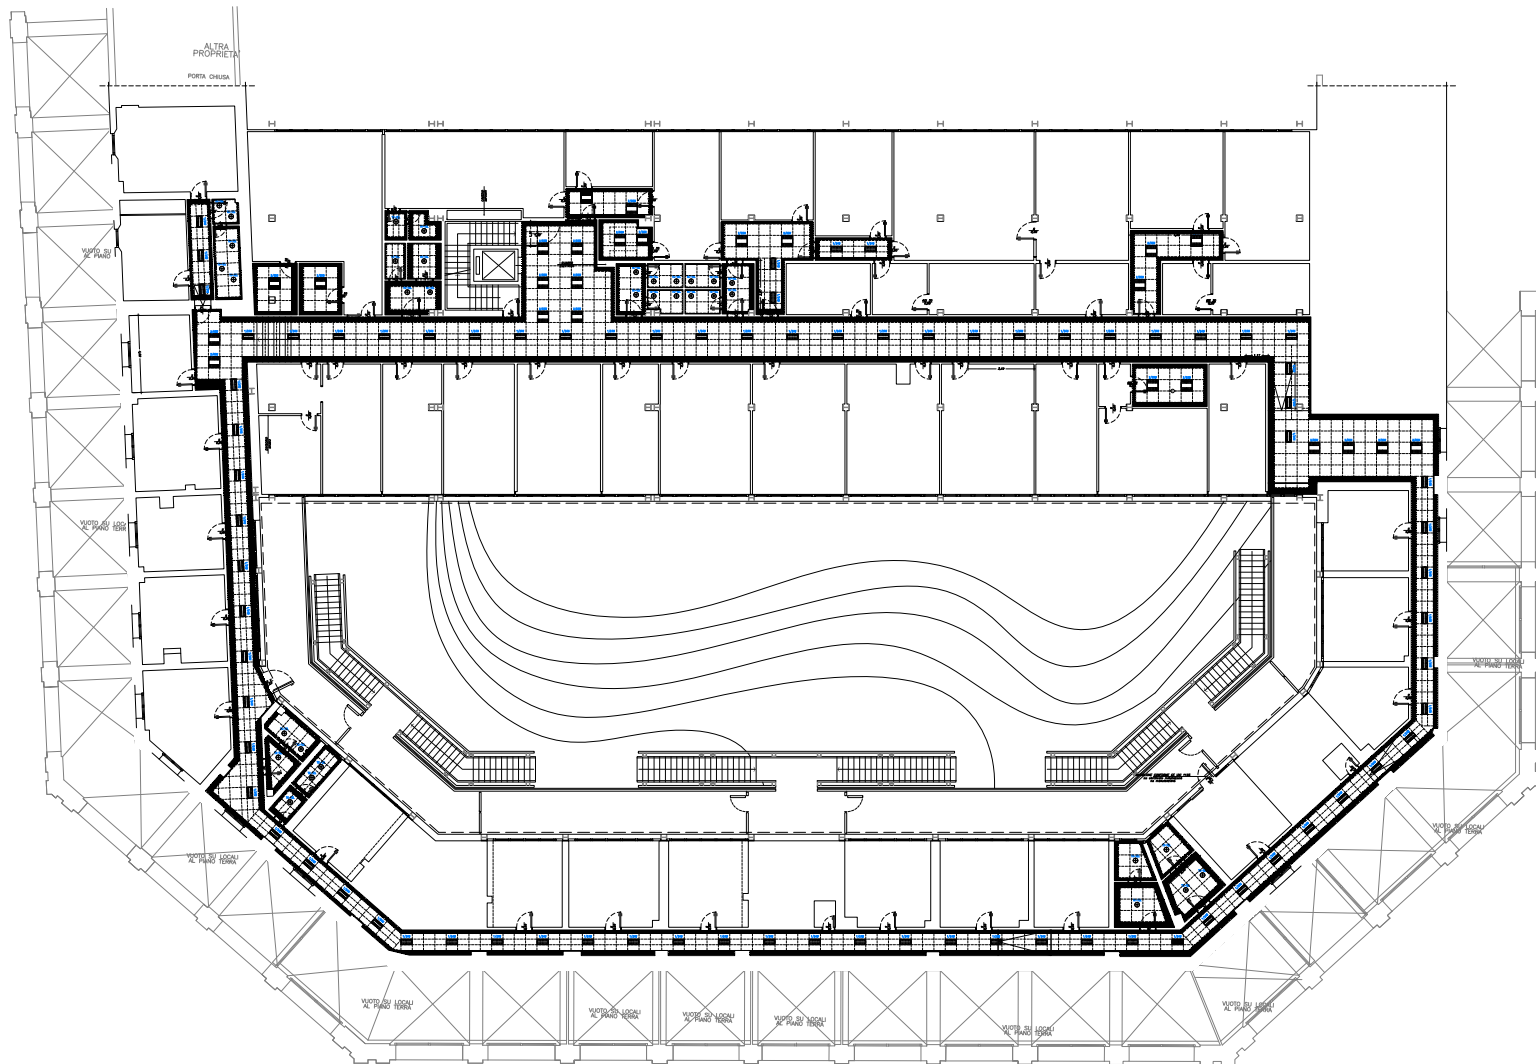

LEGENDA

- 1. FARETTO DA INCASSO mm
- 2. PLAFONIERA 300x600 mm
- 3. PLAFONIERA 600x600 mm



AGENZIA DEL DEMANIO
Direzionale Centrale Manutenzione, Contratti e Beni Confiscati, U.O. Edilizia

MANUTENZIONE STRAORDINARIA E ADEGUAMENTO
NORMATIVO IMMOBILE FIP IN BOLOGNA
GALLERIA 2 AGOSTO 1980

PROGETTO ESECUTIVO

COMMITTENTE: Ente
Resp. Ufficio del Progettamento: Arch. Vittorio Roccapietra (Disegno)

PROGETTAZIONE: Ente

Progetto: ZEROUNO

Resp. della Progettazione: Arch. Roberto Zorzi
Arch. Roberto Zorzi
Arch. Roberto Zorzi
Arch. Roberto Zorzi
Arch. Roberto Zorzi

ELABORATO NUMERO: 31

ARGOMENTO: IMPIANTO ELETTRICO

TITOLO: PLANIMETRIA P1 - ILLUMINAZIONE

SCALA: 1:100

COORDINATA: 31

REV. DATA: 1/1/2011

1/1/2011: 1/1/2011

1/1/2011: 1/1/2011