


LEGENDA	
	PIAFONIERE 4x15W A CONTRASCEFFITO
	PLAQUETTERIA 2x30W - DARK LIGHT
	PUNTO LUCE A SCOPPIO - DA SOSTITUIRE NEI SERVIZI
	QUADRI ELETTRICI ESISTENTI OVE PASSABILE LE NUOVE LINEE ELETTRICHE
	QUALITÀ PRINCIPALE DI DISTRIBUZIONE PER ALIMENTAZIONE: - QUADRI ELETTRICI DI ZONA - IMPIANTO RIVELAZIONE INCENDIO - IMPIANTO ILLUMINAZIONE EMERGENZA - IMPIANTO DIVISIONE SONORA
	QUALITÀ PRINCIPALE DI DISTRIBUZIONE PER ALIMENTAZIONE: - IMPIANTO RIVELAZIONE INCENDIO - IMPIANTO ILLUMINAZIONE EMERGENZA - IMPIANTO DIVISIONE SONORA
	SISTEMA ANFCE CONTROLLO ACCESSO
	CONTRASCEFFITO 60x60cm

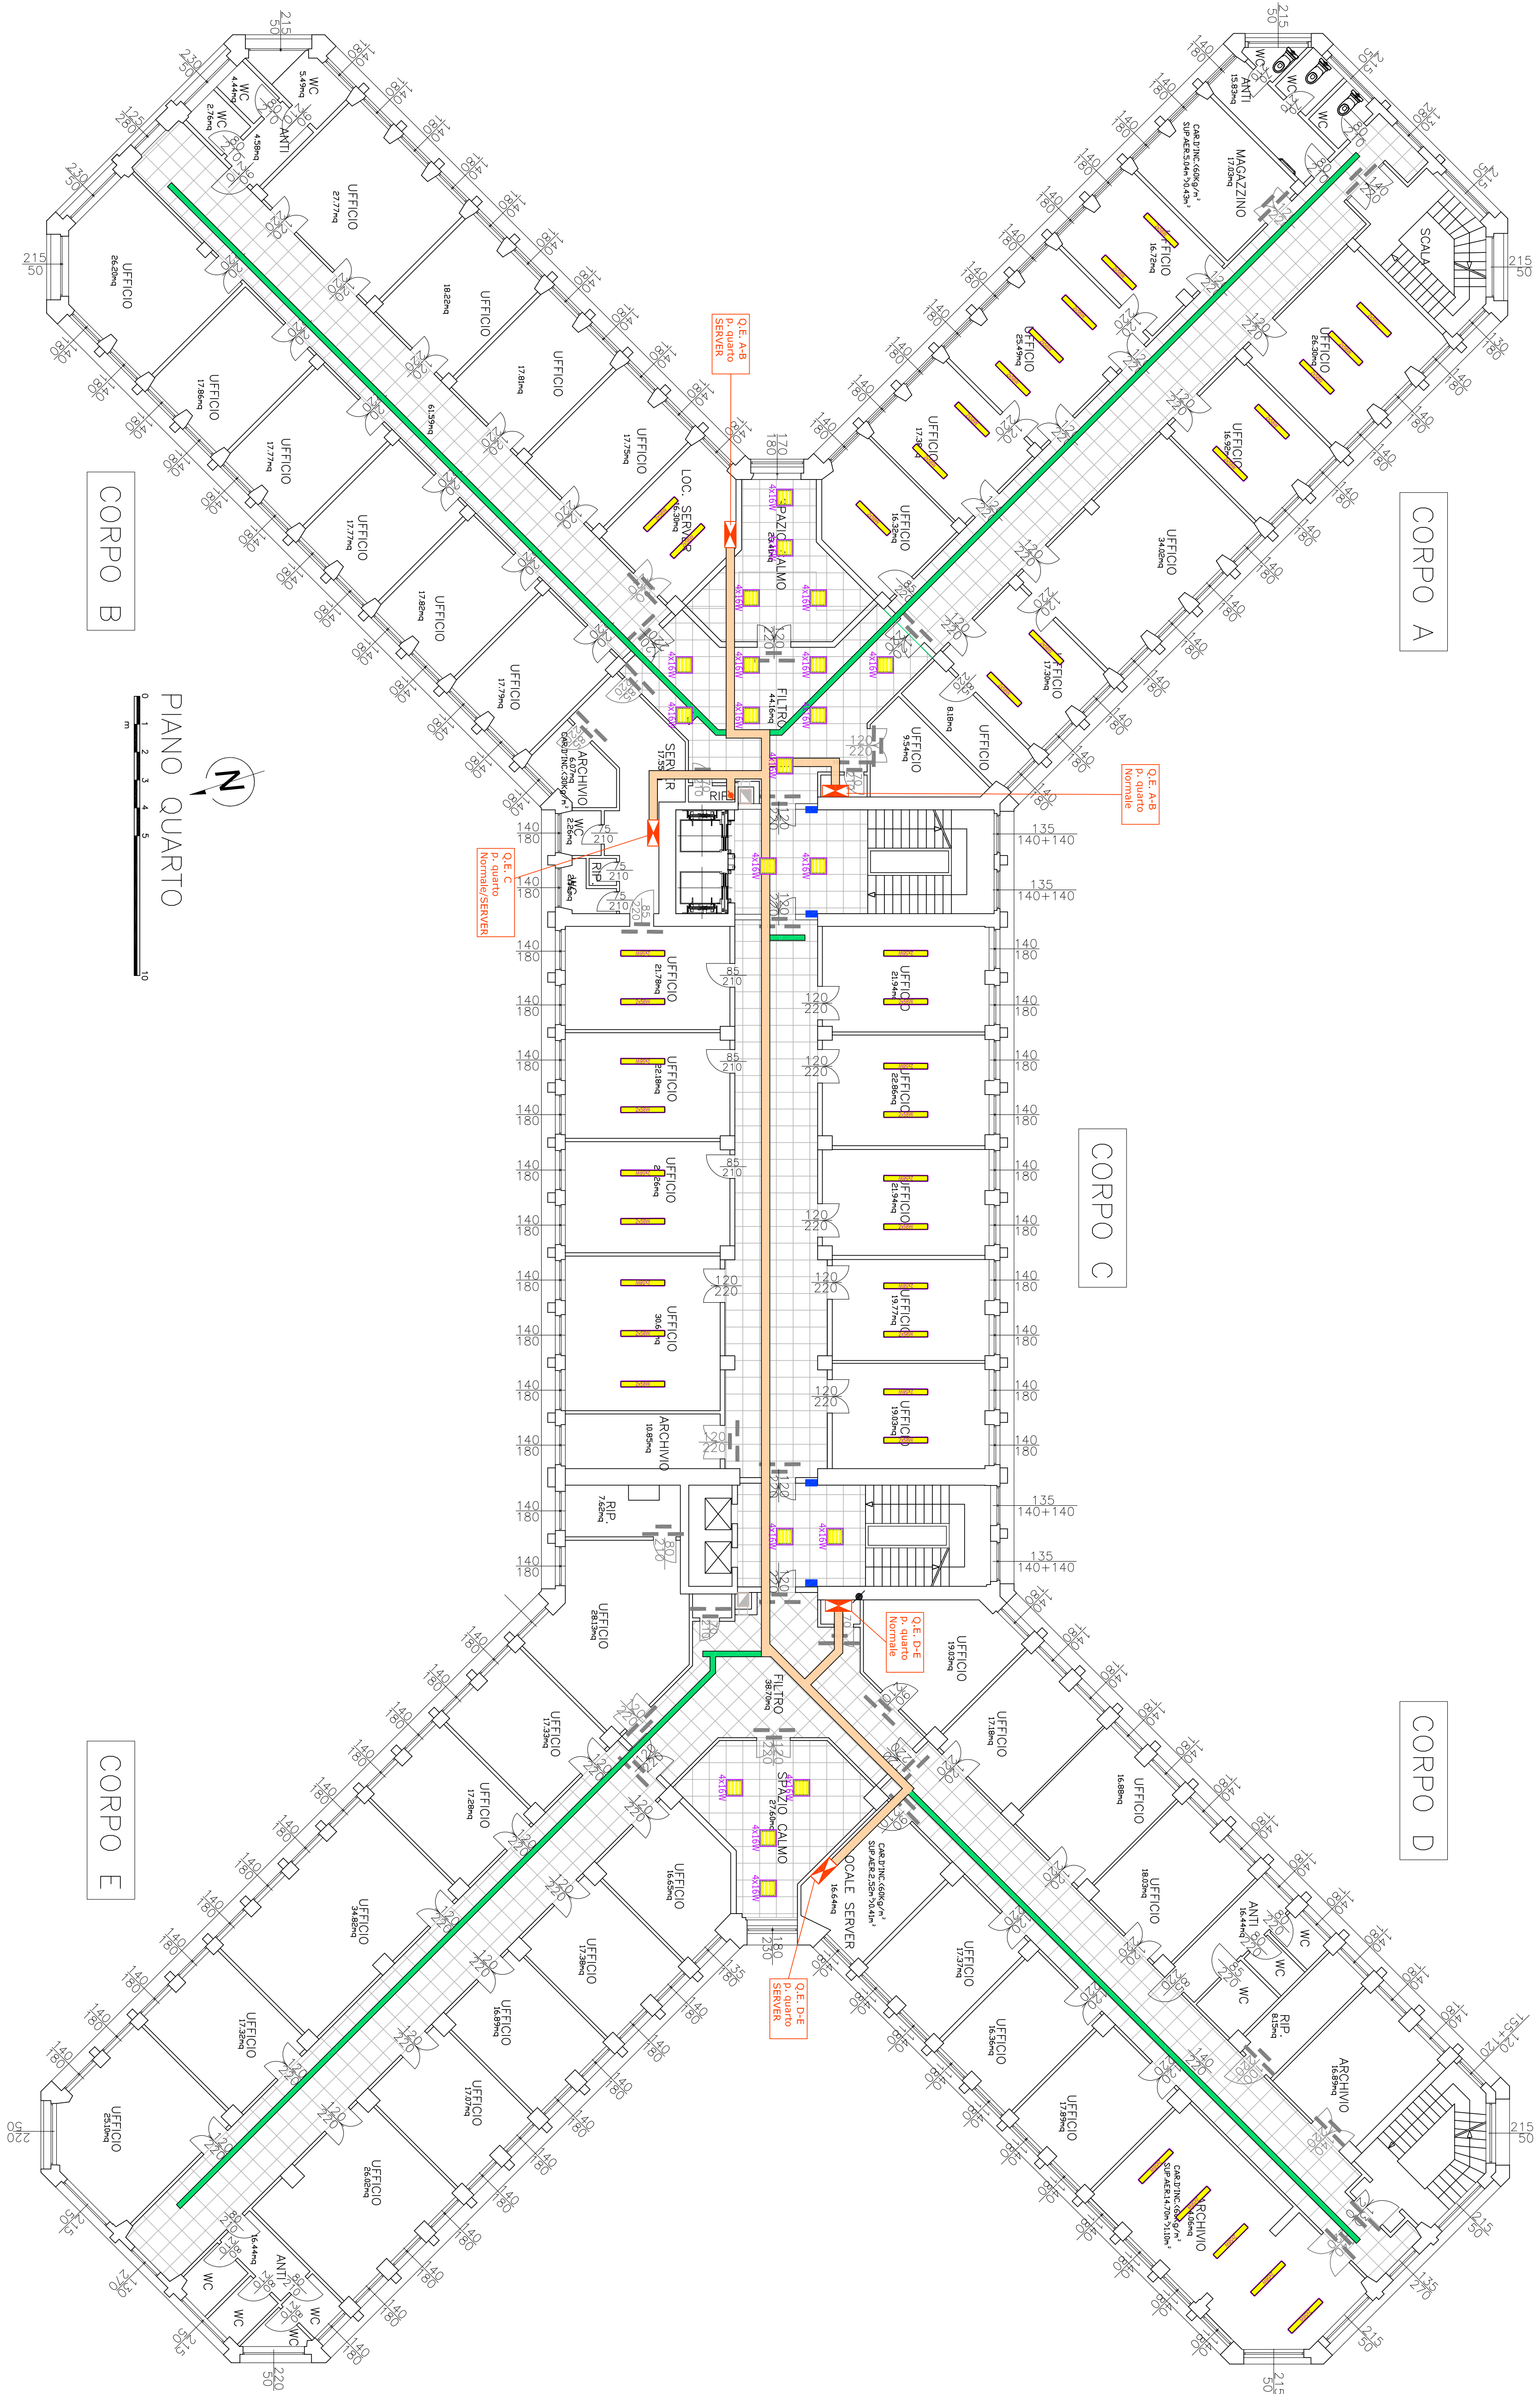

STUDIO TECNICO Dott. Ing. GAETANO ROCCO Corso G. Garibaldi, 111 - 60123 Ancona - Tel.: 071/953300 - Fax: 071/2075936 E-mail: progett@roccogroup.it	
Tramite a.: PD-E-06	Data: Dicembre 2011 Data ultima modifica: 15/12/2011 Scale: 1:100
Progetto: LAVORI DI ADEGUAMENTO NORMATIVO IN MATERIA DI PREVENZIONE INCENDIO DI ELETTRICITÀ E SOSTITUIRE NEI SERVIZI CONFERITO AL FONDO IMMOBILI FINANZIARI SITO IN ANCONA IN VIA PALESTRINO 15.	Completato: AGENZIA DEL BENARIO Deduzione Generale Piani, Programmi e Servizi 100% 4230734 - 601064230200
OGGETTO: PROGETTO DEFINITIVO ILLUMINAZIONE E CONTROLLO ACCESSI PIANTA PIANO QUARTO	
File: lavoro00-201016-2010PROGETTO DEFINITIVOIMPIANTO ELETTRICO.dwg	Disegnato:
Prodotto: 16/2/2010	Disegnato:
Prodotto riservato - Vietata la riproduzione, anche parziale, senza autorizzazione.	