


LEGENDA	
	PIAFONIERE 4x45W A CONTRASCEFFITO
	PIAFONIERA 2x30W - DARK LIGHT
	PUNTI LUCE A SOFFITTO - DA SOSTITUIRE NEI SERVIZI
	QUADRI ELETTRICI ESISTENTI CHE PASSANO LE NOUVE LUMIERE ELETTRIQUE
	QUALITÀ PRINCIPALE DI DISTRIBUZIONE PER ALIMENTAZIONE: - QUADRI ELETTRICI DI ZONA - IMPIANTO ILLUMINAZIONE EMERGENZA - IMPIANTO DIVISIONE SONORA
	QUALITÀ PRINCIPALE DI DISTRIBUZIONE PER ALIMENTAZIONE: - IMPIANTO REVELAZIONE INCENDIO - IMPIANTO ILLUMINAZIONE EMERGENZA - IMPIANTO DIVISIONE SONORA
	SISTEMA ANCOR
	CONTROSCHEFFITO 60x60cm

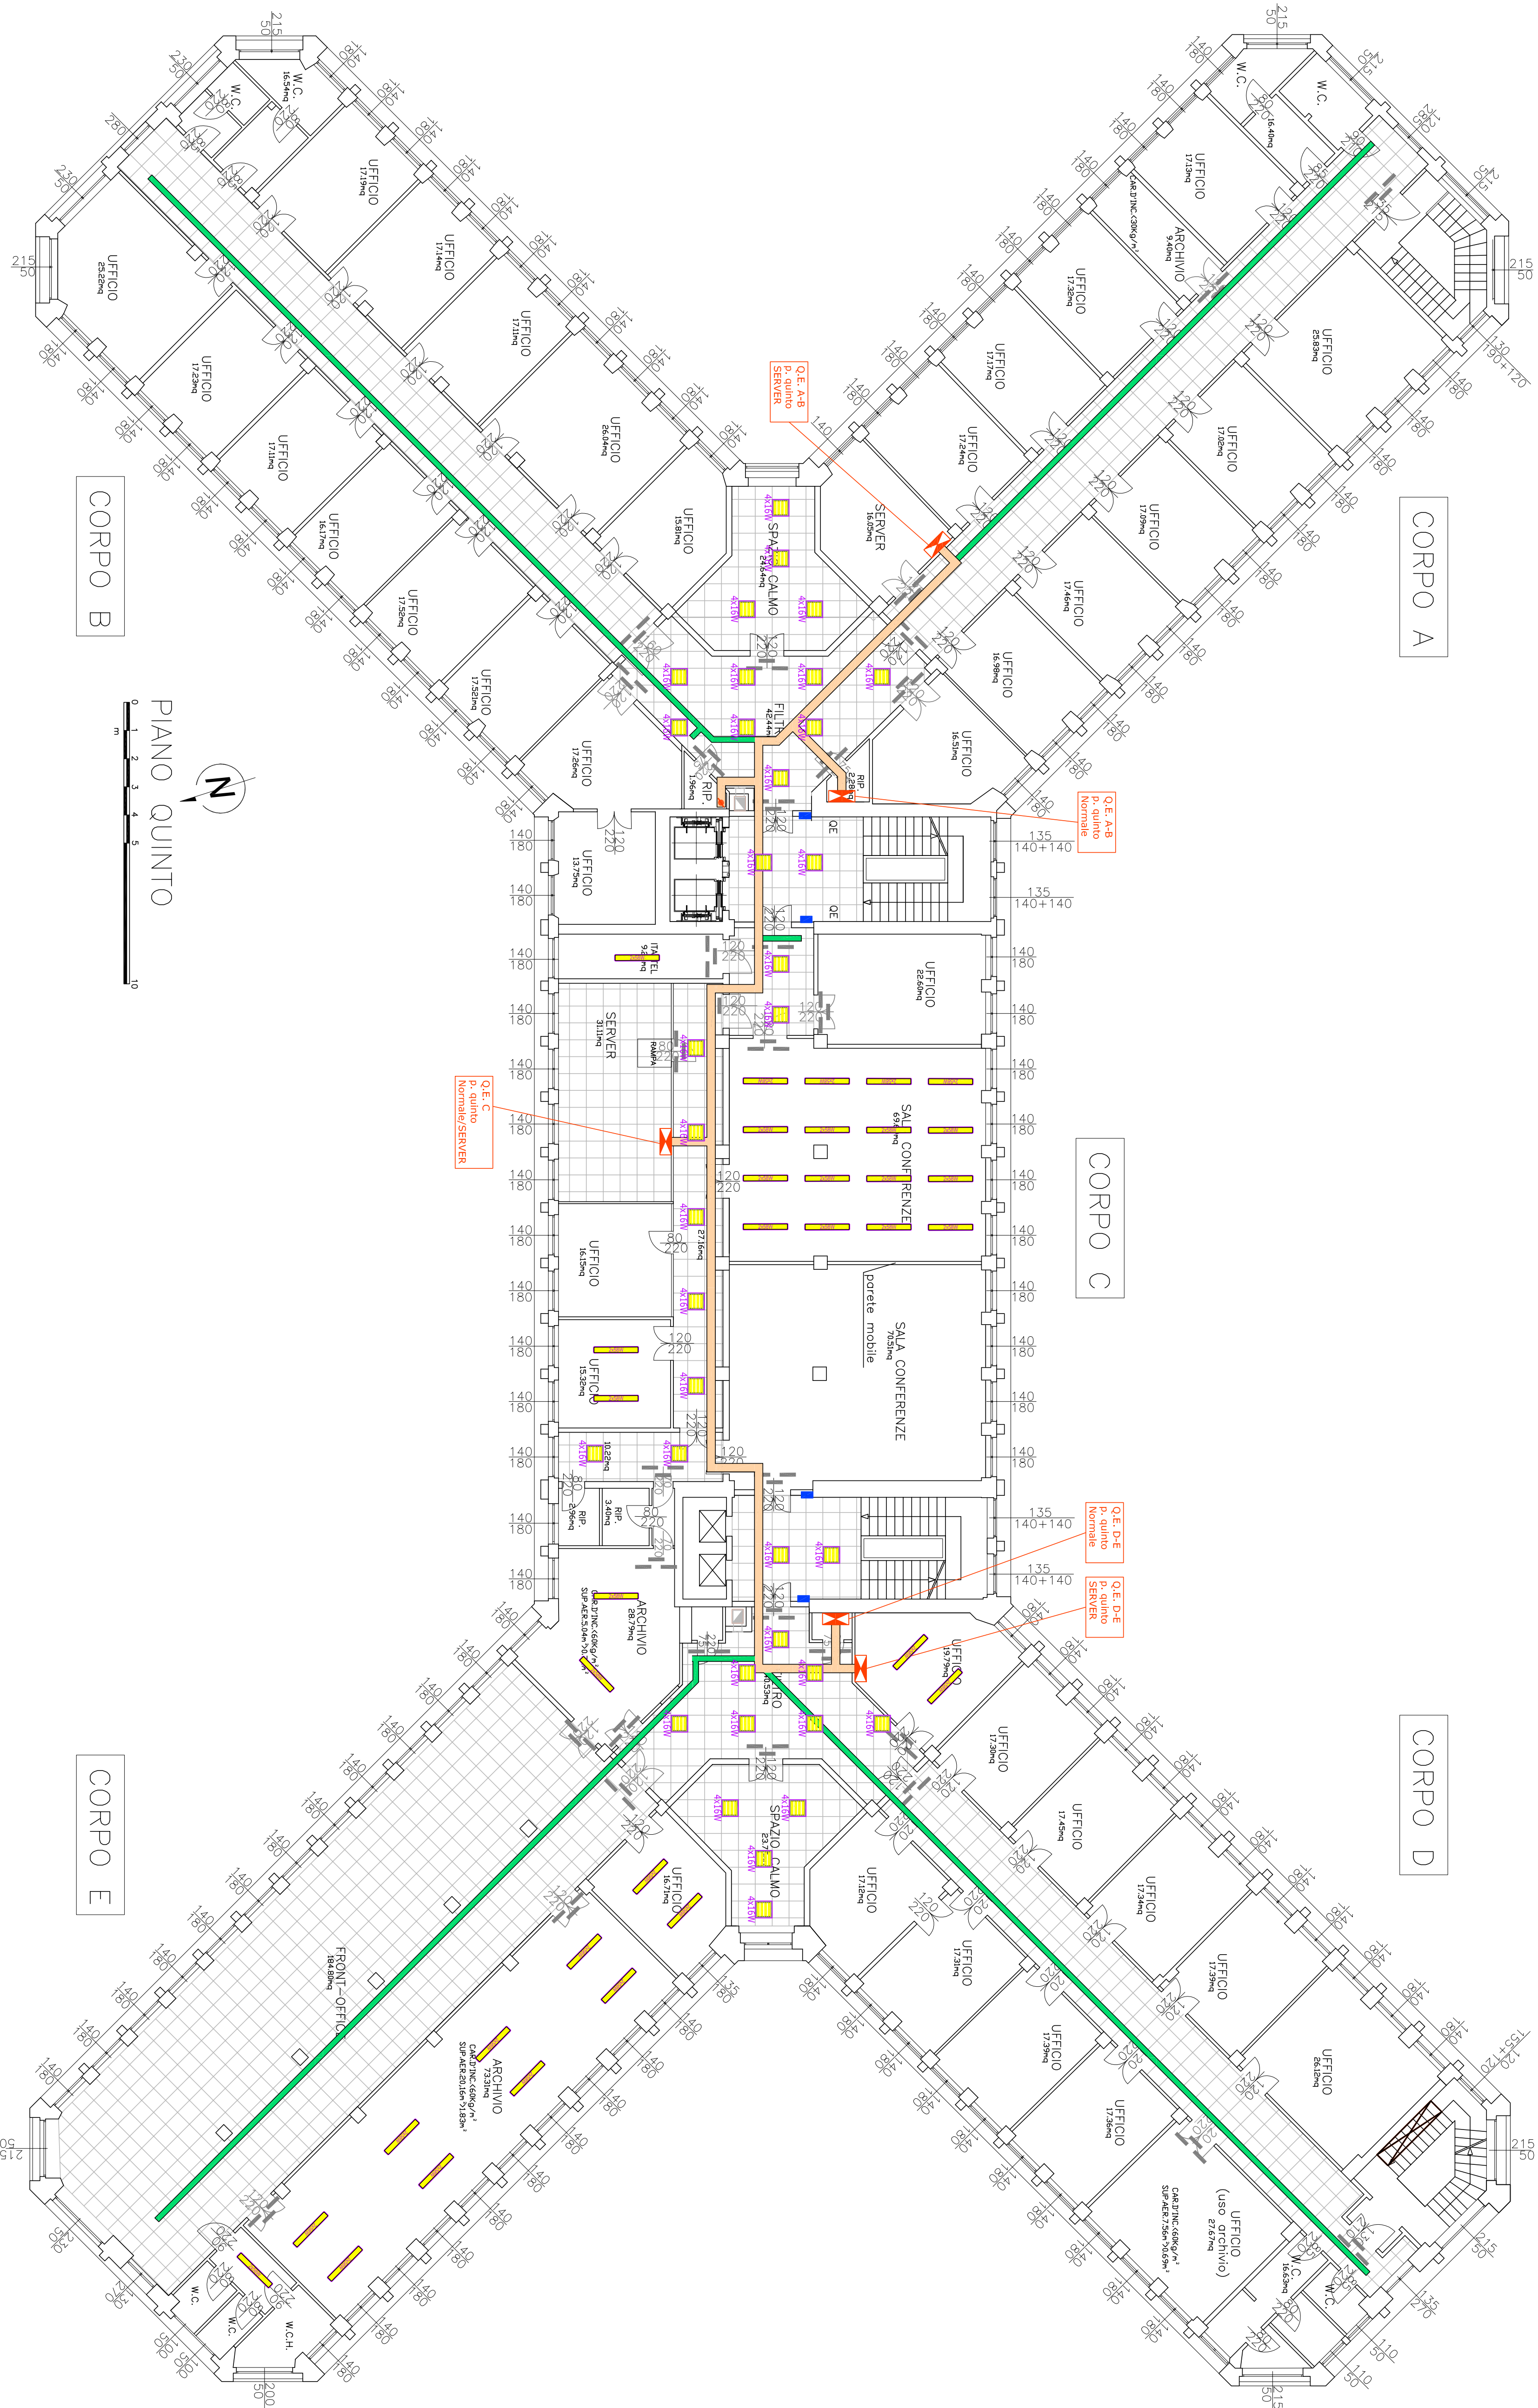

STUDIO TECNICO Dott. Ing. GAETANO ROCCO Corso G. Garibaldi, 111 - 60123 Ancona - Tel.: 071/953300 - Fax: 071/2075536 E-mail: progett@roccogae.it	
Travata n.: PD-E-07	Data: Dicembre 2011 Data ultima modifica: 15/12/2011 Scala: 1:100
Progetto: LAVORI DI ADEGUAMENTO NORMATIVO IN MATERIA DI PREVENZIONE INCENDIO DI EDIFICI ESISTENTI IN VIA LAVORO PRESSO L'IMMOBILE CONFERITO AL FONDO IMMOBILI FINANZIARI SITO IN ANCONA IN VIA PALESTRO 15.	Completato: AGENZIA DEL BENARIO Direzione Generale Piani, Programmi e Servizi Interventi Edili Tel. 061/4236734 - 061/42367320
PROGETTO DEFINITIVO ILLUMINAZIONE E CONTROLLO ACCESSI PIANTA PIANO QUINTO	
File: lavoro00-201016-2010PROGETTO DEFINITIVOIMPIANTO ELETTRICO.dwg	Disegnato:
Prodotto: 16/2/2010	Revisione:
Procedura riservata - Vedere la procedura, anche parziale, senza autorizzazione.	