


LEGENDA	
SIMBOLO	DESCRIZIONE
	Porta tagliafuoco
	Portone tagliafuoco
	Rivelatore a soffitto
	Istrante
	Estintore
	Impianto di spegnimento automatico ad Aerosol_Posizione da valutare in fase di esecuzione lavori a seconda delle scaffalature
	Allarme motore VVE UNI 70
	Punto di segnalazione manuale
	Centrale di controllo e segnalazione
	Ripetitore ottico di allarme
	Lampada d'emergenza
	Segnalazione d'emergenza
	Uscita d'emergenza
	Cassa acustica da parete
	Tromba acustica da parete
	Ventilatore per aerazione meccanica
	Percorso di esodo
	Serranda Tagliafuoco Certificata EI 120 S EN 1366-2
	Centralino per circuito floodilluminazione
	Amplificatore per circuito floodilluminazione
Per l'installazione delle lampade d'emergenza e dei corredi tagliafuoco vedere tavola C11 particolari 11 e 12	

ALTRA PROPRIETA'

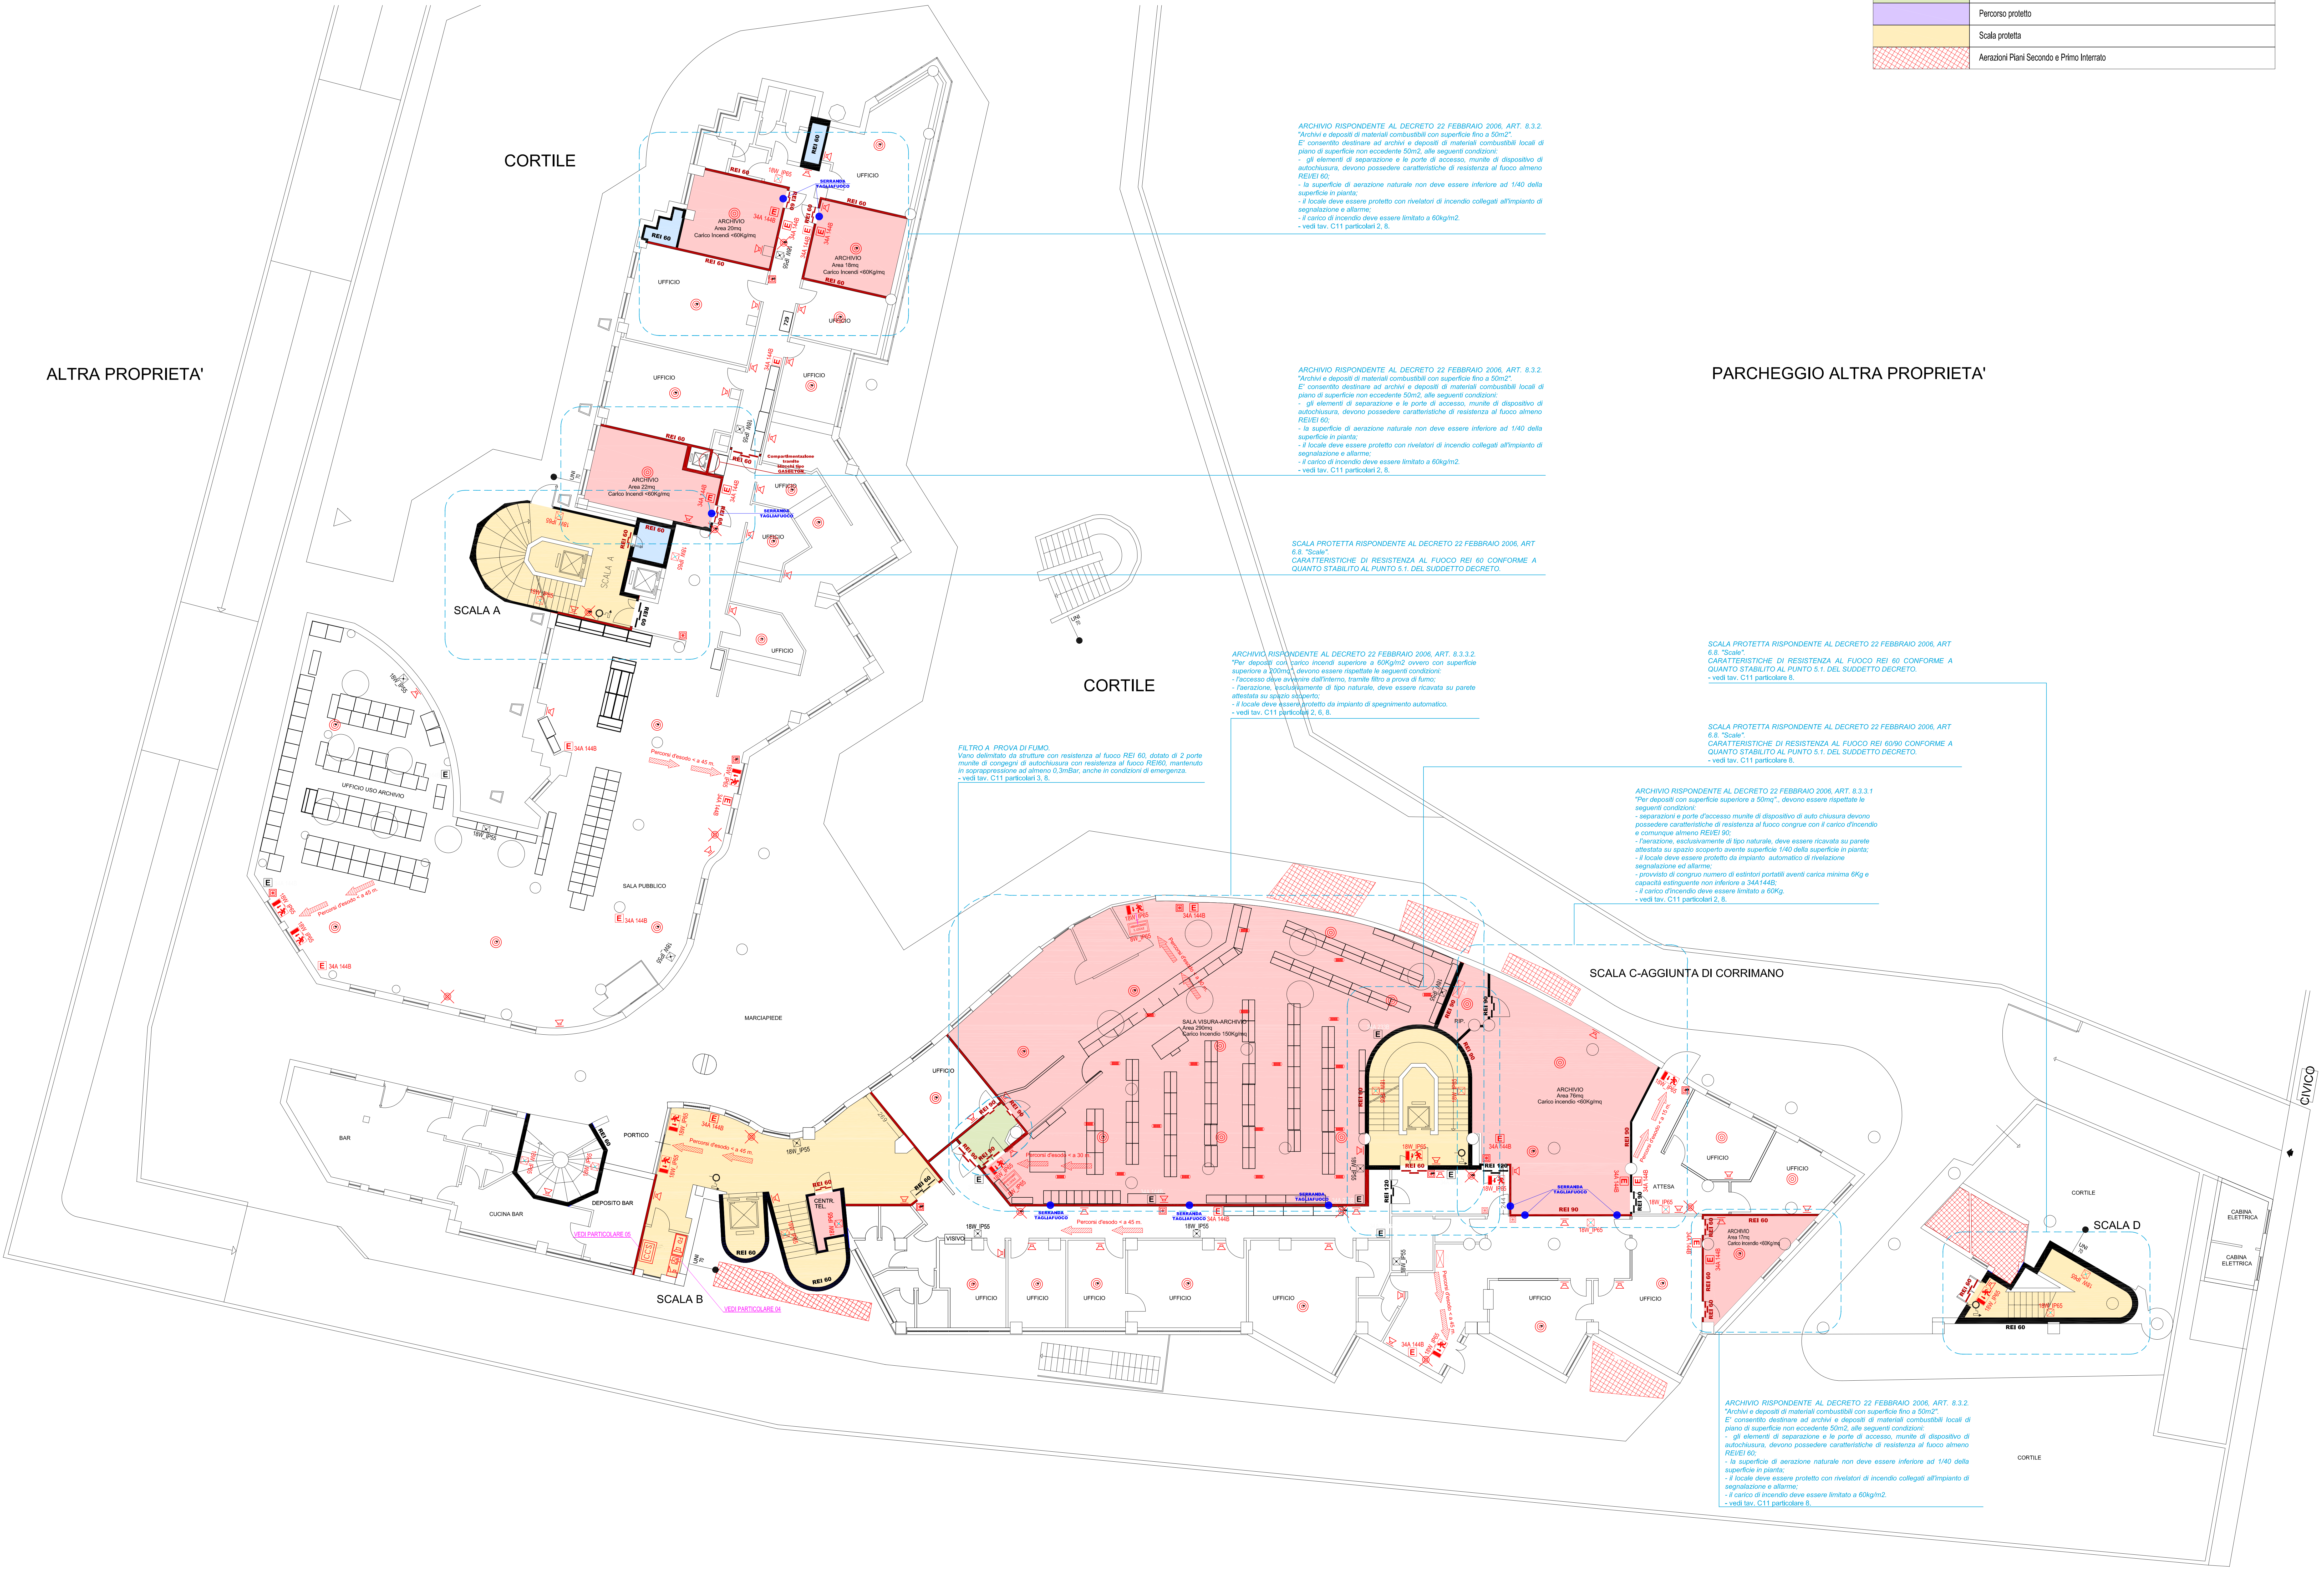

COMMITTENTE: AGENZIA DEL DEMANIO Direzione Centrale Manutenzione, Contratti e Beni Confiscati Edilizia Via Barberini, 38 - 00187 Roma	
COMUNE	63100 ASCOLI PICENO (AP)
UBICAZIONE	VIA LUIGI MARINI, 15 / VIALE INDIPENDENZA
TITOLO DELL'OPERA	ADEGUAMENTO ANTINCENDIO
PROPRIETA'	F.I.P.
RIF. URBAN. E CATASTALI	
PRATICA EDILIZA	TIPO N. DEL
ELABORATO REDATTO DA: PERITO INDUSTRIALE CANDELLORI EMIDIO PROGETTAZIONE IMPIANTI TECNOLOGICI Via dell'Arone, 27 - 63074 SAN BENEDDETTO DEL TRONTO (AP) Tel./Fax 0735-753060 P.IVA 01420440446 E-mail: emidio@abc-service.it	
PROGETTO PRELIMINARE	
PROGETTO DEFINITIVO	
PROGETTO ESECUTIVO	
PROGETTO AS-SUILT	
TAVOLA RELATIVA A: IMPIANTO ANTINCENDIO PIANO TERRA (STATO MODIFICATO)	
DATA: 21 OTTOBRE 2011	SCALA 1:100
REVISIONI	COMMESSA N. 0513
01	FILE
02	
03	
04	IL COMMITTENTE
05	IL PROGETTISTA
06	IL COLLAUDATORE/APPALTATORE
07	
08	
09	
10	
11	
Documento di proprietà Candellori Per.Ind.Emidio - La ditta tutelera i propri diritti in sede civile e penale.	